


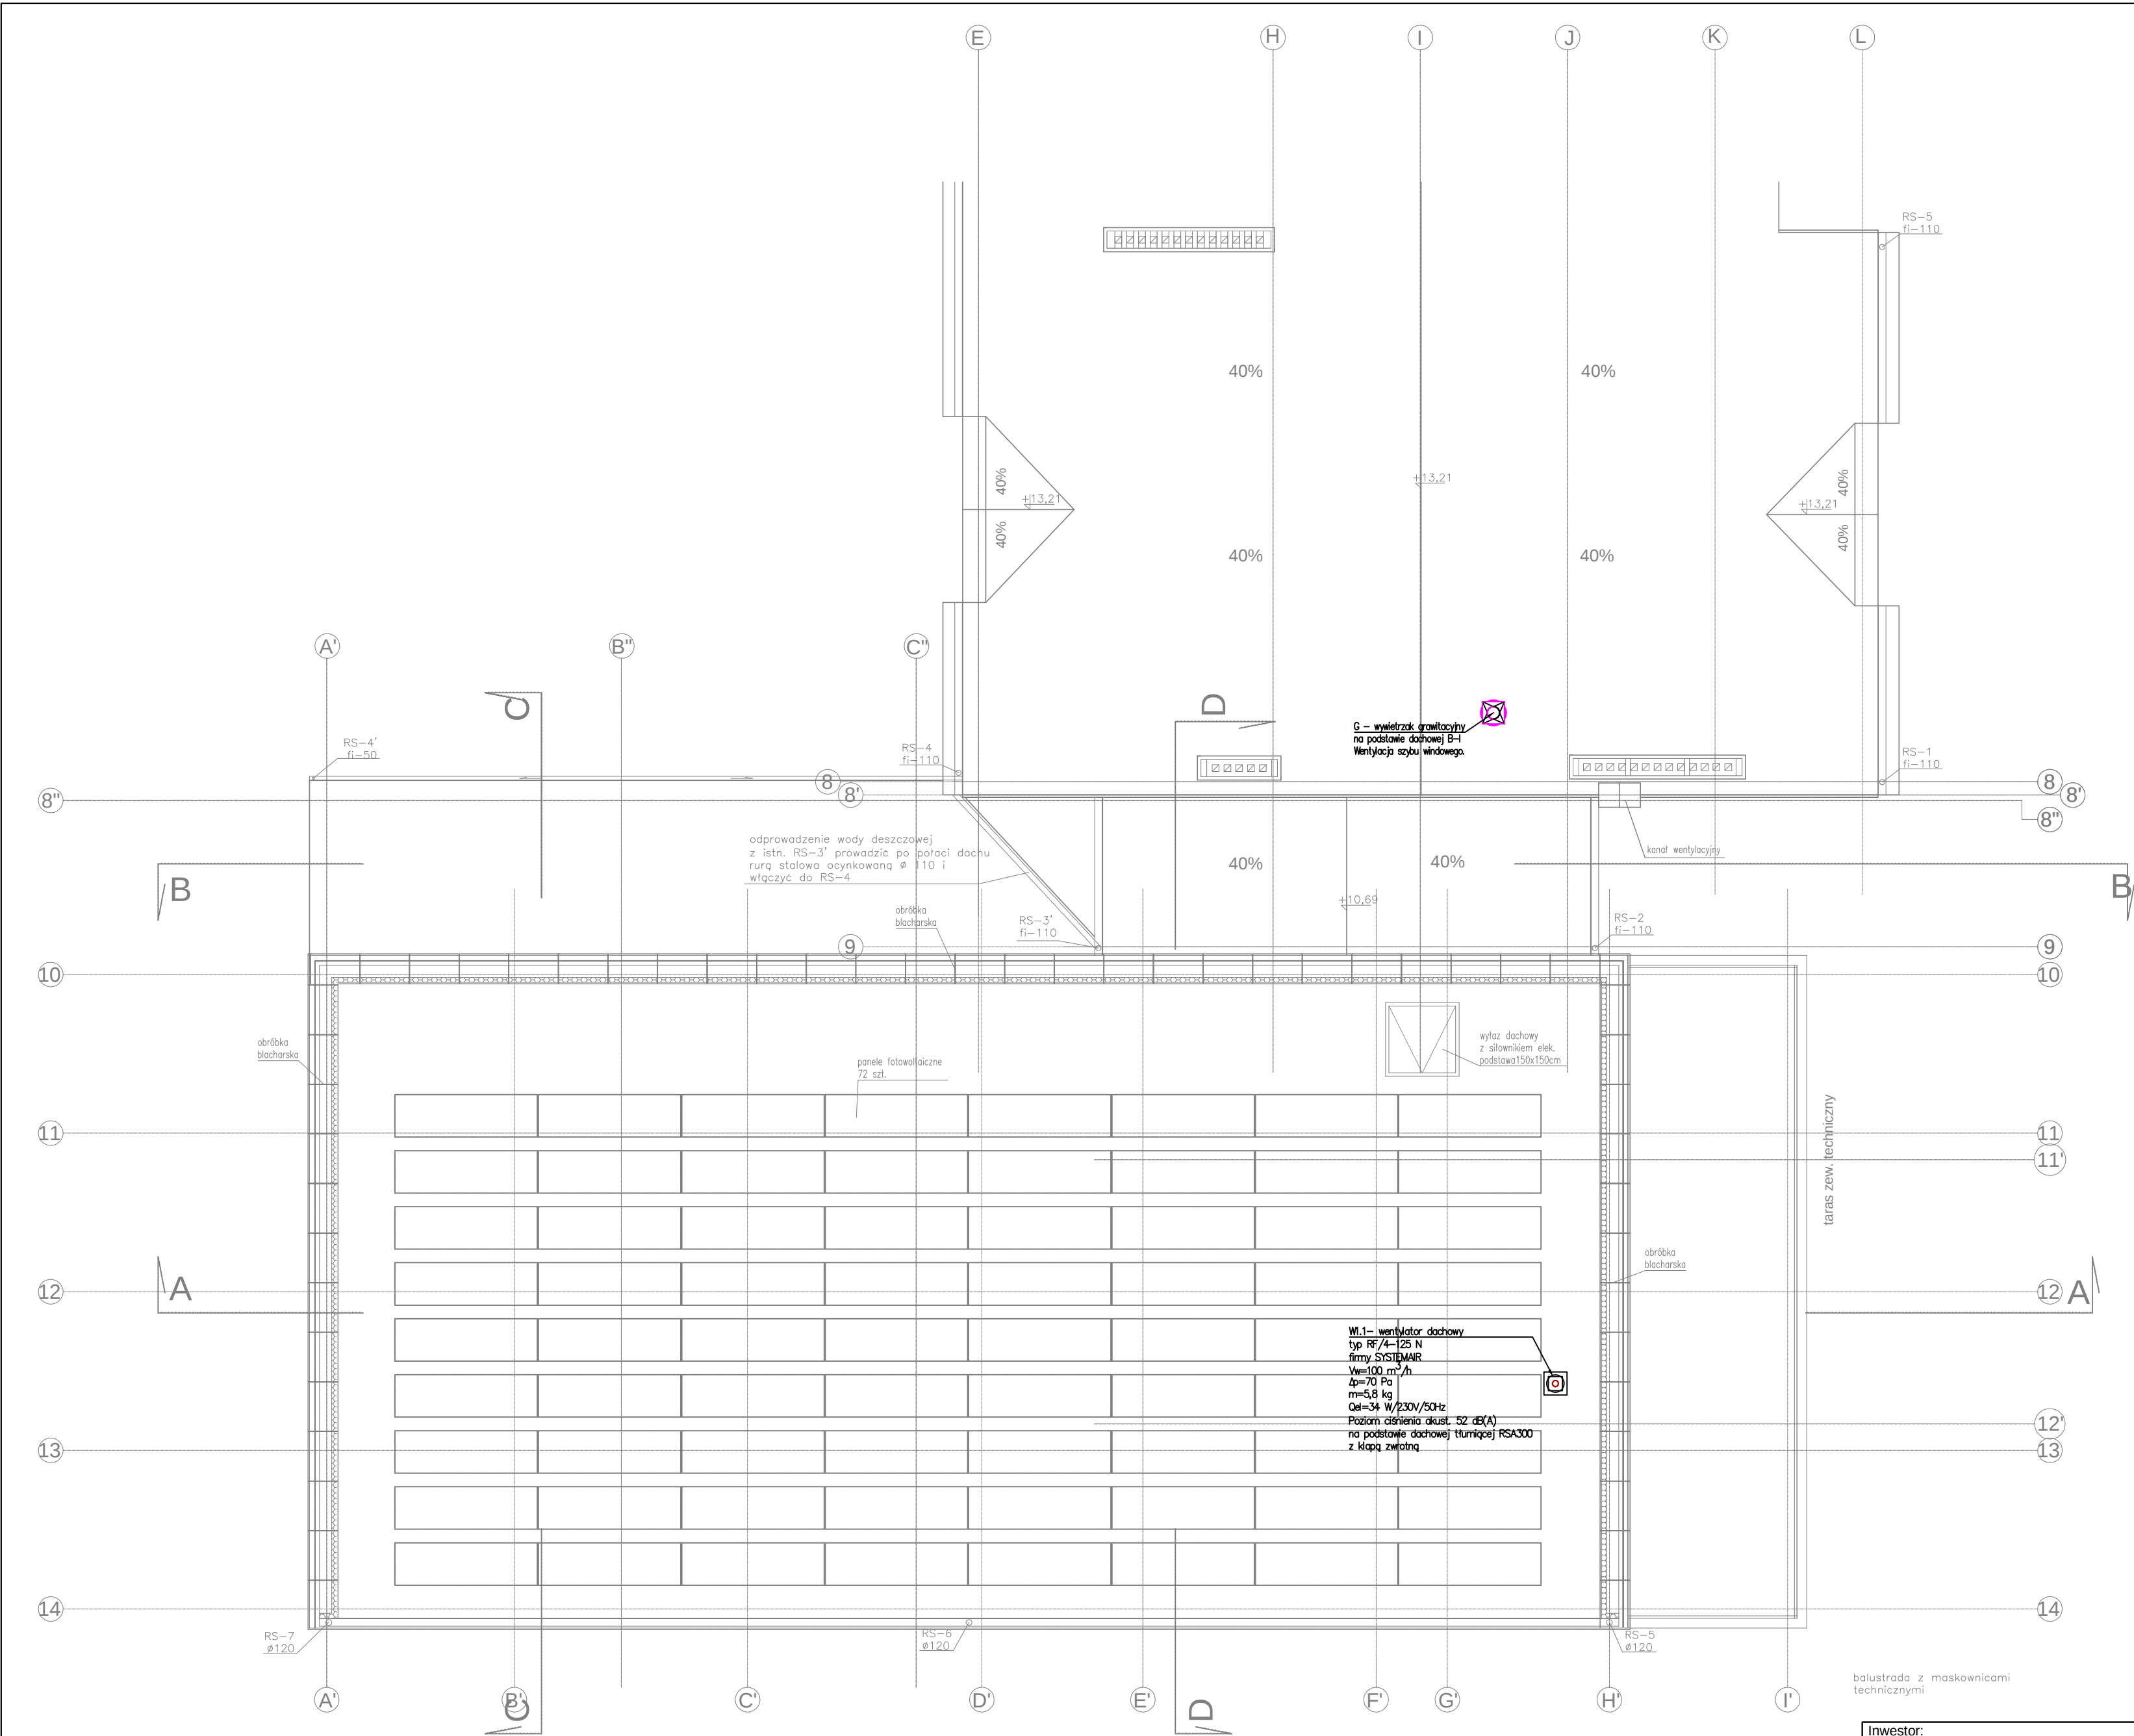

LEGENDA:

Przewody wentylacji nawiewnej

Przewody wentylacji wywiewnej

Nawiewnik sufitowy

Wywiewnik sufitowy

120 m³/h
250

Nawiewnik sufitowy
ze skrzynką rozprężną

90 m³/h
300

Wywiewnik sufitowy
ze skrzynką rozprężną

275 m³/h
525 x 125

210 m³/h
325 x 125

Kratka wentylacyjna
prostokątna - nawiewna/ wywiewna

1.1 Room: sala
Vn=220 m³/h
Vw=200 m³/h

Nazwa pomieszczenia
Vn - ilość powietrza nawiewanego
Vw - ilość powietrza wywiewanego

Drzwiowa kratka transferowa

Tłumik

Kłapa p. poż.

Inwestor: POWIAT PRZASNYSKI UL. ŚW. STANISŁWA KOSTKI 5 06-300 PRZASNYSZ		Jednostka projektowa: PROFIL STUDIO ARCHTEKTONICZNE REALIZACJA INWESTYCJI 44-100 Gliwice ul. Lipowa 12			
Temat projektu: „PRZEBUDOWA Z ROZBUDOWĄ (MODERNIZACJĄ) BUDYNKU SZKOŁY ROLNICZEJ DLA POTRZEB SZKOŁY MUZYCZNEJ I STOPNIA W PRZASNYSZU”- PROJEKT POD NAZWĄ „WZMOCNIENIE POTENCJAŁU KULTURALNEGO POWIATU PRZASNYSKIEGO POPRZECZ DOSTOSOWANIE ISTNIEJĄCEGO OBIEKTU SZKOŁY ROLNICZEJ DO NOWYCH FUNKCJI KULTURALNYCH POWIATU, W TYM SZKOŁY MUZYCZNEJ I STOPNIA W PRZASNYSZU”		Projektował: mgr inż. Mirosław Wyderka upr. bud. SLK/2776/PWOS/09	Specjalność: Sanitarna	Podpis:	05.2016
Nazwa rysunku: RZUT DACHU - INSTALACJA WENTYLACJI I KLIMATYZACJI		Sprawił: mgr inż. Lidia Wyderka upr. bud. SLK/4943/PQOS/13	Specjalność: Sanitarna	Podpis:	
Opracował: mgr inż. Ewelina Kowol		stadium PB	nr rys. S-13	Skala: 1:100	
				Rew.: 0	

A2