


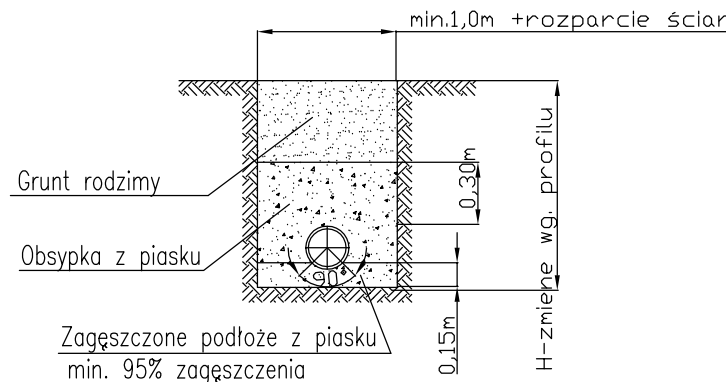

Uwzględniono uzbrojenie podziemne wykazane na mapie sytuacyjno-wysokościowej. Nie wyklucza się istnienia w terenie innych urządzeń podziemnych, które nie zostały zgłoszone do inwentaryzacji lub o których brak informacji w instytucjach branżowych.

Objekt:
HALA SPORTOWA Z PŁYTĄ STUCZNEGO ŁODOWNIKA Z PRZEWIĄŻĄ
PRZET. ZEŚWIEŻE SIŁOZ. POMIATOWYCH W PRZEWIĄŻY

Inwestor:
POMIAT PRZYSZYSKI
UL. ŚW. ST. KOSTKI 5
06-300 PRZYSZYSZ

Treść rysunku:
PROFIL PODŁUŻNY PRZYŁĄCZA
KANALIZACJI DESZCZOWEJ

ARCHITEKTONICZNE
PRZEDSIĘBIORSTWO
USŁUGOWO - HANDLOWO - BUDOWNICZWA
AUTORSKA PRACOWNIA PROJEKTOWA HANECKI UL. WIELKOPIE 11B 31-074 KRAKÓW TEL. 74225437

FUNKCJA	NAZWIŚKO	NR UPRAW.	SPECJALNOŚĆ	Podpis	Stadium
Gen. projektant	mgr inż. H. HANECKI		Architektura		PROJEKT WYKONAWCZY
Projektant	mgr inż. J. MULLER	MAP/0236/P005/05	Instalacje		
Współpraca	mgr inż. K. NOGIEC		Instalacje		
Sprawdzający	mgr inż. J. ZUBIA	MAP/0159/PW05/04	Instalacje		

AS

Stadium
PROJEKT WYKONAWCZY

Data
GRUDZIEŃ 2017

Skala
1:100/500

Nr rysunku
S-14