


RZUT I PIĘTRA

SKALA 1:100

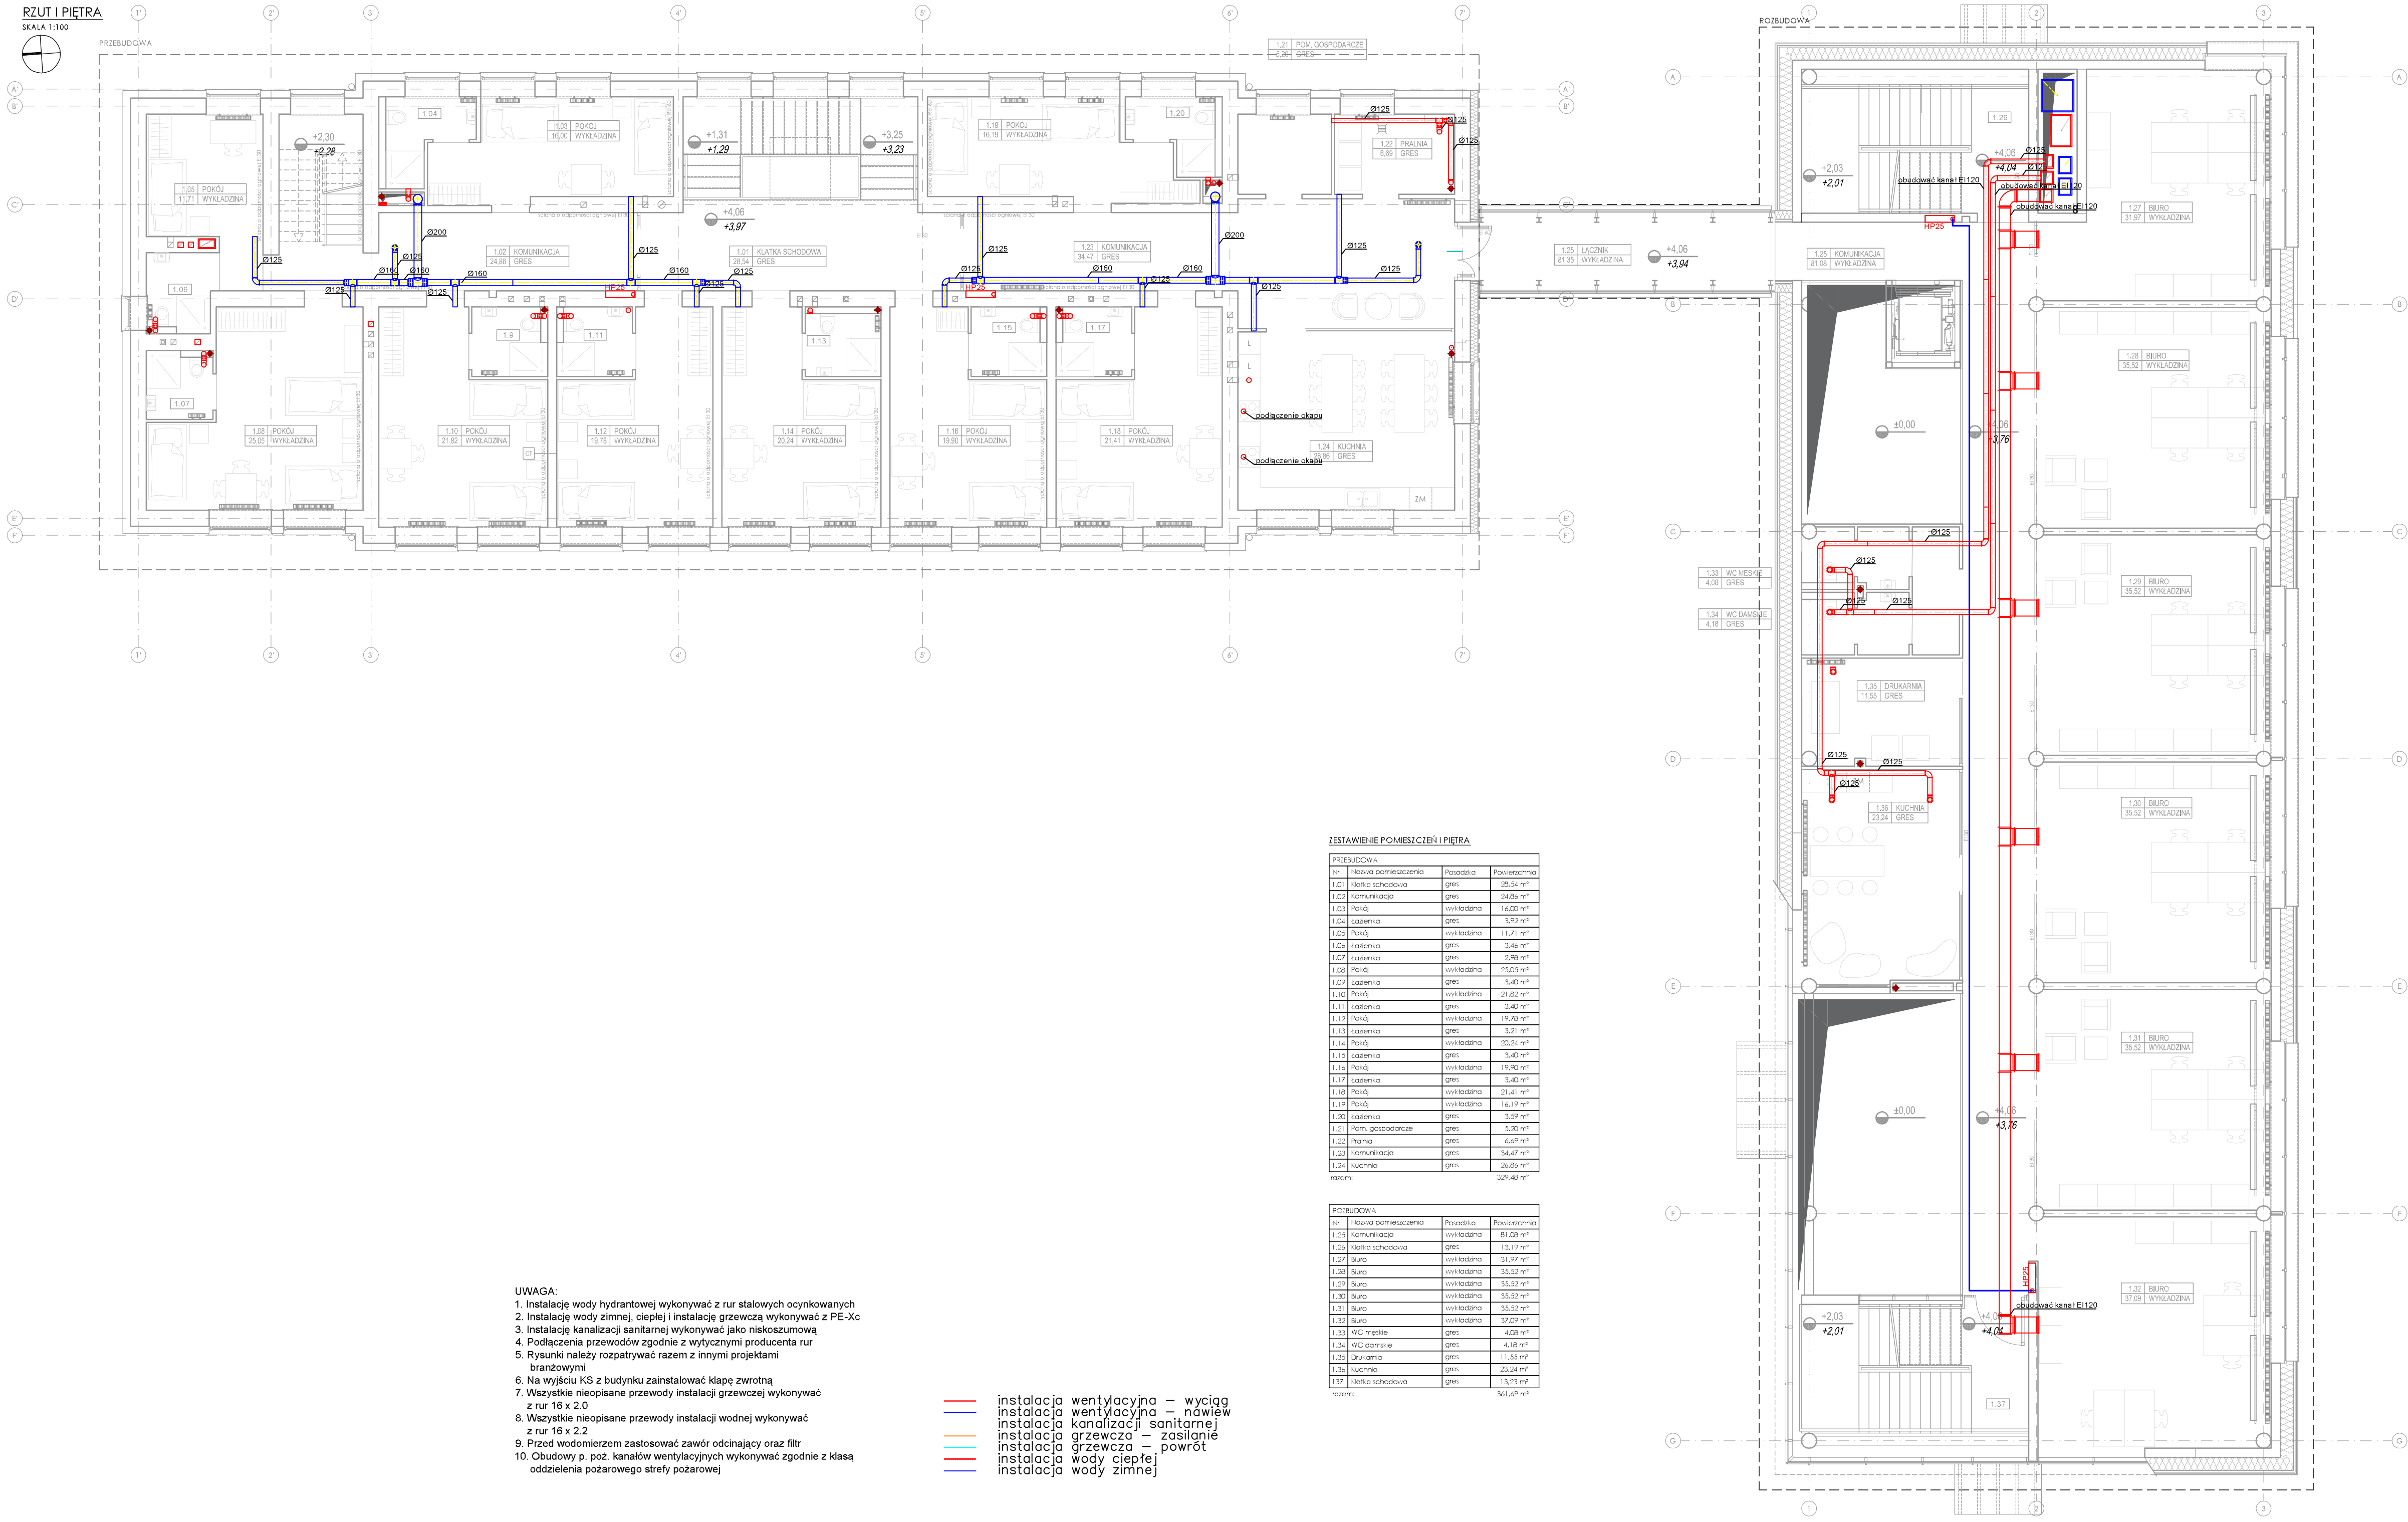

ZESTAWIENIE POMIESZCZEŃ I PIĘTRA

PRZEBUDOWA			
Nr	Nazwa pomieszczenia	Powierzchnia	Powierzchnia
1.01	Klatka schodowa	gres	38,54 m ²
1.02	Komunikacja	gres	34,86 m ²
1.03	Pokój	wykładzina	16,00 m ²
1.04	Łazienka	gres	3,92 m ²
1.05	Pokój	wykładzina	11,71 m ²
1.06	Łazienka	gres	3,46 m ²
1.07	Łazienka	gres	2,98 m ²
1.08	Pokój	wykładzina	25,03 m ²
1.09	Łazienka	gres	3,40 m ²
1.10	Pokój	wykładzina	21,80 m ²
1.11	Łazienka	gres	3,40 m ²
1.12	Pokój	wykładzina	19,78 m ²
1.13	Łazienka	gres	3,21 m ²
1.14	Pokój	wykładzina	20,24 m ²
1.15	Łazienka	gres	3,40 m ²
1.16	Pokój	wykładzina	19,90 m ²
1.17	Łazienka	gres	3,40 m ²
1.18	Pokój	wykładzina	21,41 m ²
1.19	Pokój	wykładzina	16,19 m ²
1.20	Łazienka	gres	3,39 m ²
1.21	Pom. gospodarcze	gres	5,30 m ²
1.22	Pralnia	gres	6,69 m ²
1.23	Komunikacja	gres	34,47 m ²
1.24	Kuchnia	gres	26,86 m ²
razem:			329,48 m ²

ROZBUDOWA			
Nr	Nazwa pomieszczenia	Powierzchnia	Powierzchnia
1.25	Komunikacja	wykładzina	81,08 m ²
1.26	Klatka schodowa	gres	13,19 m ²
1.27	Biuro	wykładzina	31,99 m ²
1.28	Biuro	wykładzina	35,52 m ²
1.29	Biuro	wykładzina	35,52 m ²
1.30	Biuro	wykładzina	35,52 m ²
1.31	Biuro	wykładzina	35,52 m ²
1.32	Biuro	wykładzina	39,09 m ²
1.33	WC męskie	gres	4,08 m ²
1.34	WC damskie	gres	4,18 m ²
1.35	Drukarnia	gres	11,55 m ²
1.36	Kuchnia	gres	23,24 m ²
1.37	Klatka schodowa	gres	13,03 m ²
razem:			361,69 m ²

UWAGA:

- Instalację wody hydrantowej wykonywać z rur stalowych ocynkowanych
- Instalację wody zimnej, ciepłej i instalację grzewczą wykonywać z PE-Xc
- Instalację kanalizacji sanitarnej wykonywać jako niskoszumową
- Podłączenia przewodów zgodnie z wytycznymi producenta rur
- Rysunki należy rozpatrywać razem z innymi projektami branżowymi
- Na wyjściu KS z budynku zainstalować kłapę zwrotną
- Wszystkie nieopisane przewody instalacji grzewczej wykonywać z rur 16 x 2,0
- Wszystkie nieopisane przewody instalacji wodnej wykonywać z rur 16 x 2,2
- Przed wodomierzem zastosować zawór odcinający oraz filtr
- Obudowy p. poz. kanałów wentylacyjnych wykonywać zgodnie z klasą oddzielenia pożarowego strefy pożarowej

- instalacja wentylacyjna – wyciąg
- instalacja wentylacyjna – nawiew
- instalacja kanalizacji sanitarnej
- instalacja grzewcza – zasilanie
- instalacja grzewcza – powrót
- instalacja wody ciepłej
- instalacja wody zimnej

UWAGI:
-WYKONAWCA ZOBOWIĄZANY JEST DOKŁADNIE ZAPOZNAĆ SIĘ Z PROJEKTEM I WARUNKAMI ISTNIEJĄCYMI NA PLACU BUDOWY A TAKŻE SPRAWDZIĆ WYMIARY NA BUDOWIE I PRZEKAZAĆ INFORMACJE O ROZBIEŻNOŚCIACH JEDNOSTCE PROJEKTOWEJ,
-WSZYSTKIE ROBOTY MAJĄ BYĆ WYKONANE ZGODNIE Z WYMAGANIAMI OKREŚLONYMI PRZEZ PRAWO BUDOWLANE I WSZELKIE UWARUNKOWANIA PRAWNE I TECHNICZNE DOTYCZĄCE SZTUKI BUDOWLANEJ,
-RYSUNKI NALEŻY ROZPATRYWAĆ ŁĄCZNIE Z CZĘŚCIĄ OPISOWĄ DOKUMENTACJI ARCHITEKTONICZNEJ ORAZ Z OPRACOWANAMI BRANŻOWYMI (RYSUNKAMI, OBLICZENIAMI, OPISAMI),
-WSZELKIE ZASTOSOWANIE ROZWIĄZAŃ I MATERIAŁY WINNY MIEĆ WYMAGANE CERTYFIKATY I APROBATY DOPUSZCZAJĄCE DO STOSOWANIA W BUDOWNICTWIE W TYM ITB I STRAŻY POŻARNEJ.
-WSZYSTKIE WYMIARY SPRAWDZIĆ NA BUDOWIE



PROJEKT BUDOWLANY

PROJEKTANT: mgr inż. Jan Walewski

upr.bud.nr POM/0249/PBS/15

SPRAWDZAJĄCY: mgr inż. Andrzej Markiewicz

upr.bud.nr POM/0699/PWOS/07

OPRACOWAŁ: inż. Kamil Pieper

OBJEKT: ROZBUDOWA, PRZEBUDOWA WRAZ ZE ZMIANĄ SPOSOBU UŻYTKOWANIA BUDYNKU BYŁEJ SZKOŁY PRZEZNACZONEGO NA "EDUKACYJNY INKUBATOR PRZEDSIĘWZIĘCZOŚCI W ZDZIWOJU NOWYM I ZDZIWOJU STARYM" JAKO SPOŚÓB NA REWITALIZACJĘ TERENÓW WYSIEDLANYCH PRZEZ NIEMIECKIEGO OKUPANTA W CZASIE II WOJNY ŚWIATOWEJ

LOKALIZACJA: dz. nr 129/4, 130; obr. 0051 Zdziwój Nowy

dz. nr 10; obr. 0052 Zdziwój Stary

gm. Chorzelo, powiat Przysnyski

PRZEDMIOT RYSUNKU: Rzut piętra 1 – instalacje sanitarne podstrappowe

BRANŻA: SANITARNA

SKALA: 1:100

DATA: maj 2017

NR RYSUNKU: S.13