


RZUT II PIĘTRA

SKALA 1:100

PRZEBUDOWA

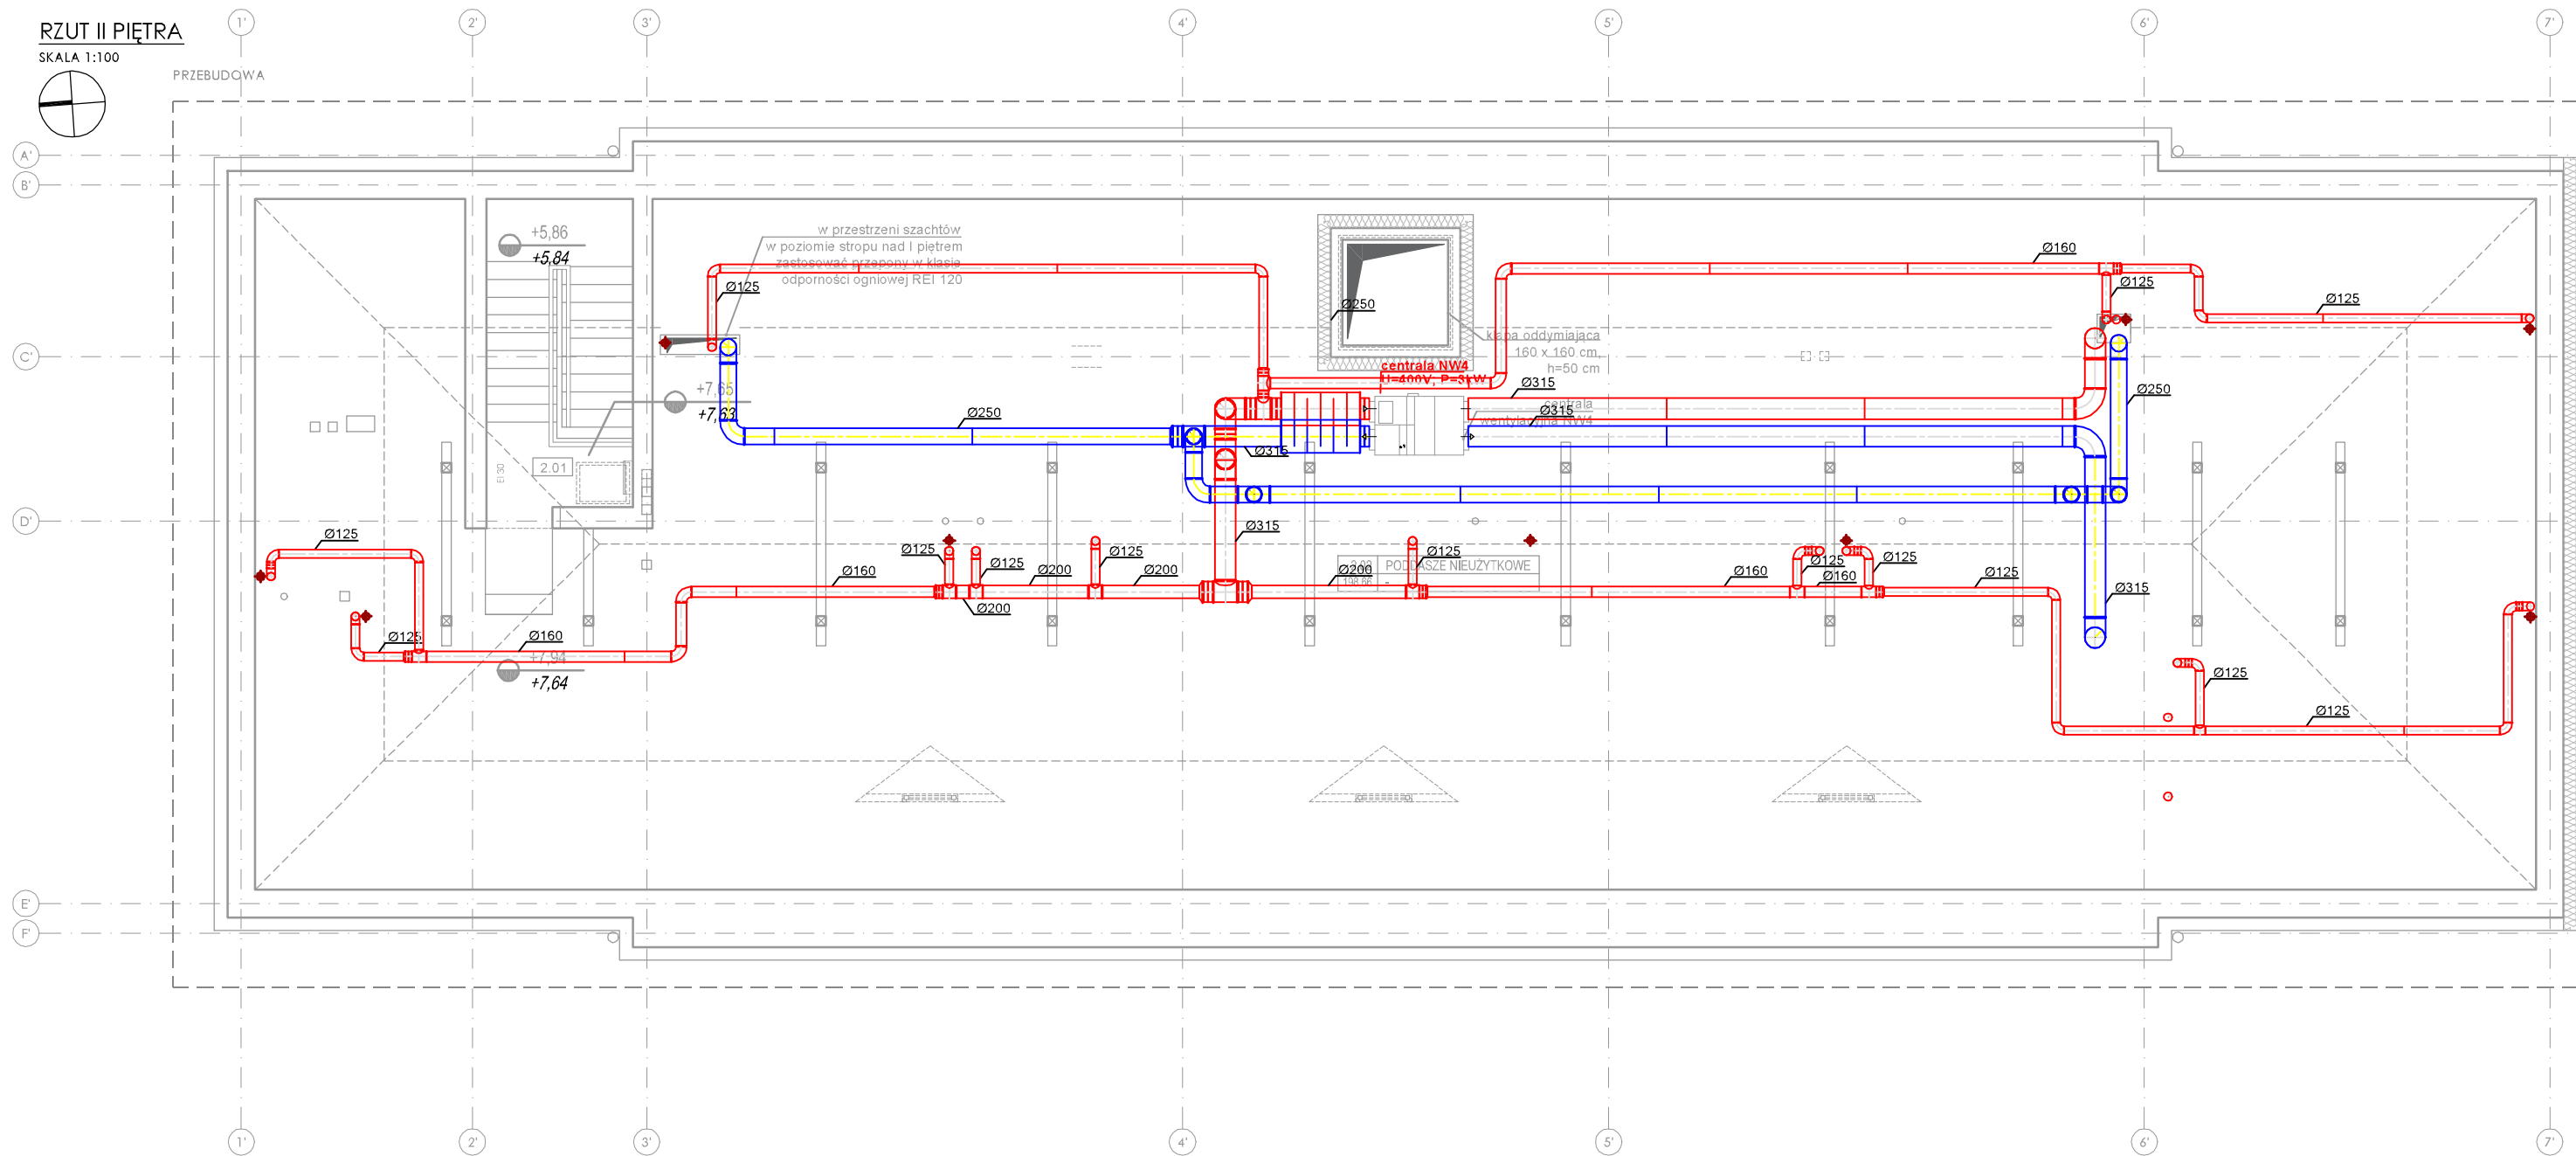

ZESTAWIENIE POMIĘSZCZEŃ II PIĘTRA


Nr	Nazwa pomieszczenia	Powłoka	Powierzchnia
2.01	Komunikacja	gres	6,03 m ²
2.02	Podłazie nieużytkowe	warstwa węża mineralnego	178,66 m ²
razem:			284,71 m ²

Nr	Nazwa pomieszczenia	Powłoka	Powierzchnia
2.03	Komunikacja	wykładzina	78,43 m ²
2.04	Klatka schodowa	gres	15,37 m ²
2.05	Sekretariat	wykładzina	18,05 m ²
2.06	Administracja	wykładzina	18,15 m ²
2.07	Biuro	wykładzina	35,52 m ²
2.08	Biuro	wykładzina	35,52 m ²
2.09	Biuro	wykładzina	35,52 m ²
2.10	Biuro	wykładzina	35,52 m ²
2.11	Biuro	wykładzina	35,52 m ²
2.12	Klatka schodowa	gres	15,34 m ²
2.13	WC męskie	gres	10,60 m ²
2.14	WC niepełnosprawni	gres	4,18 m ²
2.15	Pom. porządkowe	gres	3,33 m ²
2.16	WC damskie	gres	10,60 m ²
razem:			347,90 m ²

UWAGA:

- Instalacje wody hydrantowej wykonywać z rur stalowych ocynkowanych
- Instalacje wody zimnej, ciepłej i instalacje grzewczej wykonywać z PE-Xc
- Instalacje kanalizacji sanitarnej wykonywać jako niskosumowa
- Podłączenia przewodów zgodnie z wytycznymi producenta rur
- Rysunki należy rozpatrywać razem z innymi projektami branżowymi
- Na wyjściu KS z budynku zainstalować kłapę zwrotną
- Wszystkie nieopisane przewody instalacji grzewczej wykonywać z rur 16 x 2,0
- Wszystkie nieopisane przewody instalacji wodnej wykonywać z rur 16 x 2,2
- Przed wodomierzem zastosować zawór odcinający oraz filtr
- Obudowy p. poz. kanałów wentylacyjnych wykonywać zgodnie z klasą oddzielenia pożarowego strefy pożarowej

- instalacja wentylacyjna – wyciąg
- instalacja wentylacyjna – nawiew
- instalacja kanalizacji sanitarnej
- instalacja grzewcza – zasilanie
- instalacja grzewcza – powrót
- instalacja wody ciepłej
- instalacja wody zimnej

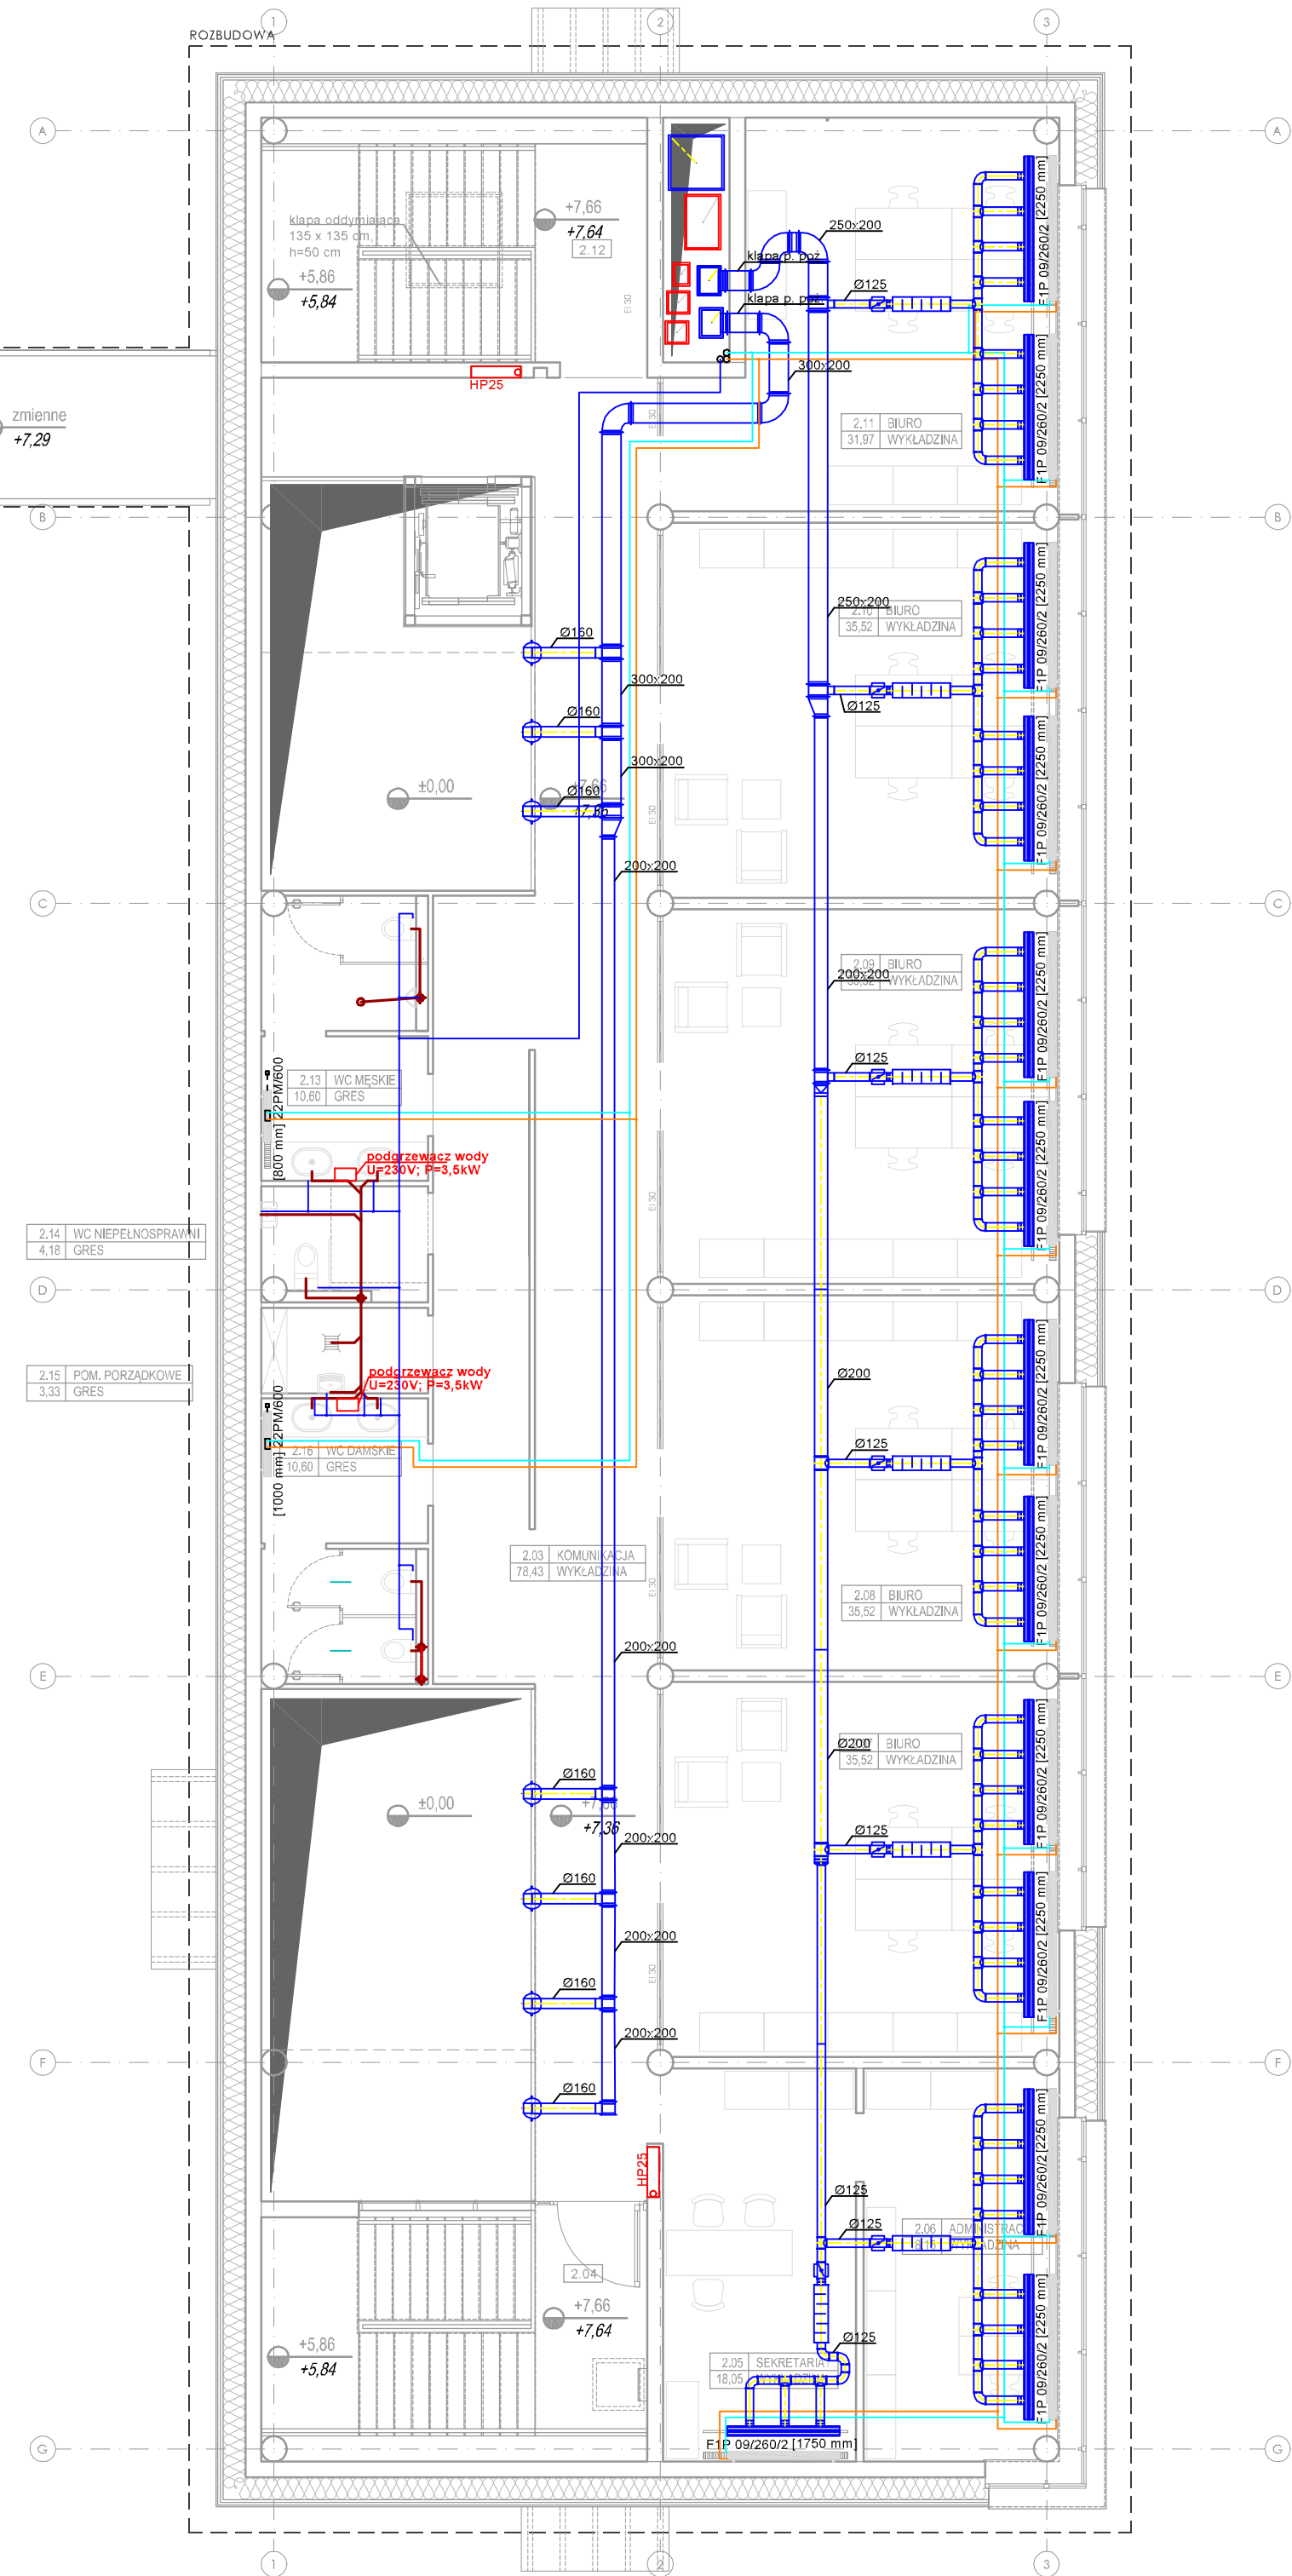

UWAGI:
-WYKONAWCA ZOBOWIĄZANY JEST DOKŁADNIE ZAPOZNAĆ SIĘ Z PROJEKTEM I WARUNKAMI ISTNIEJĄCYMI NA PLACU BUDOWY A TAKŻE SPRAWDZIĆ WYMIARY NA BUDOWIE I PRZEKAZAĆ INFORMACJE O ROZBIEŻNOŚCIACH JEDNOSTCE PROJEKTOWEJ,
-WSZYSTKIE ROBOTY MAJĄ BYĆ WYKONANE ZGODNIE Z WYMAGANIAMI OKREŚLONYMI PRZÉZ PRAWO BUDOWLANE I WSZELKIE UMÓWNIENIA PRAWNE I TECHNICZNE DOTYCZĄCE SZTUKI BUDOWLANEJ,
-RYSUNKI NALEŻY ROZPATRYWAĆ ŁĄCZNIE Z CZĘŚCIĄ OPISOWĄ DOKUMENTACJI ARCHITEKTONICZNEJ ORAZ Z OPRACOWANIAM I BRANŻOWYMI (RYSUNKAMI, OBLICZENIAMI, OPISAMI),
-WSZELKIE ZASTOSOWANIE ROZWIĄZAŃ I MATERIAŁY WINNY MIEĆ WYMAGANE CERTYFIKATY I APROBATY DOPUSZCZAJĄCE DO STOSOWANIA W BUDOWNICTWIE W TYM ITB I STRAŻY POŻARNEJ.
-WSZYSTKIE WYMIARY SPRAWDZIĆ NA BUDOWIE

PROJEKT
BUDOWLANY

mgr inż. Jan Walewski
upr.bud.nr POM/0249/PBS/15

mgr inż. Andrzej Markiewicz
upr.bud.nr POM/0699/PWOS/07

inż. Kamil Pieper

ROZBUDOWA, PRZEBUDOWA WRAZ ZE ZMIANĄ SPOSOBU UŻYTKOWANIA BUDYNKU BYŁEJ SZKOŁY PRZENACZONEGO NA "EDUKACYJNY INKUBATOR PRZEDSIĘWZIĘCZÓŚCI W ZDZIWOJU WOJNYM I ZDZIWOJU STARYM" JAKO SPOŚÓB NA REWITALIZACJĘ TERENÓW WYSIDLANYCH PRZÉZ NIEMIECKIEGO OKUPANTA W CZASIE II WOJNY ŚWIATOWEJ

dz. nr 129/4, 130; obr. 0051 Zdziwów Nowy
dz. nr 10; obr. 0052 Zdziwów Stary
gm. Chorzela, powiat Przasnyski

Rzut piętra 2 – instalacje sanitarne posadzkowe

BRANŻA: SANITARNA SKALA: 1:100

DATA: maj 2017 NR RYSUNKU: S.14