 



RZUT II PIĘTRA

SKALA 1:100



PRZEBUDOWA

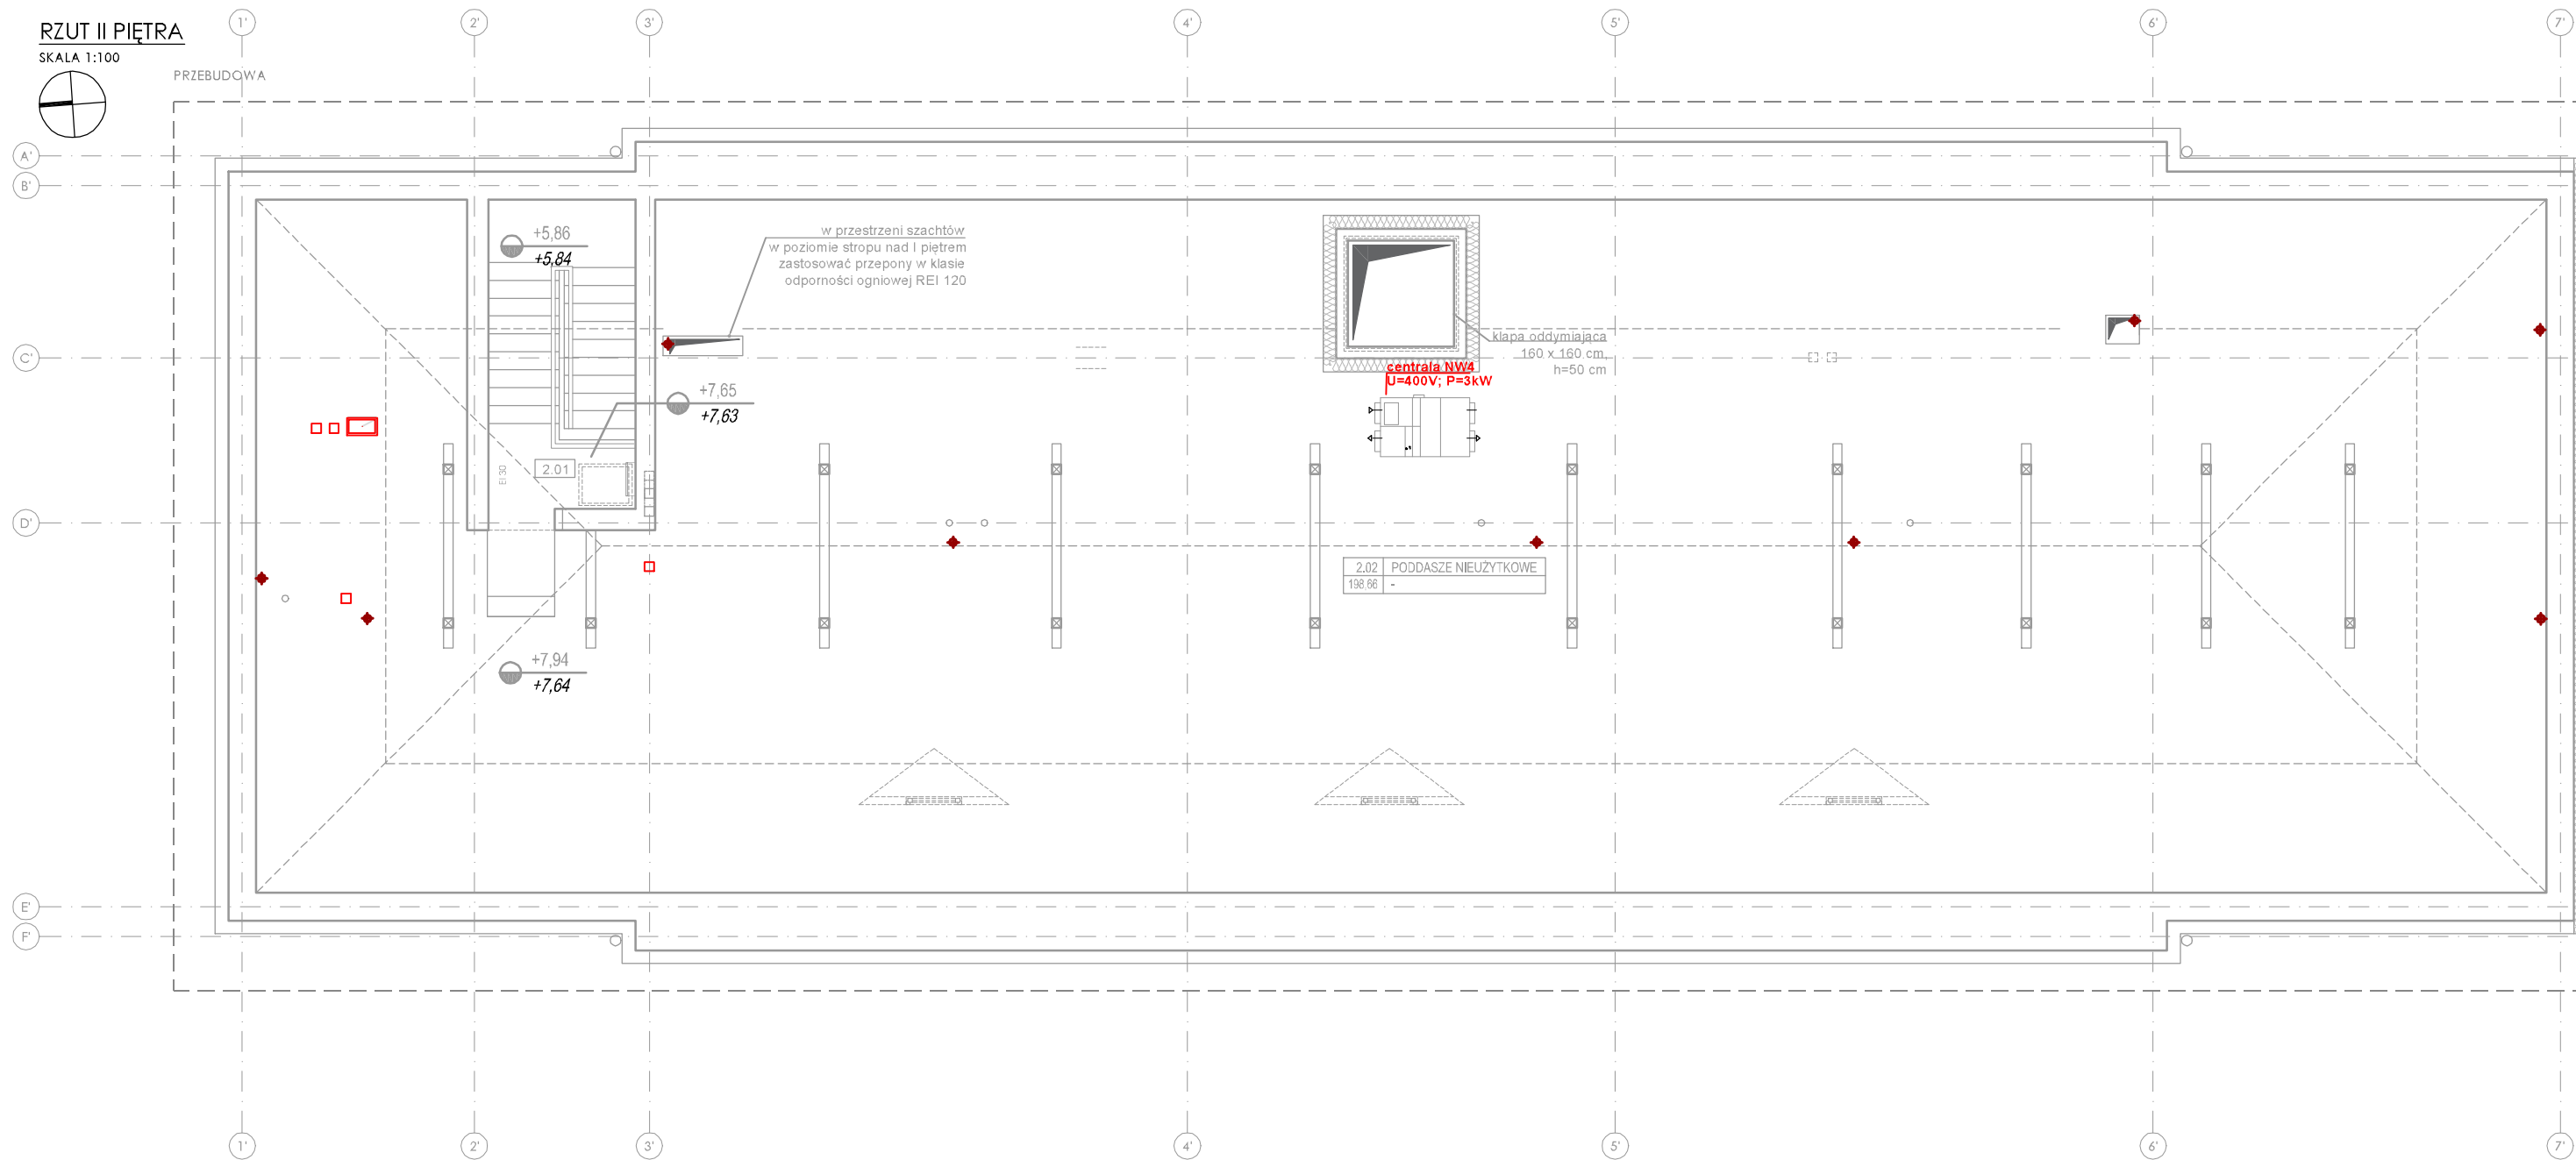

ZESTAWIENIE POMIĘSZCZEŃ II PIĘTRA


Nr	Nazwa pomieszczenia	Powłoka	Powierzchnia
2.01	Komunikacja	gres	6,03 m²
2.02	Poddasze nieużytkowe	włazła wolna mierzona	178,66 m²
razem:			284,71 m²

Nr	Nazwa pomieszczenia	Powłoka	Powierzchnia
2.03	Komunikacja	wykładzina	78,43 m²
2.04	Klatka schodowa	gres	15,37 m²
2.05	Sekretariat	wykładzina	18,05 m²
2.06	Administracja	wykładzina	18,15 m²
2.07	Biuro	wykładzina	35,52 m²
2.08	Biuro	wykładzina	35,52 m²
2.09	Biuro	wykładzina	35,52 m²
2.10	Biuro	wykładzina	35,52 m²
2.11	Biuro	wykładzina	35,52 m²
2.12	Klatka schodowa	gres	15,34 m²
2.13	WC męskie	gres	10,60 m²
2.14	WC niepełnosprawni	gres	4,18 m²
2.15	Pom. porządkowe	gres	3,33 m²
2.16	WC damskie	gres	10,60 m²
razem:			347,90 m²

UWAGA:

- Instalacje wody hydrantowej wykonywać z rur stalowych ocynkowanych
- Instalacje wody zimnej, ciepłej i instalacje grzewczą wykonywać z PE-Xc
- Instalacje kanalizacji sanitarnej wykonywać jako niskosumowa
- Podłączenia przewodów zgodnie z wytycznymi producenta rur
- Rysunki należy rozpatrywać razem z innymi projektami branżowymi
- Na wyjściu KS z budynku zainstalować klapę zwrotną
- Wszystkie nieopisane przewody instalacji grzewczej wykonywać z rur 16 x 2,0
- Wszystkie nieopisane przewody instalacji wodnej wykonywać z rur 16 x 2,2
- Przed wodomierzem zastosować zawór odcinający oraz filtr
- Obudowy p. poz. kanałów wentylacyjnych wykonywać zgodnie z klasą oddzielenia pożarowego strefy pożarowej

- instalacja wentylacyjna – wyciąg
- instalacja wentylacyjna – nawiew
- instalacja kanalizacji sanitarnej
- instalacja grzewcza – zasilanie
- instalacja grzewcza – powrót
- instalacja wody ciepłej
- instalacja wody zimnej

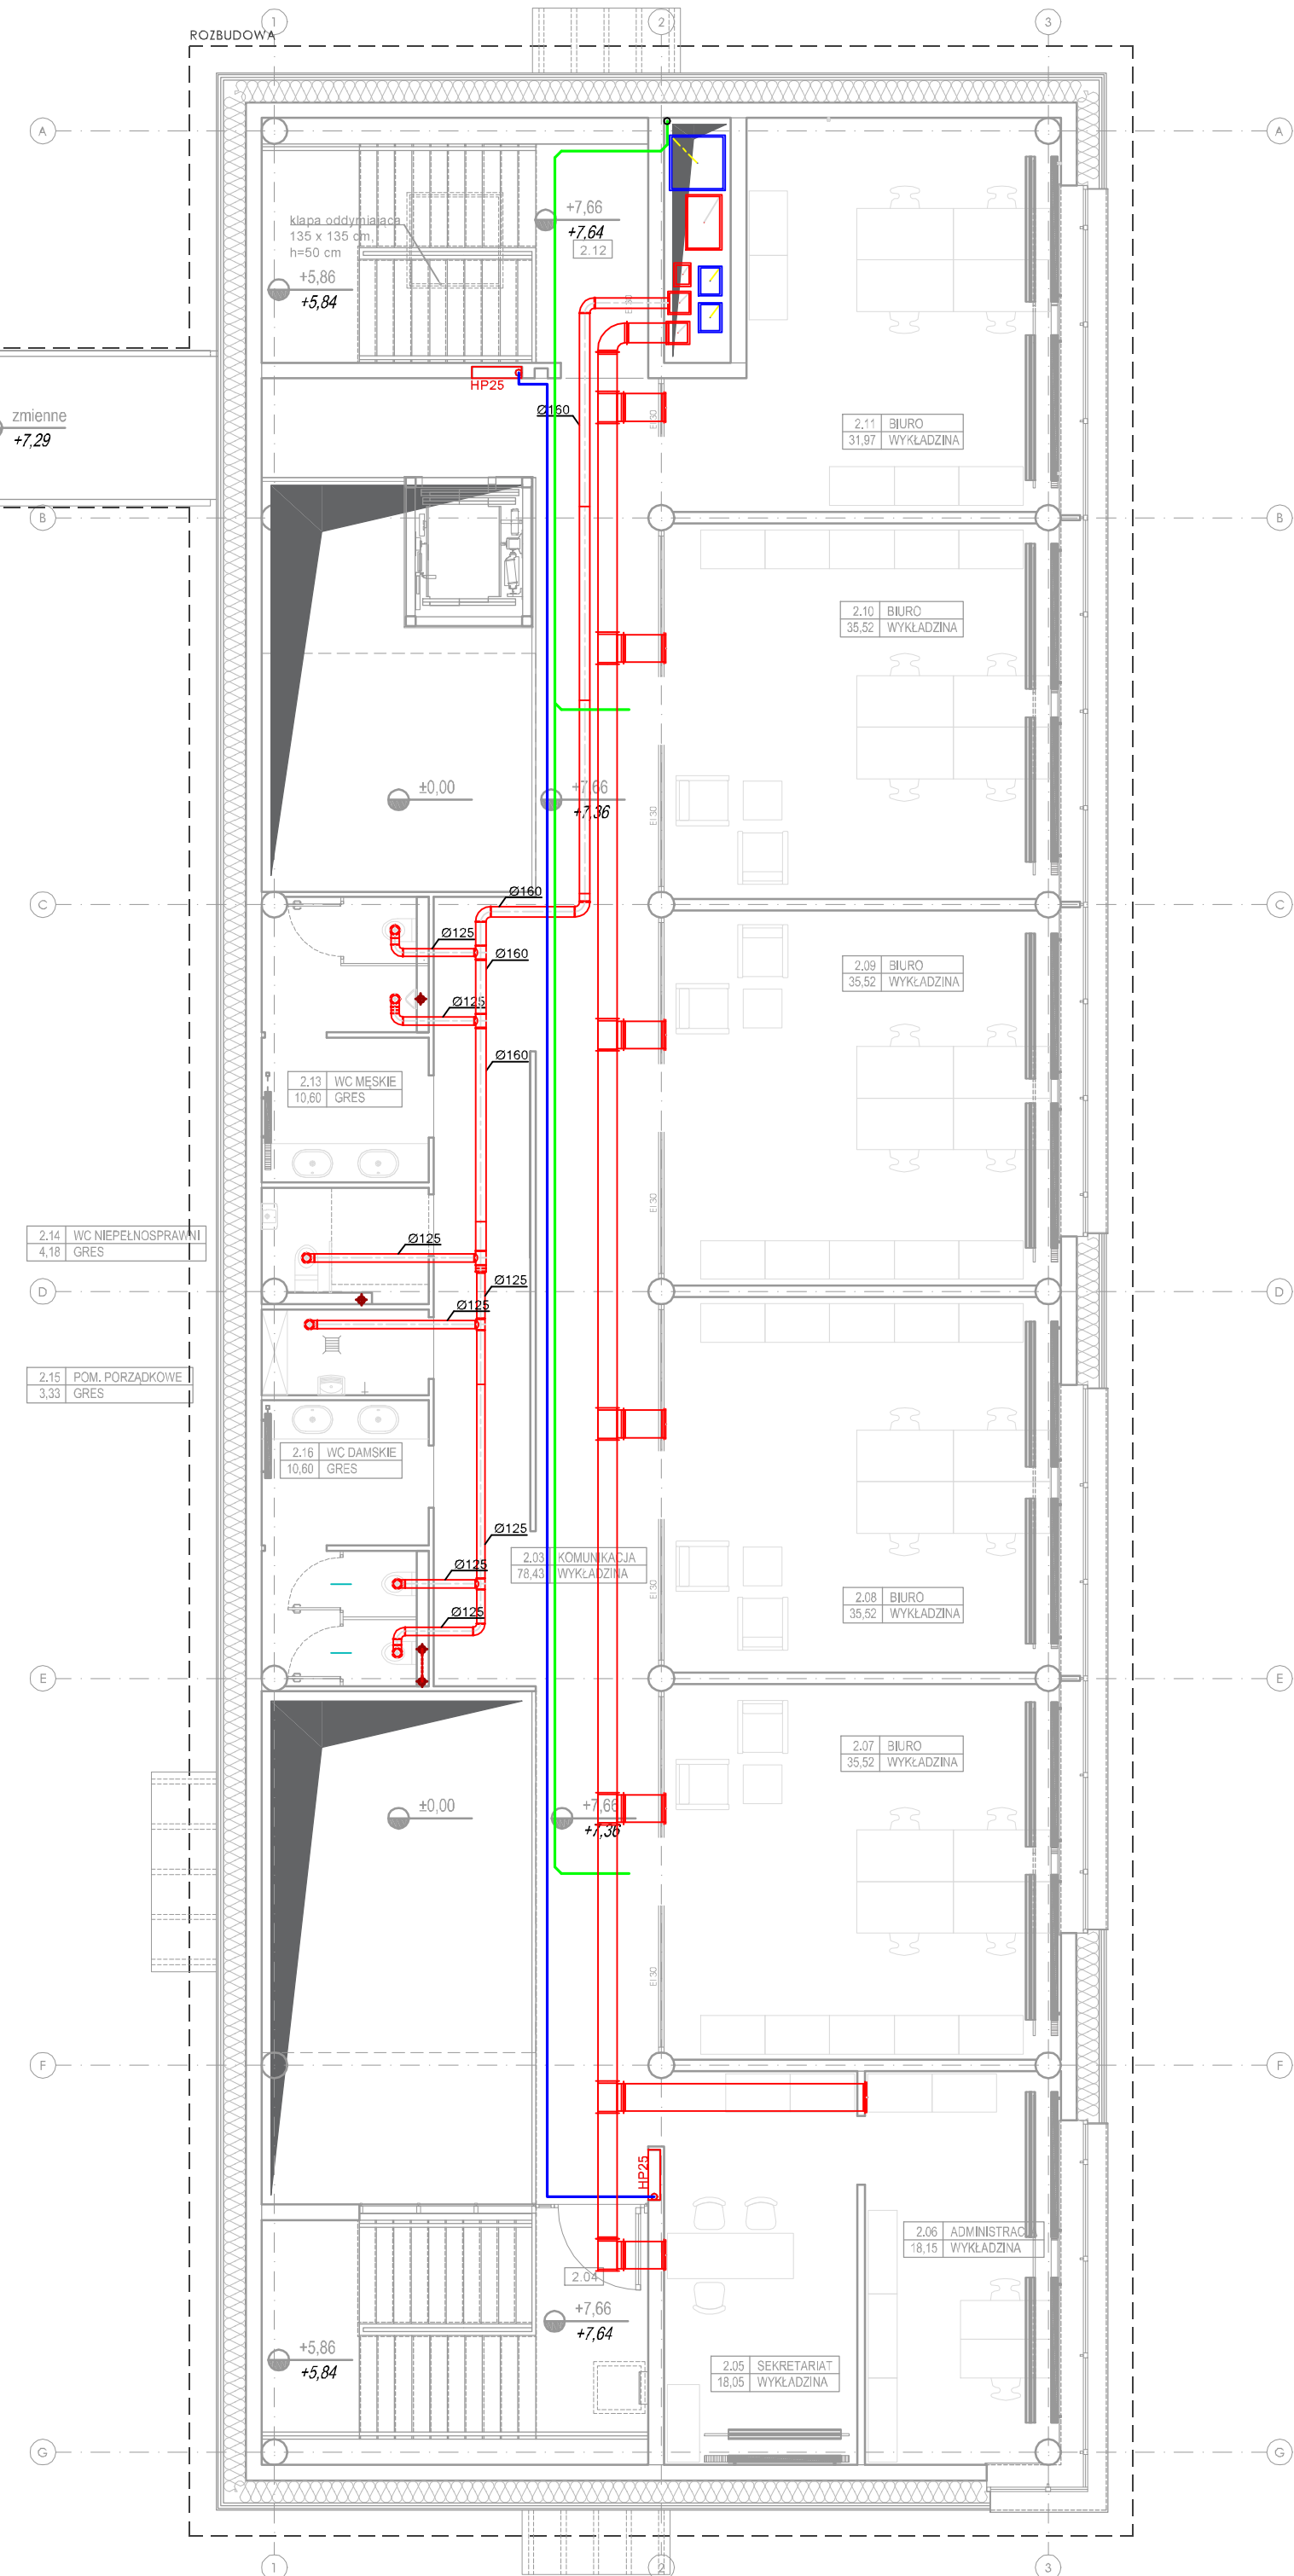

UWAGI:
-WYKONAWCA ZOBOWIĄZANY JEST DOKŁADNIE ZAPOZNAĆ SIĘ Z PROJEKTEM I WARUNKAMI ISTNIEJĄCYMI NA PLACU BUDOWY A TAKŻE SPRAWDZIĆ WYMIARY NA BUDOWIE I PRZEKAZAĆ INFORMACJE O ROZBIEŻNOŚCIACH JEDNOSTCE PROJEKTOWEJ,
-WSZYSTKIE ROBOTY MAJĄ BYĆ WYKONANE ZGODNIE Z WYMAGANAMI OKREŚLONYMI PRZEZ PRAWO BUDOWLANE I WSZELKIE UWARUNKOWANIA PRAWNE I TECHNICZNE DOTYCZĄCE SZTUKI BUDOWLANEJ,
-RYSUNKI NALEŻY ROZPATRYWAĆ ŁĄCZNIE Z CZĘŚCIĄ OPISOWĄ DOKUMENTACJI ARCHITEKTONICZNEJ ORAZ Z OPRACOWANIAM BRANŻOWYMI (RYSUNKAMI, OBLICZENIAMI, OPISAMI),
-WSZELKIE ZASTOSOWANIE ROZWIĄZANIA I MATERIAŁY WINNY MIEĆ WYMAGANE CERTYFIKATY I APROBATY DOPUSZCZAJĄCE DO STOSOWANIA W BUDOWNICTWIE, W TYM ITB I STRAŻY POŻARNEJ,
-WSZYSTKIE WYMIARY SPRAWDZIĆ NA BUDOWIE



PRACOWNIA ARCHITEKTONICZNA

PROJEKTANT:

mgr inż. Jan Walewski

upr.bud.nr POM/0249/PBS/15

SPRAWDZAJĄCY:

mgr inż. Andrzej Markiewicz

upr.bud.nr POM/0699/PWOS/07

OPRACOWAŁ:

inż. Kamil Pieper

OBIEKT:

ROZBUDOWA, PRZEBUDOWA WRAZ ZE ZMIANĄ SPOSOBU UŻYTKOWANIA BUDYNKU BYŁEJ SZKOŁY PRZEZNACZONEGO NA "EDUKACYJNY INKUBATOR PRZEDSIĘWZIĘCZOŚCI W ZDZIWOJU NOWYM I ZDZIWOJU STARYM" JAKO SPOŚÓB NA REWITALIZACJĘ TERENÓW WYSIEDLANYCH PRZEZ NIEMIECKIEGO OKUPANTA W CZASIE II WOJNY ŚWIATOWEJ

LOKALIZACJA:

dz. nr 129/4, 130; obr. 0051 Zdziwój Nowy

dz. nr 10; obr. 0052 Zdziwój Stary

gm. Chorzelo, powiat Przasnyski

PRZEDMIOT RYSUNKU:

Rzut piętra 2 – instalacje sanitarne podstrappowe

BRANŻA:

SANITARNA

SKALA:

1:100

DATA:

maj 2017

NR RYSUNKU:

S.15