



Zestawienie powierzchni użytkowej piwnicy			
l.p.	pomieszczenie	posadzka	m2
-1.1	klatka schodowa	plytki gresowe	7,49
-1.2	węzeł technologiczny	plytki gresowe	38,14
-1.3	komunikacja wewnętrzna	plytki gresowe	7,41
-1.4	piwnica	plytki gresowe	11,6
-1.5	piwnica	plytki gresowe	20,96
-1.6	rozdzielnia główna	plytki gresowe	10,04
-1.7	wodomierz	plytki gresowe	3,05
Razem			98,69

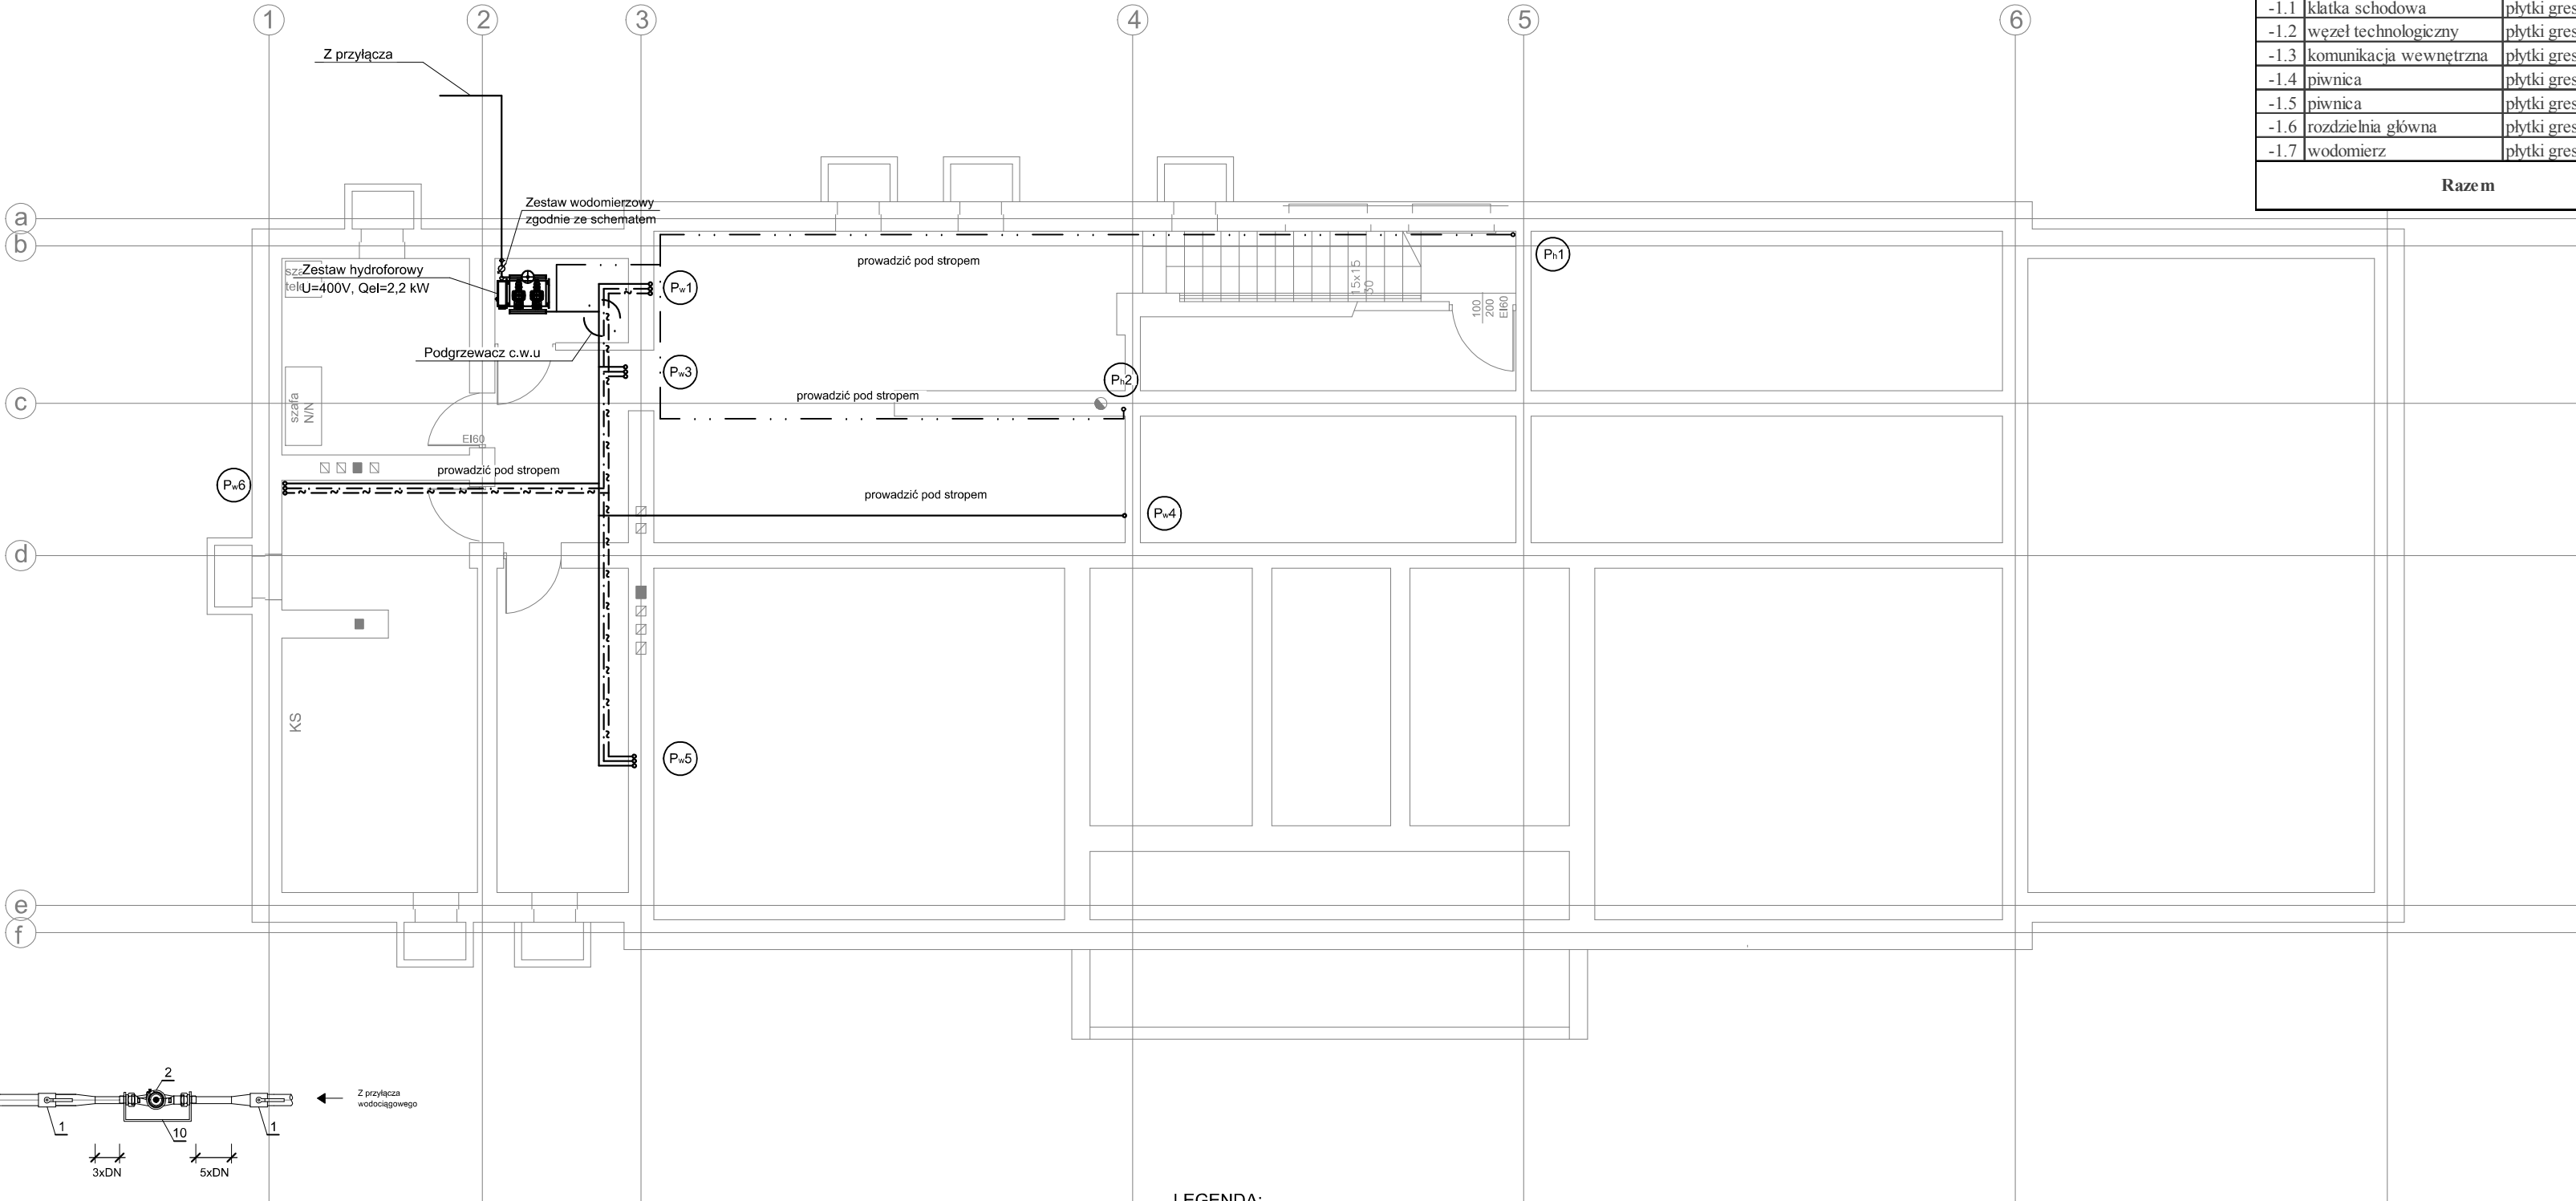

SCHEMAT
ZESTAWU WODOMIERZOWEGO

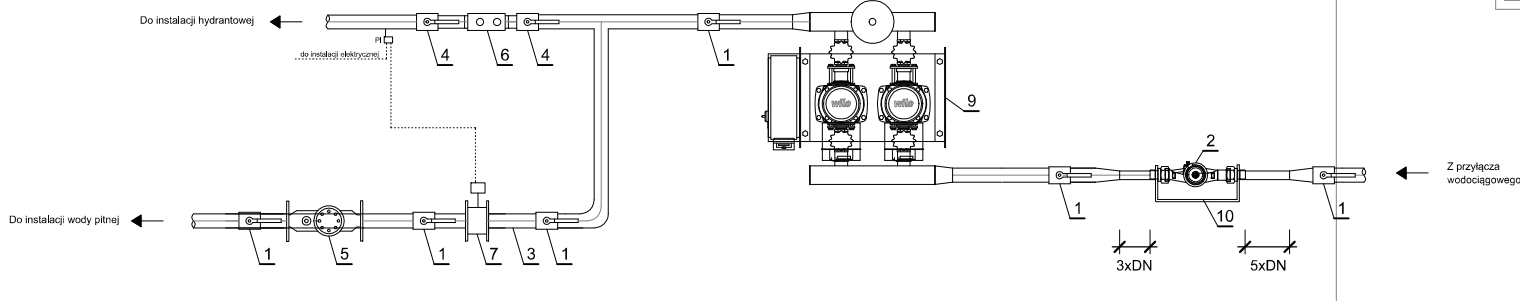

LEGENDA:

- 1 Zawór gwintowany DN65 np. firmy Genebre
- 2 Wodomierz DN32 np. typu JS 10 firmy Apator
- 3 Filtr siatkowy do wody DN65 np. FY69P-20A firmy Honeywell
- 4 Zawór gwintowany DN50 np. firmy Genebre
- 5 Izolator przepływów zwrotnych typu BA DN65 np. BA4760 firmy SOCLA
- 6 Izolator przepływów zwrotnych typu EA DN25 np. EA251 firmy SOCLA
- 7 Zawór elektromagnetyczny z cewką 230V np. EV220B NC + BE230AS firmy Danfoss + układ ręcznego otwarcia
- 9 Zestaw hydroforowy SiBoost Smar t 2 Hel ix VE 606 firmy Wilo
- 10 Konsola wodomierzowa dla wodomierza DN32
- PI Presostat np. KPI firmy Danfoss - 0,2-8,0 bara

UWAGA:

Budynek został podzielony na następujące strefy pożarowe
-klatki schodowe
-istniejąca część
-nowa część
-łącznik szklany
-wentylatorownie
-pomieszczenie hydroforu
-poddasze.
Stropy są wykonane w klasie REI60.

Przepusty instalacyjne w elementach oddzielenia przeciwpożarowego powinny mieć klasę odporności ogniowej (E I) wymaganą dla tych elementów.
Dopuszcza się nieinstalowanie przepustów dla pojedynczych rur instalacji wodnych, kanalizacyjnych i ogrzewczych, wprowadzanych przez ściany i stropy do pomieszczeń higienicznosanitarnych.

LEGENDA:

- przewód - woda zimna
- . - przewód - woda ciepła
- ~ ~ - przewód - cyrkulacja

Inwestor: POWIAT PRZASNYSKI UL. ŚW. STANISŁWA KOSTKI 5 06-300 PRZASNYSZ		Jednostka projektowa: PROFIL STUDIO ARCHTEKTONICZNE REALIZACJA INWESTYCJI			
Temat projektu: „ROZBUDOWA Z PRZEBUDOWĄ WRAZ ZE ZMIANĄ SPOSOBU UŻYTKOWANIA BUDYNKU BYŁEJ SZKOŁY PRZEZNACZONEGO NA MŁODZIEŻOWY OŚRODEK WYCHOWAWCZY W ZDZIWOJ NOWY USYTUOWANEGO na dz. nr 129/4, 130, 10 obręb 0051 ZDZIWOJ NOWY”		44-100 Gliwice ul. Lipowa 12			
Projektował: mgr inż. Marcin Raniowski upr. nr. SLK/3499/PWOS/11		Specjalność: Sanitarna	Podpis:	Data:	
Sprawdził: mgr inż. Dorota Raniowska upr. nr SLK/3889/POOS/11		Specjalność: Sanitarna	Podpis:	05.2015	
Nazwa rysunku: RZUT PIWNICY- INSTALACJA WODY		stadium PB	nr rys. W-01	Skala: 1:100	Rew.: 0