


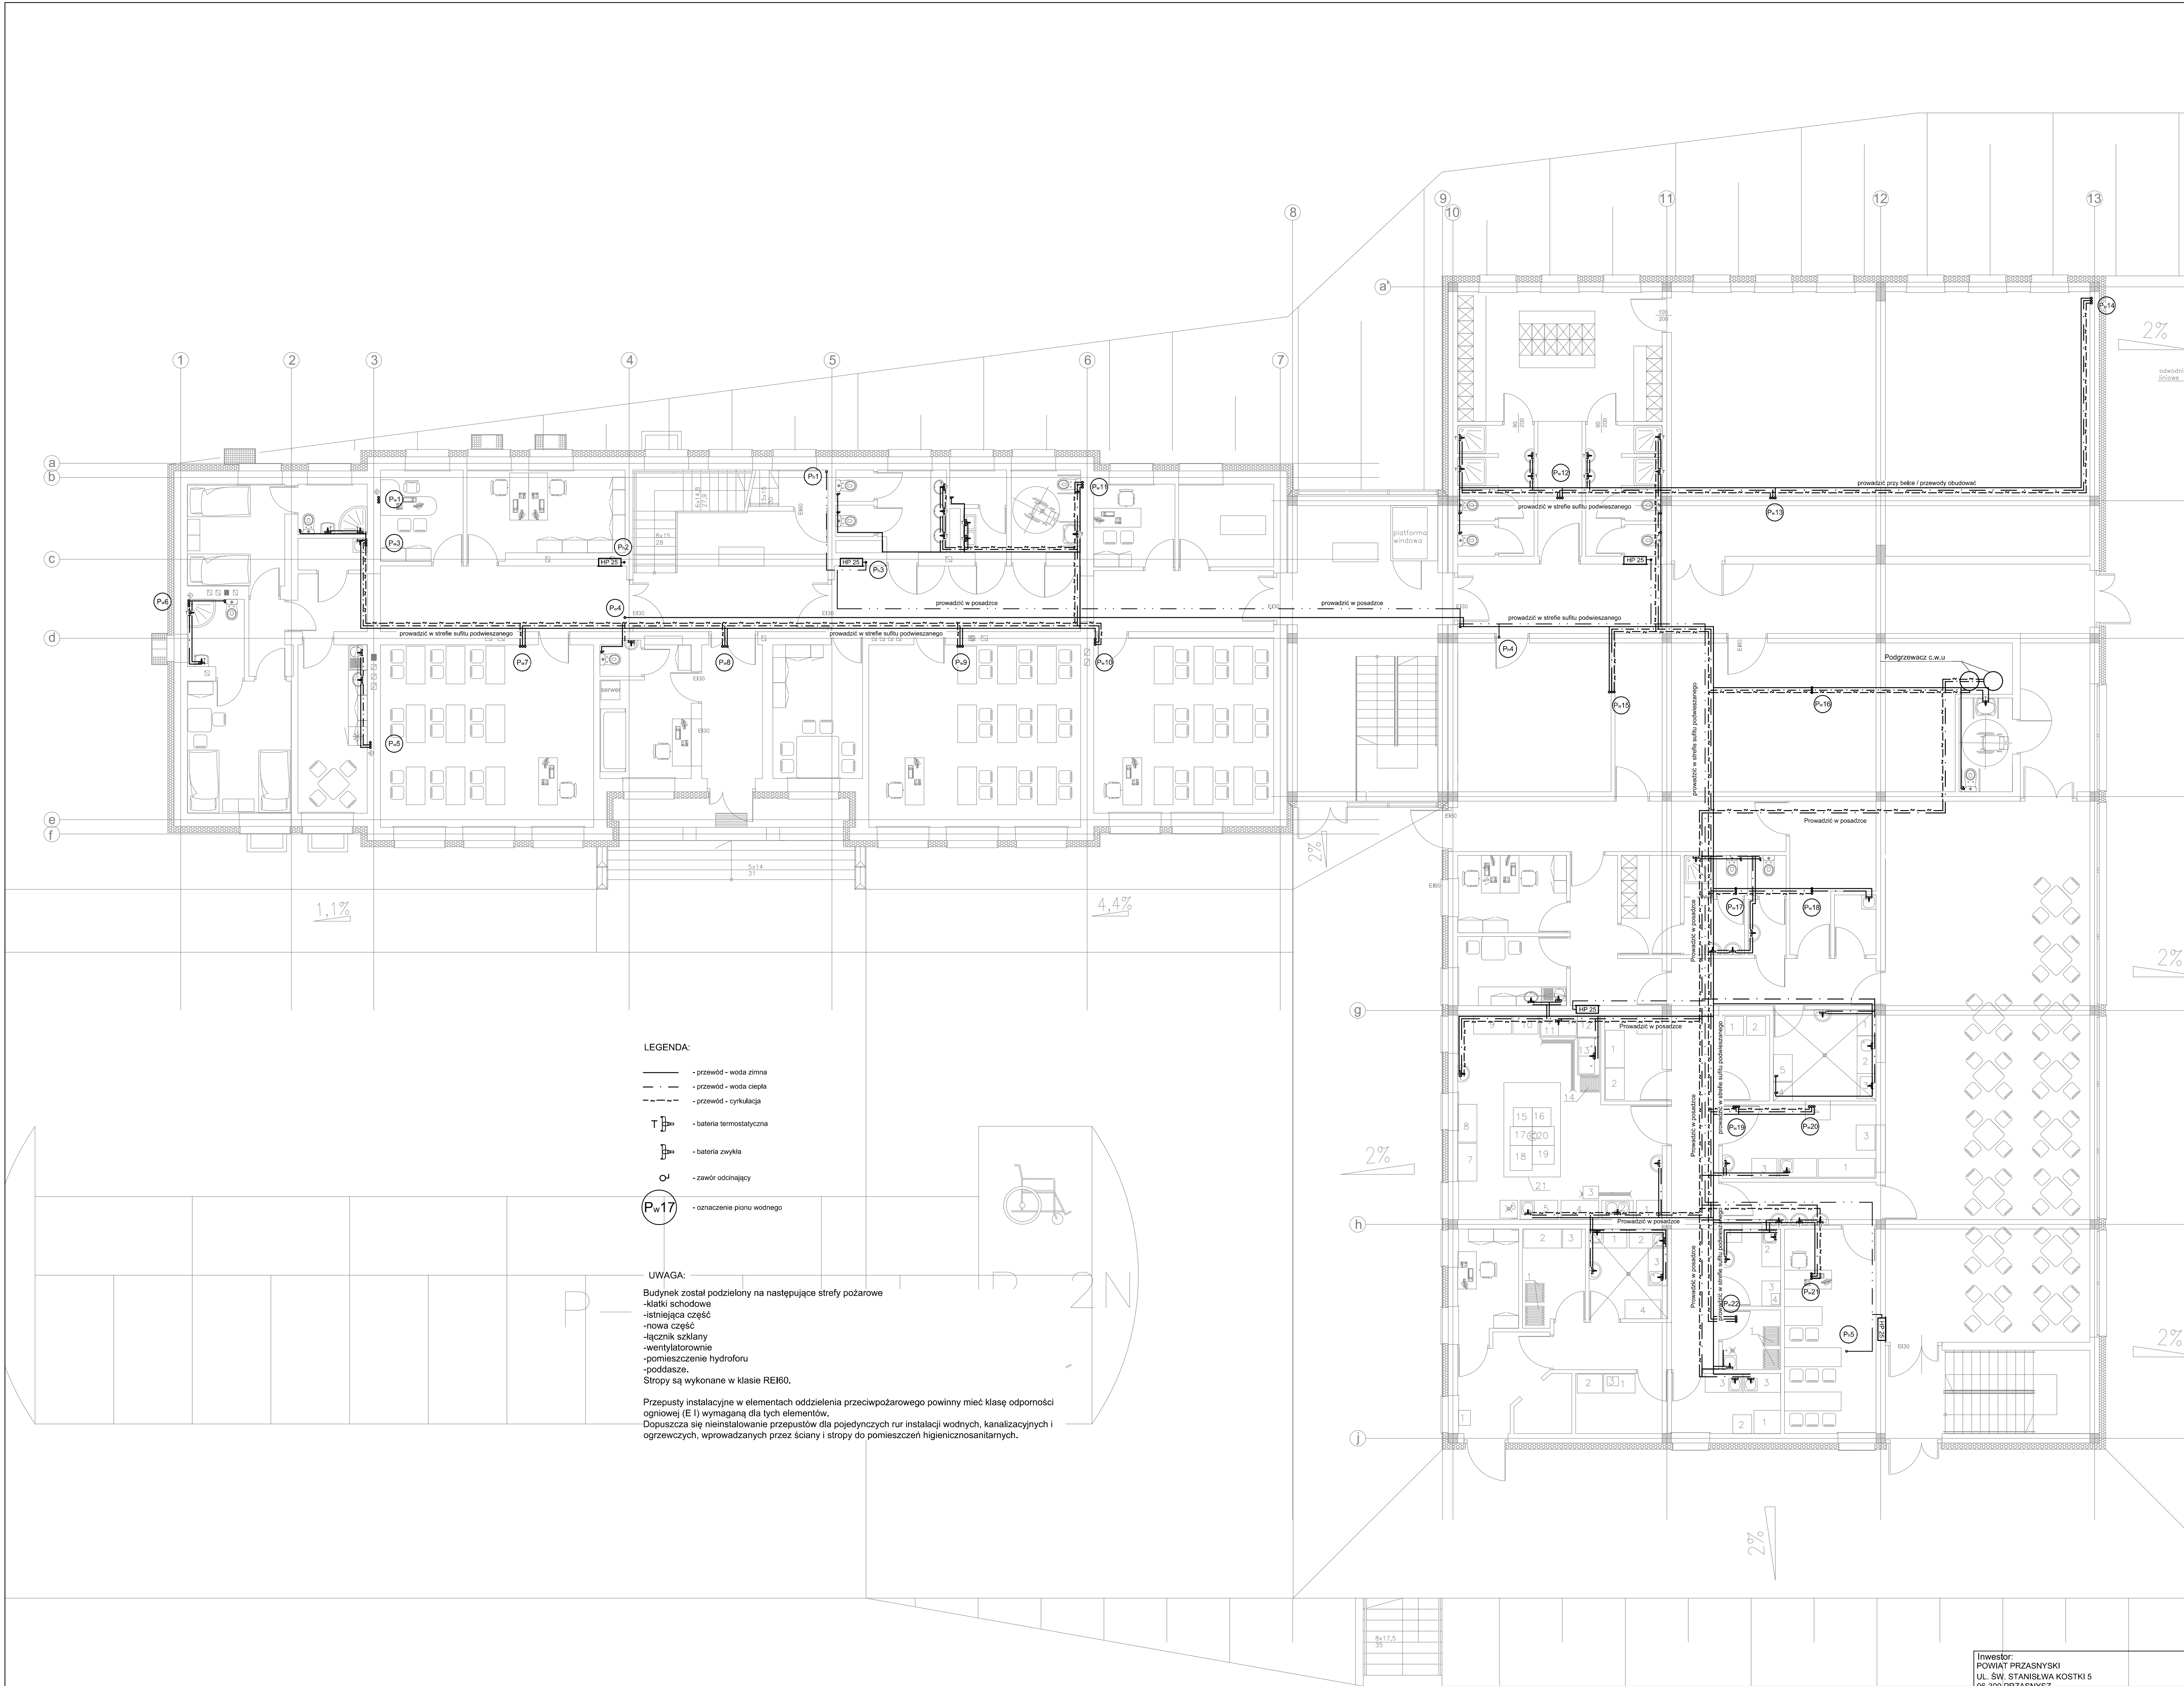

- LEGENDA:
- przewód - woda zimna
 - - - przewód - woda ciepła
 - · - · - przewód - cyrkulacja
 - T — bateria termostatyczna
 - bateria zwykła
 - O — zawór odcinający
 - Pw17 — oznaczenie pionu wodnego

UWAGA:

Budynek został podzielony na następujące strefy pożarowe

- klatki schodowe
- istniejąca część
- nowa część
- łącznik szklany
- wentylatorownia
- pomieszczenie hydroforu
- poddasze

Stropy są wykonane w klasie REI60.

Przepusty instalacyjne w elementach oddzielenia przeciwpożarowego powinny mieć klasę odporności ogniowej (E I) wymaganej dla tych elementów.

Dopuszcza się nieinstalowanie przepustów dla pojedynczych rur instalacji wodnych, kanalizacyjnych i ogrzewczych, wprowadzanych przez ściany i stropy do pomieszczeń higienicznosanitarnych.

Zestawienie powierzchni użytkowej PARTER			
Lp.	pomieszczenie	posadzka	m2
0.1	wiatrołap	plytki gresowe	9,06
0.2	portiernia	plytki gresowe	14,86
0.3	wc	plytki gresowe	1,4
0.4	sala lekcyjna	PCV	39,64
0.5	pokój socjalny	plytki gresowe	11,92
0.6	pokój	PCV	13,81
0.7	przedpokój	PCV	3,06
0.8	łazienka	plytki gresowe	4,19
0.9	pokój	PCV	10,36
0.10	łazienka	plytki gresowe	3,52
0.11	pom. porządkowe	plytki gresowe	2,22
0.12	dyrekcja placówki	PCV	7,67
0.13	sekretariat	PCV	13,6
0.14	korytarz	plytki gresowe	21,56
0.15	klatka schodowa	plytki gresowe	28,68
0.16	wc	plytki gresowe	9,57
0.17	wc personelu	plytki gresowe	4,35
0.18	wc dla niepełnosprawnych	plytki gresowe	6,11
0.19	gabinet psychologa	PCV	6,8
0.20	pokój gościnny	PCV	7,96
0.21	korytarz	plytki gresowe	28,23
0.22	sala lekcyjna	PCV	31,96
0.23	sala lekcyjna	PCV	39,35
0.24	pokój nauczycielski	PCV	12,43
0.25	klatka schodowa	plytki gresowe	43,8
0.26	korytarz	plytki gresowe	63,08
0.27	łazienka	plytki gresowe	10,15
0.28	szatnia	plytki gresowe	33,04
0.29	łazienka	plytki gresowe	10,1
0.30	sala ćwiczeń	PCV	111,9
0.31	wentylatorownia	plytki gresowe	45,64
0.32	wc dla niepełnosprawnych	plytki gresowe	5,06
0.33	stołówka/swietlica	plytki gresowe	115,58
0.34	klatka schodowa	plytki gresowe	17,22
0.35	salka szkoleniowa	PCV	18,91
0.36	szluz umywalkowa	plytki gresowe	6,62
0.37	wydawalnia posiłków	plytki gresowe	11,46
0.38	zmywalnia naczyń	plytki gresowe	9,5
0.39	korytarz	plytki gresowe	32,9
0.40	pom. porządkowe	plytki gresowe	2,52
0.41	magazyn odpadków	plytki gresowe	10,52
0.42	wc	plytki gresowe	3,62
0.43	szatnia dla personelu kuchni z węzłem sanitarnym	plytki gresowe	14,36
0.44	magazyn zasobów	plytki gresowe	4,14
0.45	mag. Dezynfekcja jaj	plytki gresowe	4,78
0.46	magazyn kiszonek	plytki gresowe	3,63
0.47	pom. szaf chłodniczych	plytki gresowe	6,66
0.48	magazyn pieczywa	plytki gresowe	5,62
0.49	magazyn opakowań zwrotnych	plytki gresowe	2,88
0.50	komora przyjęć towaru	plytki gresowe	7,04
0.51	pom. magazyniera	plytki gresowe	6,03
0.52	magazyn warzyw	plytki gresowe	5,96
0.53	obieralnia brudna	plytki gresowe	7,11
0.54	kuchnia	plytki gresowe	36,95
0.55	mag. produktów suchych	plytki gresowe	5,19
0.56	korytarz	plytki gresowe	9,53
0.57	pokój socjalny	plytki gresowe	11,34
0.58	kierownik kuchni	plytki gresowe	8,53
0.59	korytarz	plytki gresowe	17,01
0.60	pom. Magazynowe	plytki gresowe	23,08
Razem			1063,77

Inwestor: POWIAT PRZASNYSKI UL. ŚW. STANISŁAWA KOSTKI 5 06-300 PRZASNYSZ		Jednostka projektowa: PROFIL		STUDIO ARCHYTEKTONICZNE REALIZACJA INWESTYCJI	
Temat projektu: „ROZBUDOWA Z PRZEBUDOWĄ WRAZ ZE ZMIANĄ SPOSOBU UŻYTKOWANIA BUDYNKU BYŁEJ SZKOŁY PRZEZNACZONEGO NA MŁODZIEŻOWY OŚRODEK WYCHOWAWCZY W ZDZIWOJ NOWY” USTYUOWANEGO na dz. nr 129/4, 130, 10 obręb 0051 ZDZIWOJ NOWY		Projektował: mgr inż. Marcin Raniowski upr. nr: SLK0388/PWCS11		Specjalność: Sanitarna	Podpis: Data: 05.2015
Sprawdził: mgr inż. Dorota Raniowska upr. nr: SLK0388/PWCS11		Specjalność: Sanitarna		Podpis:	Rev:
Nazwa rysunku: RZUT PARTERU - INSTALACJA WODY		stadium PB	nr rys. W-02	Skala: 1:100	0