


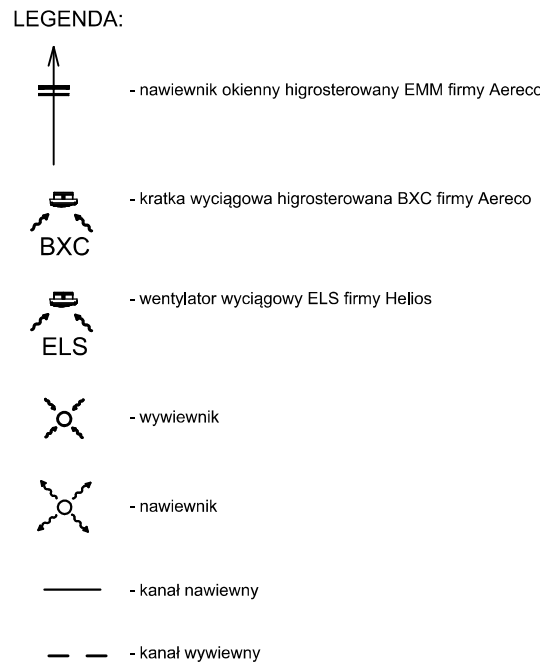

- Budynek został podzielony na następujące strefy pożarowe
 - klatki schodowe
 - istniejąca część
 - nowa część
 - łącznik szklany
 - wentylatorownie
 - pomieszczenie hydroforu
 - poddasze.
- Stropy są wykonane w klasie REI60.
- Przestępy instalacyjne w elementach oddzielenia przeciwpożarowego powinny mieć klasę odporności ogłowej (E) wymagania dla tych elementów.
- Dopusza się nieinstalowanie przepustów dla pojedynczych rur instalacji wodnych, kanalizacyjnych i ogrzewczych, wprowadzanych przez ściany i stropy do pomieszczeń higienizacyjnych/sanitarnych.

ednostka projektuwa: PROFIL		STUDIO ARCHYTEKTONICZNE REALIZACJA INWESTYCJI		44-100 Gliwice ul. Lipowa 12
projektował: mgr inż. Marcin Raniowski upr. nr. SLK/3359/P/POC05/11	Specjalność: Sanitarna	Podpis:	Data:	
opracował: mgr inż. Dorota Raniowska upr. nr. SLK/3589/P/POC05/11	Specjalność: Sanitarna	Podpis:	05.2015	
tytuł nadany: PB	nr rys. WM-03	Skala: 1:100	Row. 0	

Inwestor:
POWIAT PRZASNYSKI
UL. ŚW. STANISŁAWA KOSTKI 5
06-300 PRZASNYSZ

Temat projektu:
„ROZBUDOWA I PRZEBUDOWA WRAZ ZE ZMIANĄ SPOSOBU
UŻYTKOWANIA BUDYNKU BYLEJ SZKOŁY PRZEZNACZONEGO
NA MŁODZIEŻOWE OŚRODKI WYCHOWAWCZY W ZDZIWOŃ
NOWY USTYTUOWANEGO NA dz. nr 129/4, 130, 10 obręb 0051 ZDZIWOŃ NOWY”

Nazwa rysunku:
RZUT PIĘTRA - INST. WENTYLACJI
MECHANICZNEJ