

- LEGENDA:**
- ZAKRES OPRACOWANIA
 - NIEPRZEKRACZALNA LINIA ZABUDOWY
 - PROJEKTOWANA ROZBUDOWA
 - ISTNIEJĄCY BUDYNEK PODLEGAJĄCY PRZEBUDOWIE
 - PROJEKTOWANE WEJŚCIE - GŁÓWNE
 - PROJEKTOWANE WEJŚCIE - DODATKOWE
 - PROJEKTOWANY WJAZD NA DZIAŁKĘ
 - IŁOŚĆ KONDYGNACJI
 - POWIERZCHNIE UTWARDZONE - PODJAZD
 - POWIERZCHNIE UTWARDZONE - CHODNIK
 - POWIERZCHNIE UTWARDZONE - TARTAN
 - TRAWNIK
 - GEOKRATA O NOŚNOŚCI POWYŻEJ 100 kN/m²
 - PIASEK / ŻWIR
 - MIEJSCE POSTOJOWE
 - ELEMENTY DO USUNIĘCIA (IST. BUDYNKI, INFRASTRUKTURA TECHNICZNA)
 - ISTNIEJĄCE DRZEWIA DO WYCINKI
 - PROJEKTOWANE NASADZENIA - DRZEWIA Ø6m
 - PROJEKTOWANE NASADZENIA - DRZEWIA Ø3m
 - PROJEKTOWANY SŁUP OŚWIETLENIOWY
 - PROJEKTOWANA KAMERA ZEWNĘTRZNA TELEWIZJI DOZOROWEJ
 - PROJEKTOWANA ŁAWKA ZE SMIETNIKIEM
 - PROJEKTOWANE OGRODZENIE
 - PROJEKTOWANA INSTALACJA ELEKTRYCZNA
 - PROJEKTOWANA KANALIZACJA DESZCZOWA
 - PROJEKTOWANA KANALIZACJA SANITARNA
 - PROJEKTOWANA KANALIZACJA TELETECHNICZNA
 - PROJEKTOWANA INSTALACJA WODOCIĄGOWA
 - PROJEKTOWANA SIĘĆ WODOCIĄGOWA



Szkic orientacji

MAPA DO CELÓW PROJEKTOWYCH

Skala 1 : 500
Miejscowość Zdziwów Nowy
Jedn. Ewid. 142202_5 Chorzele
Obręb 0051 Zdziwów Nowy
id. Zgł. G.6640.3.59.2017
Układ współrz. 2000/7
Układ wys. Kronsztad 86

zakres aktualizacji oznaczono kolorem złotym

Nie wyklucza się istnienia w terenie innych nie wykazanych na niniejszej mapie urządzeń podziemnych, które nie były zgłaszane do inwentaryzacji lub o których brak jest informacji w instytucjach branżowych.
W granicach projektowanej inwestycji nie stwierdzono obciążenia służebnościami gruntowymi ujawnionymi w KW.
Aktualizacji mapy dokonano dnia 28.01.2017r.

RZECZOSZNAWCA MAJĄTKOWY
USŁUGI GEODEZYJNE
ul. Sosnowa 4 m 24, 06-300 Przasnysz
NIP 761-103-17-72, Reg. 520653880
tel. 0-604 109 489

GEODETA UPRAWNIONY
zecz. Głównego Geodety Kraju nr 16020
mgr inż. Cezary Mamiński
ul. Sosnowa 4 m 24, 06-300 Przasnysz
tel. 0-604 109 489

Poświadczam się, że niniejszy dokument został opracowany w wyniku prac geodezyjnych i kartograficznych, których rezultaty zawiera operat techniczny wpisany do ewidencji materiałów państwowego zasobu geodezyjnego i kartograficznego


Organ prowadzący państwowy zasób geodezyjny i kartograficzny: STAROSTA PRZASNYSKI

Identyfikator ewidencyjny materiału zasobu - operatu technicznego: P.1422.2017.110

Data wpisania operatu technicznego do ewidencji materiałów zasobu: 10.02.2017

Imię, nazwisko i podpis osoby reprezentującej organ: Zup. STAROSTY

mgr inż. Igor Hul
Kierownik Powiatowego Ośrodka Dokumentacji Geodezyjnej i Kartograficznej

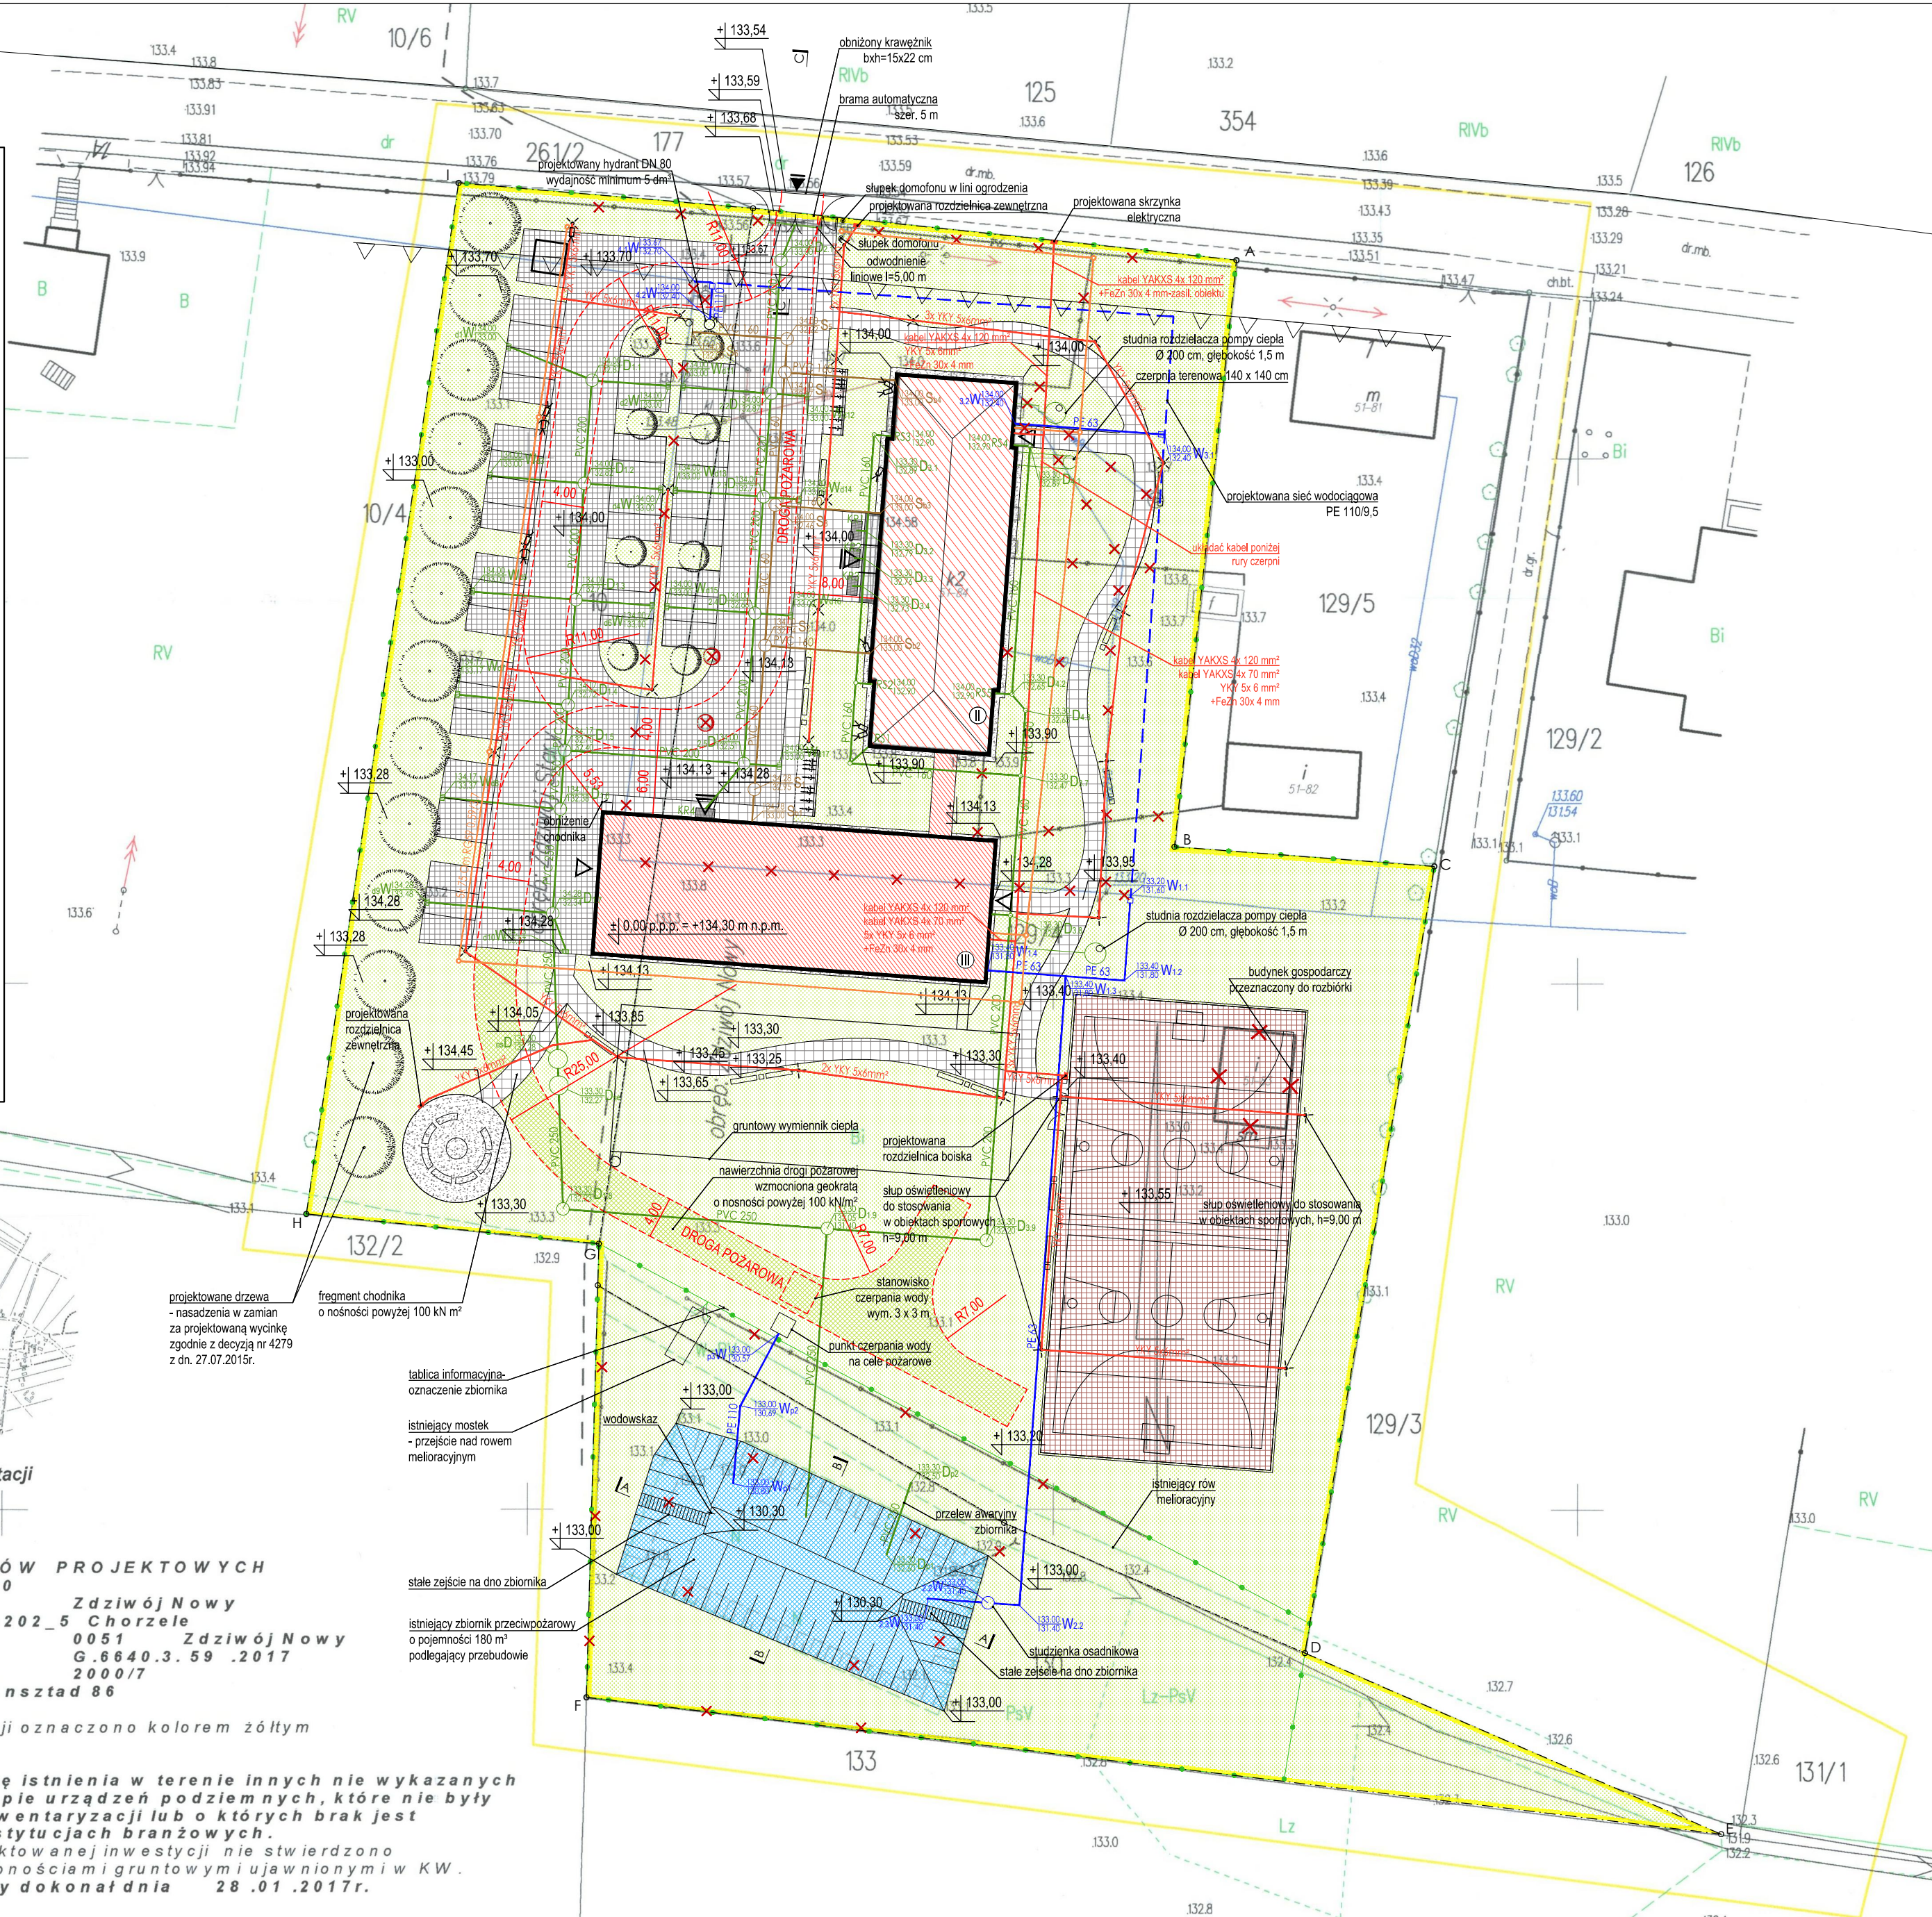

Projekt zagospodarowania terenu dla dz. nr 10 Zdziwów Stary oraz 129/4 i 130 Zdziwów Nowy został wykonany na podstawie mapy do celów projektowych przyjętej do zasobów powiatowych dnia 10.02.2017 r. i zaewidencjonowanej pod numer KERG P.1422.2017.110

UWAGI:

- wszystkie wymiary, poziomy i specyfikacje należy sprawdzić przed rozpoczęciem budowy, dokonaniem zamówień,
- projekt należy rozpatrywać całościowo wraz z opisem technicznym i rysunkami branżowymi, wszystkie elementy ujęte w opisie technicznym, a nie ujęte na rysunkach lub odwrotnie należy traktować tak jakby były ujęte w obu częściach dokumentacji projektowej,
- do wykonania należy zastosować materiały i wyroby dopuszczone do obrotu i stosowania w budownictwie na terenie RP i EU
- całość prac należy wykonać zgodnie z zasadami sztuki budowlanej, obowiązującymi przepisami sanitarnymi, BHP i p.poż., obowiązującymi polskimi normami, normami branżowymi, instrukcjami producentów oraz obowiązującymi warunkami wykonania i odbioru robót,
- wymiary podano w metrach

PRACOWNIA ARCHITEKTURA	PROJEKT BUDOWLANY
	ARCHITEKTURA: mgr inż. arch. Grzegorz Ziętek nr upr. PO/KK/423/2011
PRACOWNIA ARCHITEKTURA	INSTALACJE SANITARNE: mgr inż. Jan Walewski nr upr. POM/0294/PBS/15
	INSTALACJE ELEKTRYCZNE: mgr inż. Marcin Lisewski nr upr. POM/0077/POE/03
PRACOWNIA ARCHITEKTURA	INSTALACJE TELETECHNICZNE: mgr inż. Adam Lewandowski nr upr. 1910/00/U
	ARCHITEKTURA: mgr inż. arch. Patryk Pniewski nr upr. PO/KK/287/2009
PRACOWNIA ARCHITEKTURA	INSTALACJE SANITARNE: mgr inż. Andrzej Markiewicz nr upr. 549/Gd/88
	INSTALACJE ELEKTRYCZNE: mgr inż. Henryk Gurnwald nr upr. 1702/Gd/84
PRACOWNIA ARCHITEKTURA	INSTALACJE TELETECHNICZNE: inż. Sławomir Potkusz nr upr. 1926/00/U
	mgr inż. arch. Anna Sokalska mgr inż. arch. Joanna Tłaga
PRACOWNIA ARCHITEKTURA	ROZBUDOWA, PRZEBUDOWA WRAZ ZE ZMIANĄ SPOSOBU UŻYTKOWANIA BUDYNKU BYŁEJ SZKOŁY PRZEZNACZONEGO NA EDUKACYJNY INKUBATOR PRZEDSIĘBIORCZOŚCI W ZDZIWÓJU NOWYM I ZDZIWÓJU STARYM JAKO SPOŚÓB NA REWITALIZACJĘ TERENÓW WYSIEDLANYCH PRZEZ NIEMIECKIEGO OKUPANTA W CZASIE II WOJNY ŚWIATOWEJ
	dz. nr 129/4, 130: obr. 0051 Zdziwów Nowy dz. nr 10: obr. 0052 Zdziwów Stary gm. Chorzele, powiat Przasnyski
PRACOWNIA ARCHITEKTURA	PLAN SZA KOORDYNACYJNA SIECI
	ARCHITEKTURA SKALA: 1:500
PRACOWNIA ARCHITEKTURA	CZERWIEC 2017
	WIE RYSUNKU: 2