


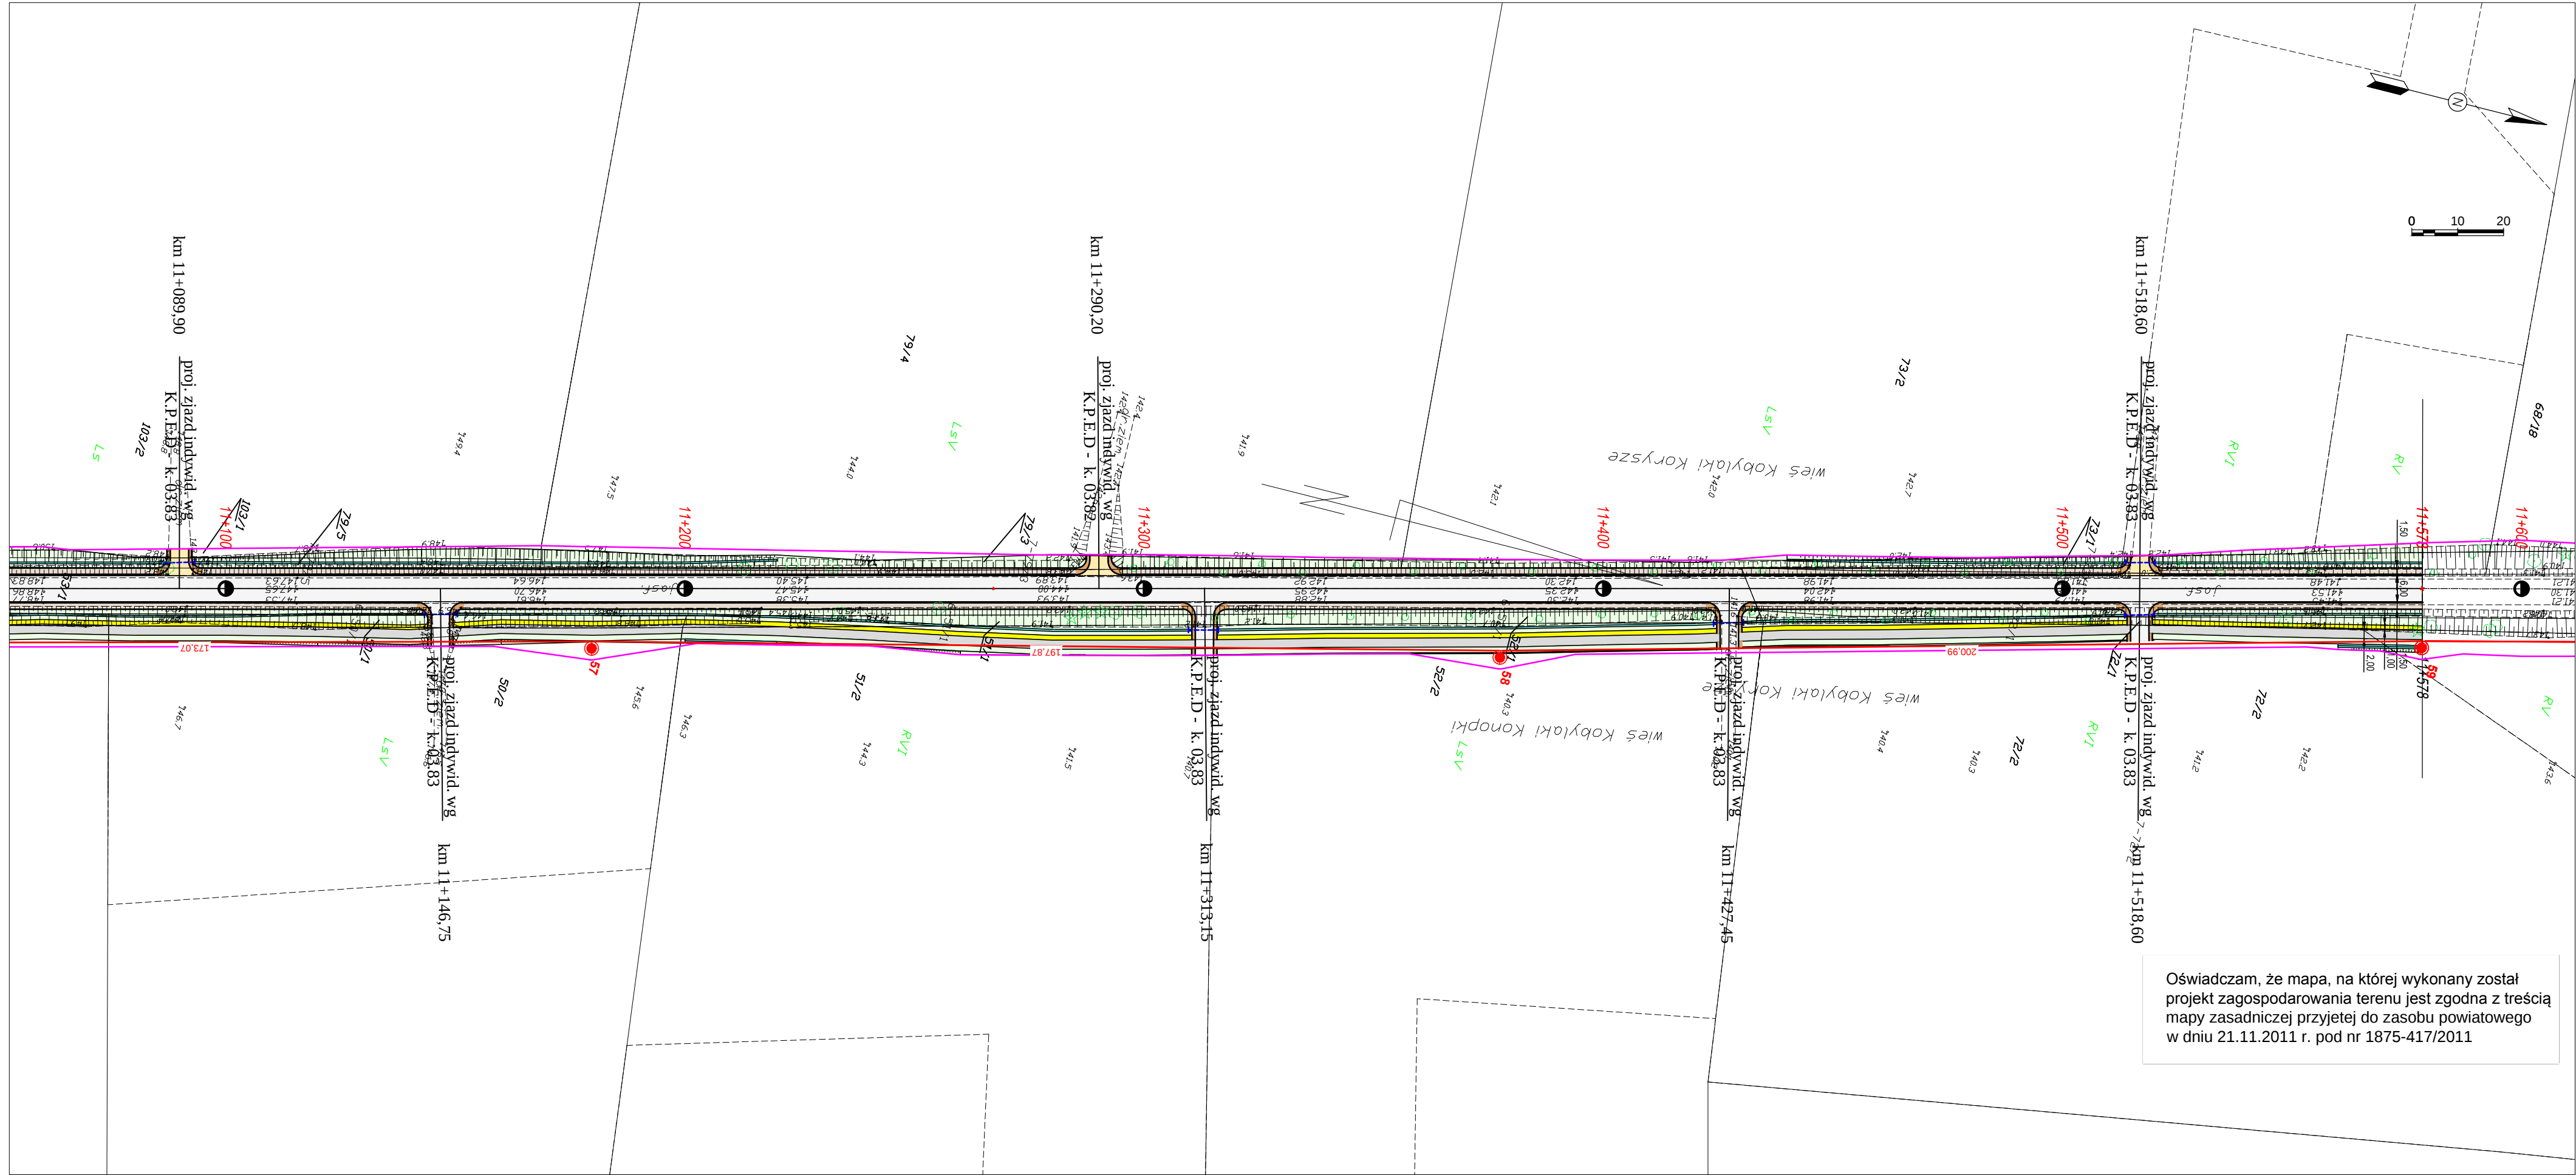

Oświadczam, że mapa, na której wykonany został projekt zagospodarowania terenu jest zgodna z treścią mapy zasadniczej przyjętej do zasobu powiatowego w dniu 21.11.2011 r. pod nr 1875-417/2011

LEGENDA

- Branża drogowa:**
- proj. nakładka z betonu asfaltowego
 - proj. jezdnia z betonu asfaltowego
 - ścieżka rowerowa z betonu asfaltowego
 - nawierzchnia z kostki bet. gr 6 cm
 - nawierzchnia z kostki bet. gr. 8 cm
 - jezdnia z kruszywa naturalnego
 - pobocza z kruszywa naturalnego
 - skarpy wykopu i nasypu
 - teren pod uzbrojenie obce
 - krawężnik wyniesiony 12 cm (15x30x75)
 - krawędź jezdni (przekrój szlakowy)
 - krawędź pobocza
 - opomnik betonowy wtopiony (12x25)
 - obrzeże betonowe 8x30x75
 - proj. dno rowu
 - proj. przepust pod zjazdem (rury o śr. 40 cm)

- Branża sanitarna:**
- proj. przebudowa kan. deszczowej kd Dn 400 /500 z rur śr. 400 / 500 mm
 - proj. przebudowa kan. deszczowej kd Dn 400/500 z rur śr. 400 / 500 mm
 - proj. studnia kd Dn 1200 (ozn. np. D-12)
 - przykanalik z wpustem ulicznym (ozn. np. W-17) rury PVC SDR 34 śr. 200 mm
 - projektowana przebudowa sieci wodociągowej z rur PE 100 SDR 17 śr. 355 / 160 / 110
 - projektowana rura ochronna wodociągu
 - przykanalik z umocnionym wylotem (ozn. np. WB-17)
 - P-01 - projektowany węzeł połączeniowy
 - T-01 - projektowany trójnik
 - N-01 - obejmą do mocowania rur PE bez odcięcia + zasuwa z gwintem zewnętrznym oraz kielichem do rur PE
 - Hp-01 - projektowany hydrant naziemny/podziemny
 - Z-01 - załamanie
 - U-01 - ugięcie

- Branża telekomunikacyjna:**
- proj. kable telefoniczne
 - złącze kablowe rozdzielcze
 - złącze przelotowe
 - słupek kablowy rozdzielczy
 - rura ochronna HDPE
 - linia telefoniczna do likwidacji


- Branża elektryczna:**
- linia kablowa WN
 - linia napowietrzna WN z długością przęsła
 - słup linii napowietrznej WN
 - linia kablowa SN
 - linia napowietrzna SN
 - słup linii napowietrznej SN
 - stacja transformatorowa SN/nn
 - linia kablowa nn
 - linia napowietrzna nn
 - słup linii napowietrznej nn
 - słup z oświetleniem drogowym
 - granica zajętości terenu pod inwestycję





INWESTOR	POWIAT PRZASNYSKI 06-300 Przasnysz, ul. Św. St. Kostki		
JEDNOSTKA PROJEKTOWA	WILECh Spółka Cywilna 06-400 Ciechanów, ul. Akacjowa 5		
ZAMIERZENIE BUDOWLANE	ROZBUDOWA DP NR 3213W PRZASNYSZ-KOBYLAKI-BRZESKI KOŁAKI ORAZ ODC. DP NR 3234W STARA WIEŚ - CHORZELE - KRASNOSIELC		
OBIEKT BUDOWLANY	DROGA POWIATOWA NR 3213W ODCINEK OD KM 0+000 DO KM 24+373.02		
TYTUŁ RYSUNKU	PLAN ZAGOSPODAROWANIA TERENU		
	Arkusz 16 - Oś Dp3213W odc nr 1 (11+519.000 - 11+578.358)		
STADIUM	PROJEKT BUDOWLANY		
Nr rys. 2/16	skala: 1:1000	data: luty 2012	
	Imię i nazwisko	Uprawnienia	Podpis
PROJEKTOWAŁ	tech. Wiktor Łysko	w spec.konst.-inż. w zakr. dróg 153/93/Os	
SPRAWDZIŁ	mgr inż. Lech Klicki	w specjalności drogowej MAZ/0008/POOD/10	
PROJEKTOWAŁ	mgr inż. J. M. Pietrzak	w zakr.sieci i instalacji sanitarnych Cie-4/81	
ASYSTENT PROJEKTANTA	mgr inż. M. Witkowski		
SPRAWDZIŁ	mgr inż. M. Milewski	w zakr.sieci i instalacji sanitarnych MAZ/IS/2572/ 02	
ASYSTENT PROJEKTANTA	inż. Z. Malinowski		
PROJEKTOWAŁ	tech. A. Kulas	w zakr.telekomunikacji przewodowej 1447/99/U	
PROJEKTOWAŁ	inż. J. Kukliński	w zakr.sieci i instalacji i urządzeń elektrycznych i elektroenergetycznych - WAM/0068/PWOE/11	
ASYSTENT PROJEKTANTA	inż. P. Kulesza		
SPRAWDZIŁ	mgr inż. D. Naruszewicz	w zakr.sieci i instalacji i urządzeń elektrycznych i elektroenergetycznych - 107/01/OL	



INWESTOR	POWIAT PRZASNYSZ 06-300 Przasnysz, ul. Św. St. Kostki		
JEDNOSTKA PROJEKTOWA	WILECh Spółka Cywilna 06-400 Ciechanów, ul. Akacjowa 5		
ZAMIERZENIE BUDOWLANE	ROZBUDOWA DP NR 3213W PRZASNYSZ-KOBYLAKI-BRZEJSKI KOŁAKI ORAZ ODC. DP NR 3234W STARA WIEŚ - CHORZELE - KRASNOSIELC		
OBIEKT BUDOWLANY	DROGA POWIATOWA NR 3213W ODCINEK OD KM 0+000 DO KM 24+373.02		
TYTUŁ RYSUNKU	PLAN ZAGOSPODAROWANIA TERENU Arkusz 17 - OŚ DP 3213W odc nr 2 (11+578.358 - 12+550.000)		
STADIUM	PROJEKT BUDOWLANY		
Nr rys.	skala: 1:1000 Imię i nazwisko	data: luty 2012 Uprawnienia	Podpis
2/17	Imię i nazwisko	Uprawnienia	Podpis
PROJEKTOWAŁ	tech. Wiktor Lysko	w spec.konst.-inz w zakr. dróg 15393/Os	
SPRAWDZIŁ	mgr inż. Lech Klicki	w specjalności drogowej MAZ/0008/POOD/10	
PROJEKTOWAŁ	mgr inż. J. M. Pietrzak	w zakr.sieci i instalacji sanitarnych Cie-4/81	
ASYSTENT PROJEKTANTA	mgr inż. M. Witkowski		
SPRAWDZIŁ	mgr inż. M. Milewski	w zakr.sieci i instalacji sanitarnych MAZ/IS/257/202	
ASYSTENT PROJEKTANTA	inż. Z. Malinowski	w zakr.telekomunikacji przewodowej	
PROJEKTOWAŁ	tech. A. Kulas	w zakr.telekomunikacji przewodowej 1447/99/U	
PROJEKTOWAŁ	inż. J. Kuklinski	w zakr.sieci i instalacji i urządzeń elektrycznych i elektroenergetycznych - WAM/0008/PWOE/11	
ASYSTENT PROJEKTANTA	inż. P. Kulesza		
SPRAWDZIŁ	mgr inż. D. Naruszewicz	w zakr.sieci i instalacji i urządzeń elektrycznych i elektroenergetycznych - 107/01/OŁ	

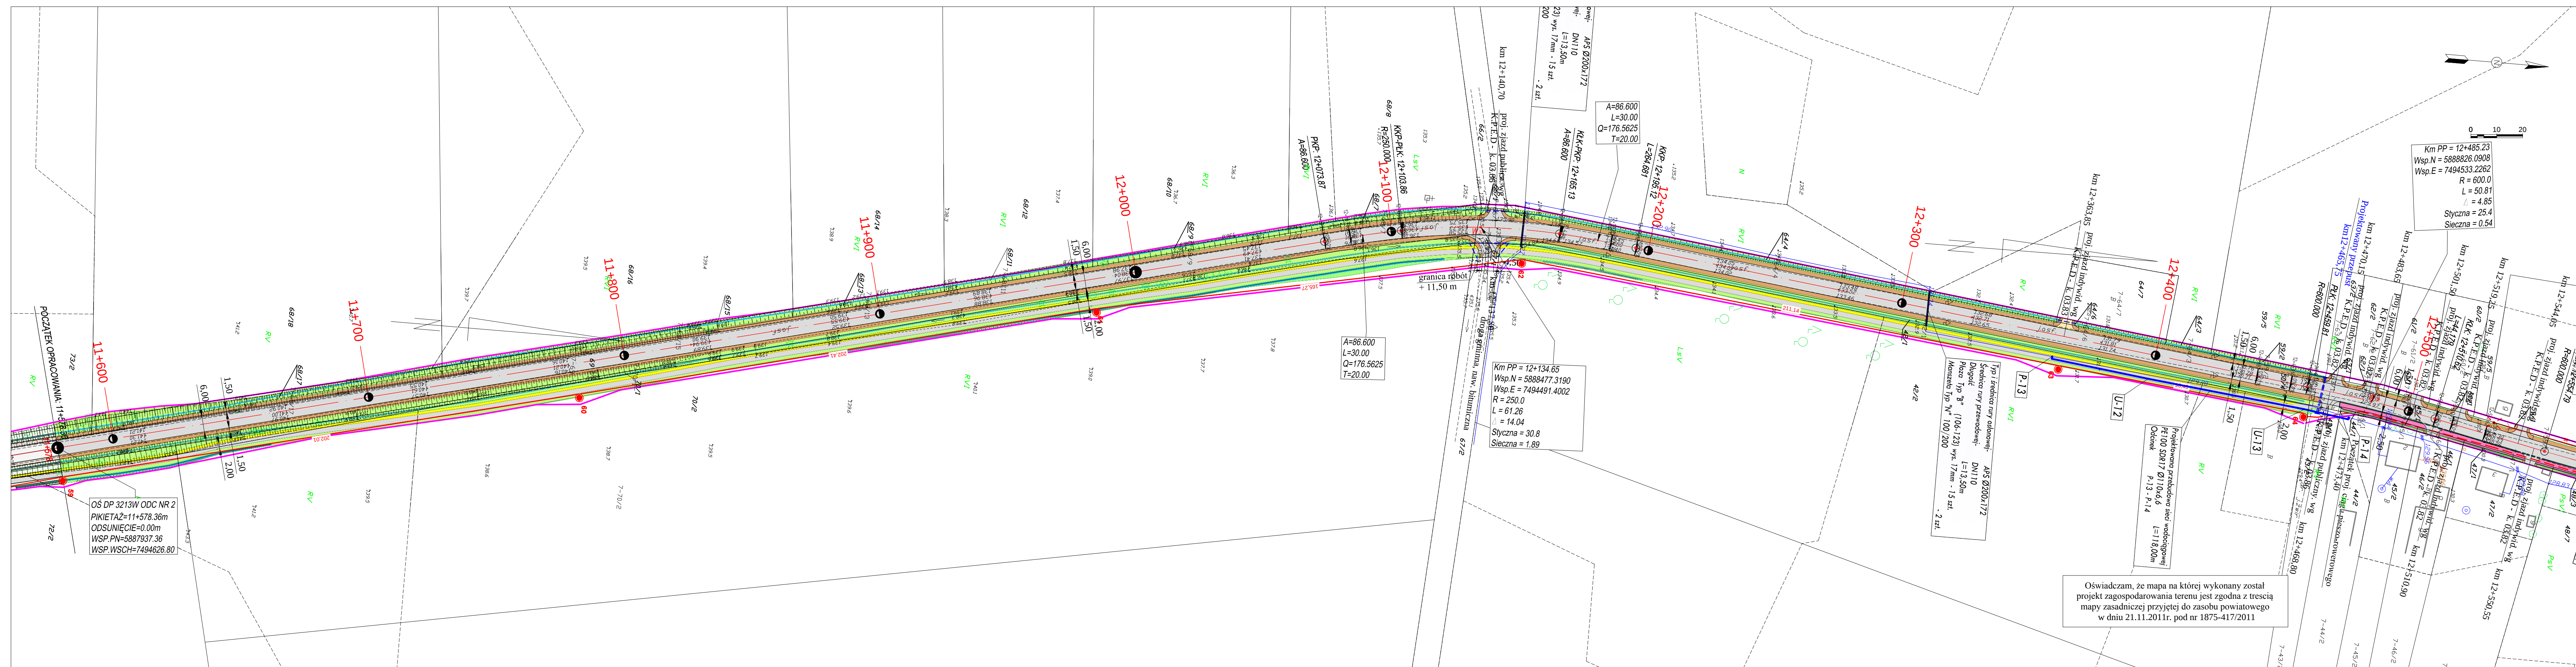

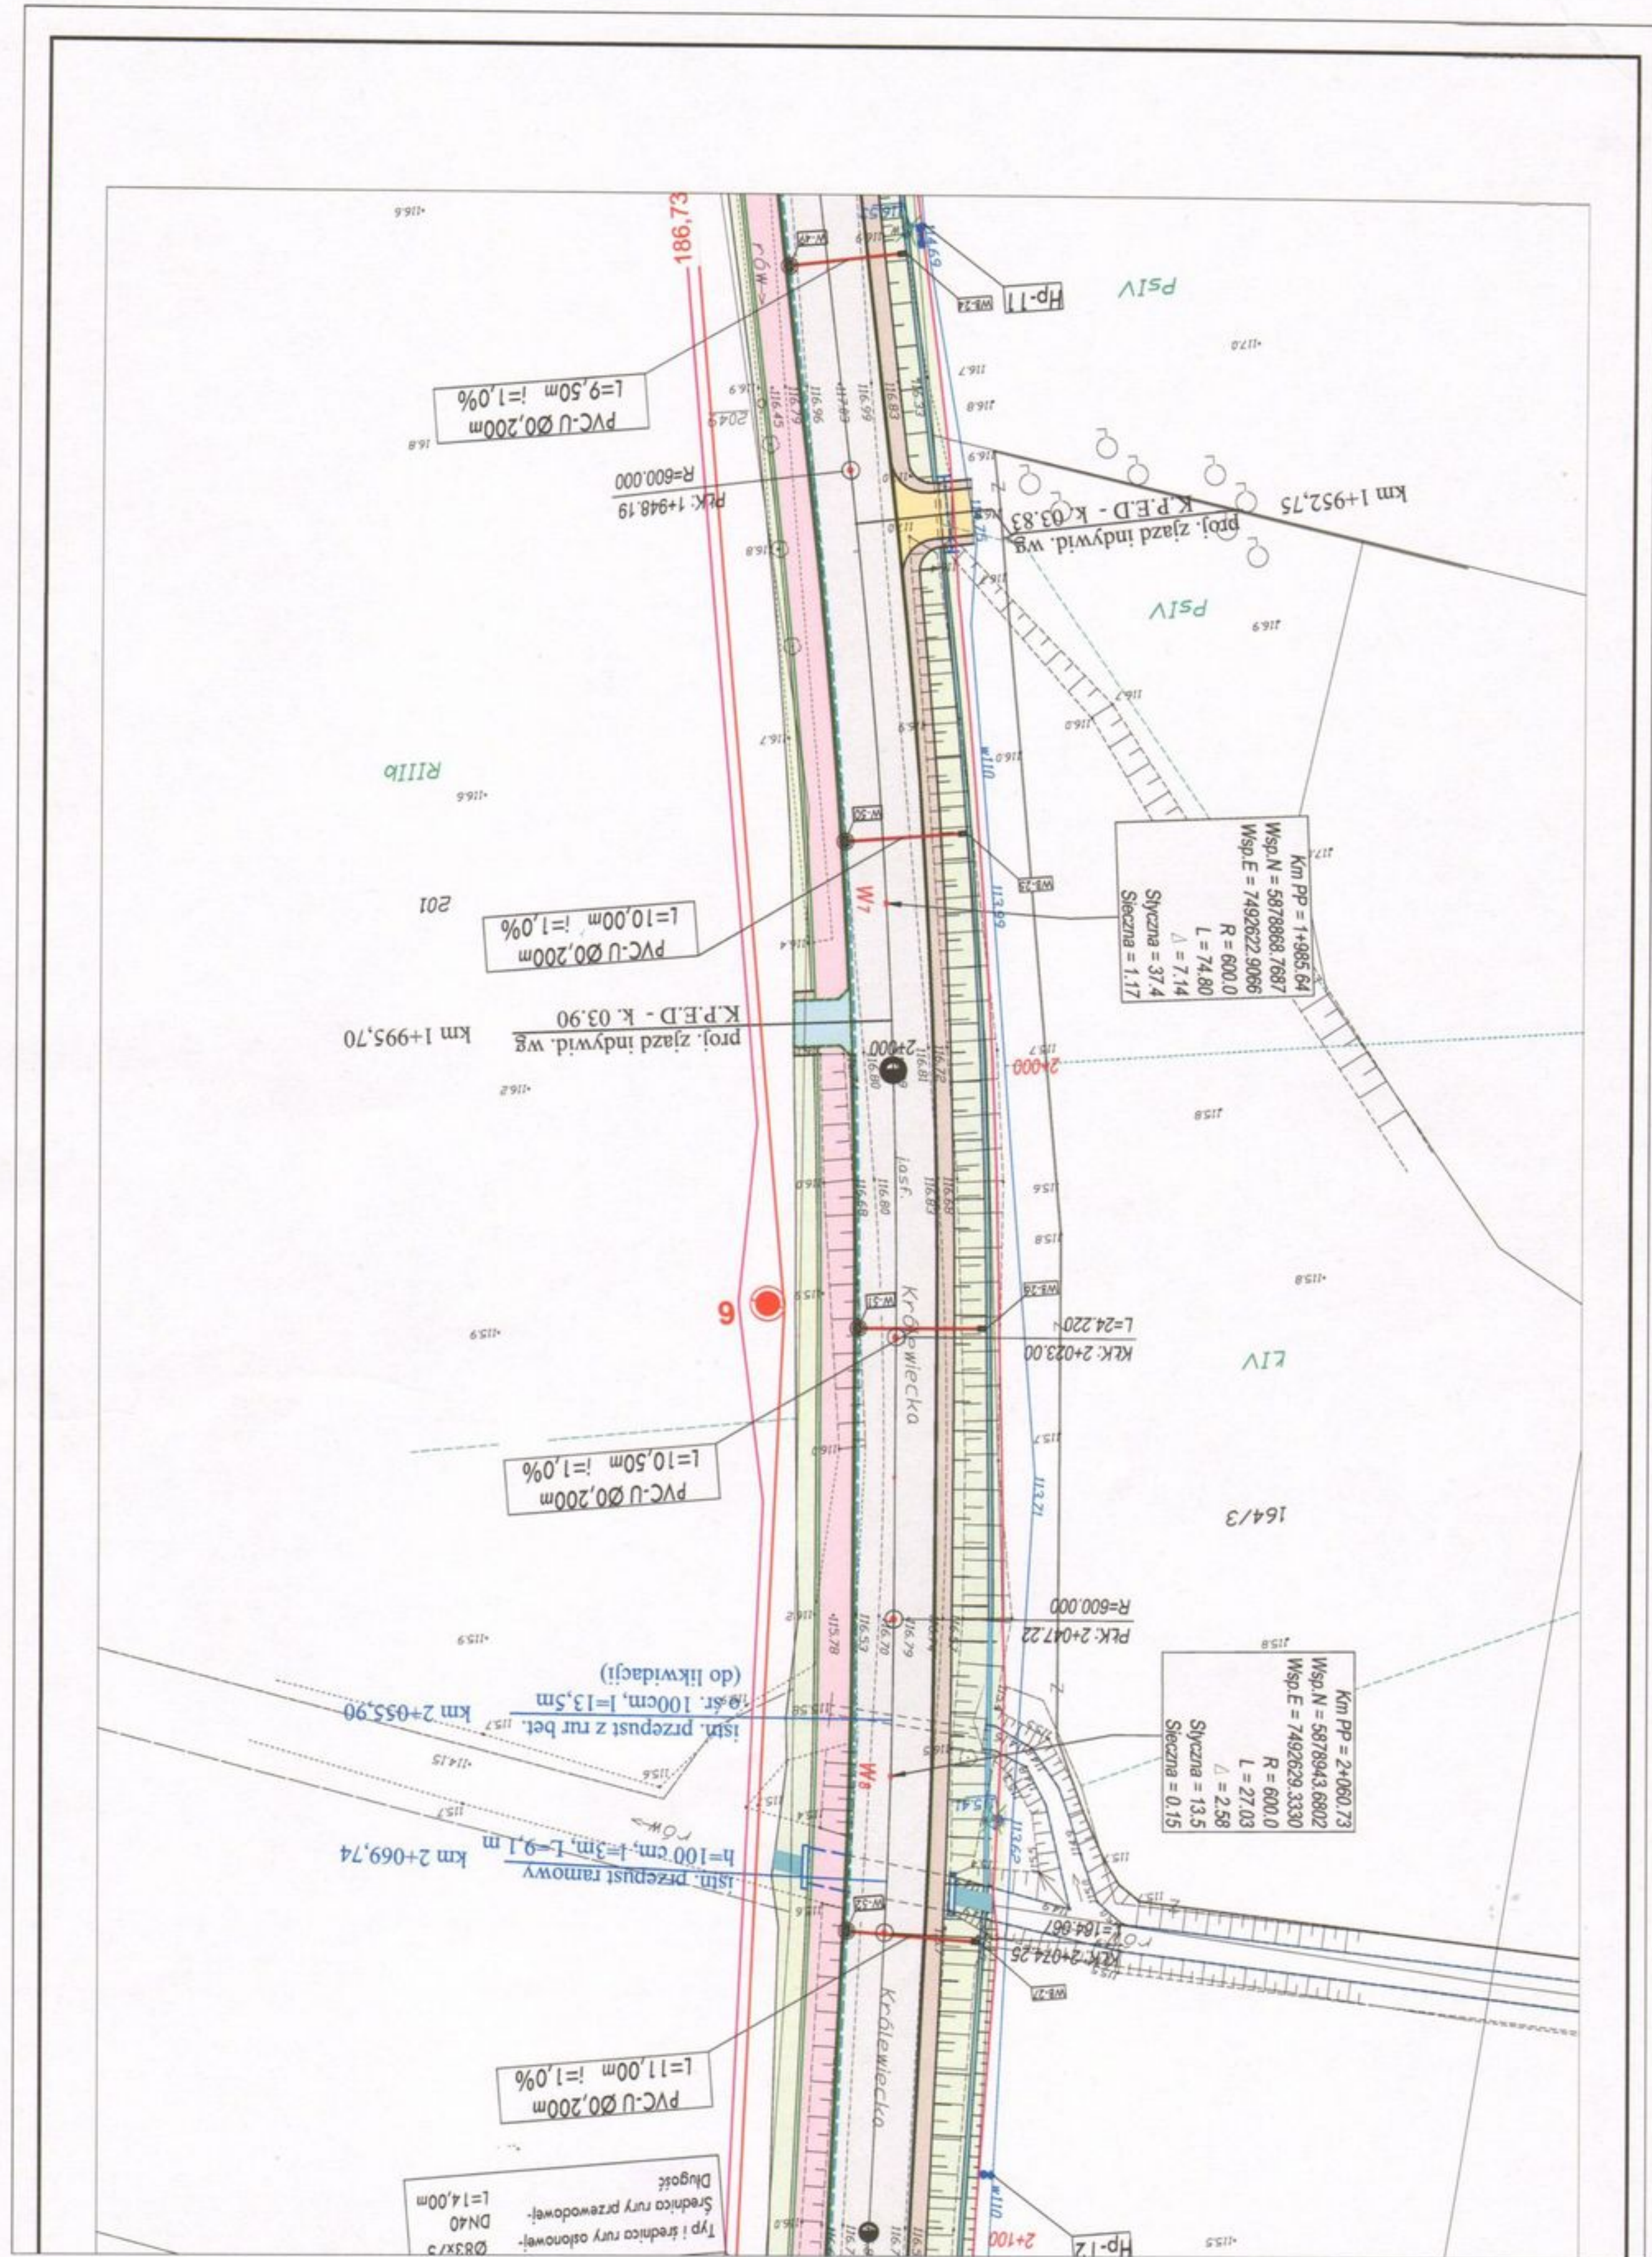

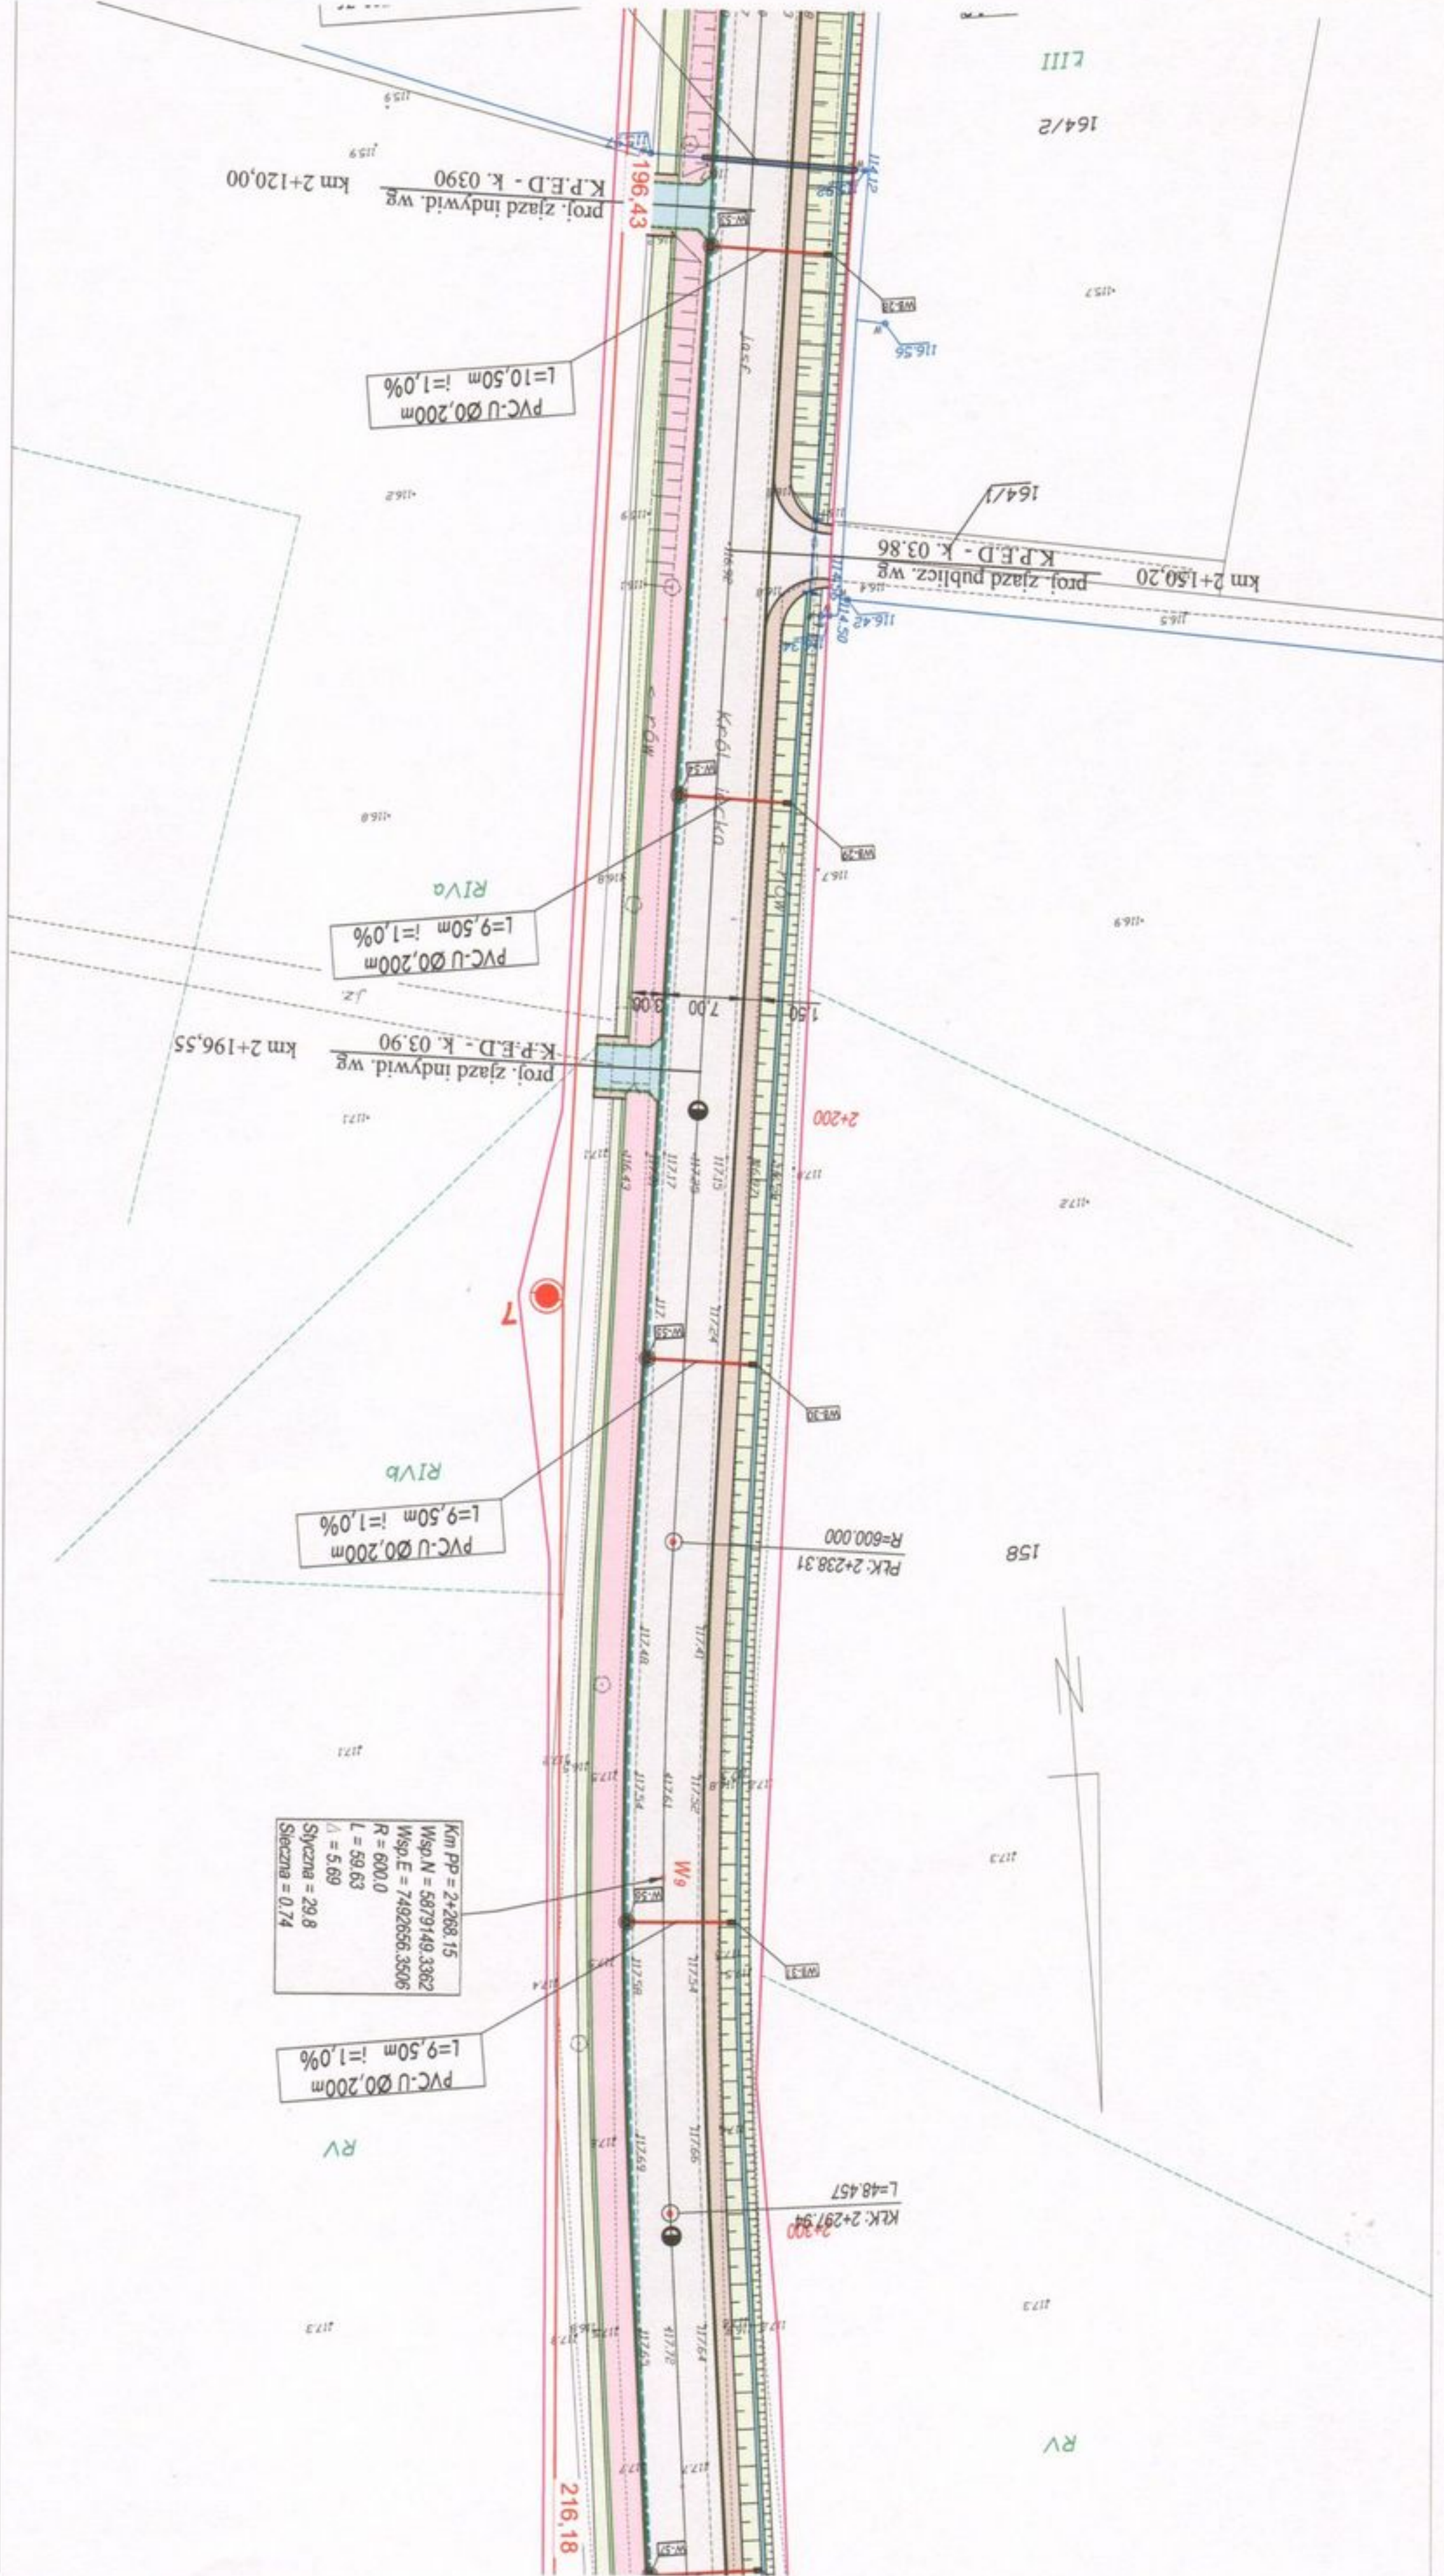

proj. zjazd indywid. wg
K.P.E.D. - k. 0390
km 2+120,00

PVC-U Ø0,200m
l=10,50m i=1,0%

proj. zjazd publicz. wg
K.P.E.D. - k. 03,86
km 2+150,20

PVC-U Ø0,200m
l=9,50m i=1,0%

proj. zjazd indywid. wg
K.P.E.D. - k. 03,90
km 2+196,55


PVC-U Ø0,200m
l=9,50m i=1,0%

Km PP = 2+288,15
Wsp. N = 5879149,3362
Wsp. E = 7492656,3506
R = 600,0
L = 58,63
Δ = 5,69
Skrętna = 29,8
Skrętna = 0,74

PVC-U Ø0,200m
l=9,50m i=1,0%

KLK. 2+297,94
L=48,457

216,18

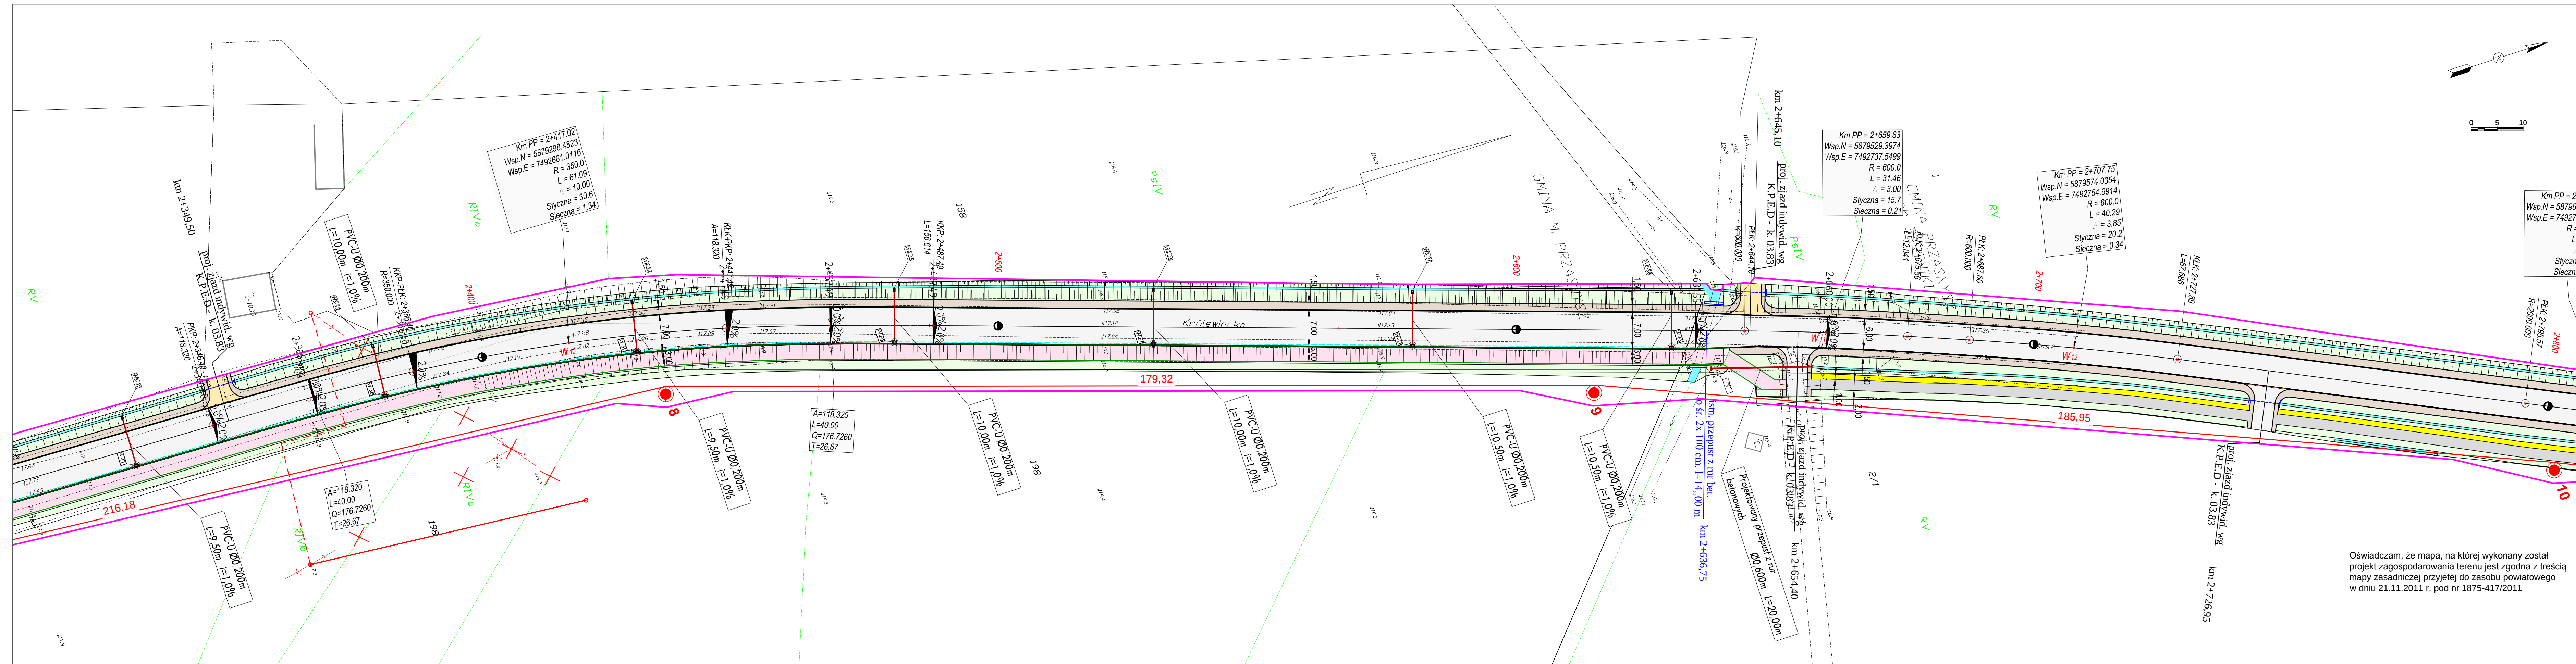

Oświadczam, że mapa, na której wykonany został projekt zagospodarowania terenu jest zgodna z treścią mapy zasadniczej przyjętej do zasobu powiatowego w dniu 21.11.2011 r. pod nr 1875-417/2011

LEGENDA

Branża drogowa:

- proj. nakładka z betonu asfaltowego
- proj. jezdnia z betonu asfaltowego
- ścieżka rowerowa z betonu asfaltowego
- nawierzchnia z kostki bet. gr. 8 cm
- nawierzchnia z kostki bet. gr. 8 cm
- jezdnia z kruszywa naturalnego
- pobocza z kruszywa naturalnego
- skarpki wykopu i nasypu
- teren pod uzbrojenie obce
- krawężnik wyniesiony 12 cm (15x30x75)
- krawędź jezdni (przekrój szlakowy)
- krawędź pobocza
- opomnik betonowy wtopiony (12x25)
- obrzeże betonowe 8x30x75
- proj. dno rowu
- proj. przepust pod zjazdem (rury o śr. 400)

Branża sanitarna:


- proj. przebudowa kan. deszczowej kd Dn 400 / 500 z rur śr. 400 / 500 mm
- proj. przebudowa kan. deszczowej kd Dn 400/500 z rur śr. 400 / 500 mm
- proj. studnia kd Dn 1200 (ozn. np. D-12)
- przykanalik z wpustem ulicznym (ozn. np. W-17)
- rury PVC SDR 34 śr. 200 mm
- projektowana przebudowa sieci wodociągowej z rur PE 100 SDR 17 śr. 355 / 160 / 110
- przykanalik z umocnionym wylotem (ozn. np. WB-17)
- P-01 - projektowany trójnik
- T-01 - projektowany węzeł połączeniowy
- N-01 - obejma do mocowania rur PE bez odciążenia + zasawa z gwintem zewnętrznym oraz kielichem do rur PE
- Z-01 - załamanie
- U-01 - ugięcie

Branża telekomunikacyjna:


- proj. kable telefoniczne
- złącze kablowe rozdzielcze
- złącze przelotowe
- ślupek kablowy rozdzielczy
- rura ochronna HDPE
- linia telefoniczna do likwidacji

Branża elektryczna:

- linia kablowa WN
- linia napowietrzna WN z długością przęsła
- słup linii napowietrznej WN
- linia kablowa SN
- linia napowietrzna SN
- słup linii napowietrznej SN
- stacja transformatorowa SN/nn
- linia kablowa nn
- linia napowietrzna nn
- słup linii napowietrznej nn
- słup z oświetleniem drogowym
- granica zajętości terenu pod inwestycję

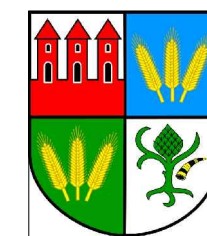

INWESTOR	POWIAT PRZASNYSKI 06-300 Przasnysz, ul. Św. St. Kostki		
JEDNOSTKA PROJEKTOWA	WILECh Spółka Cywilna 06-400 Ciechanów, ul. Akacjowa 5		
ZAMIERZENIE BUDOWLANE	ROZBUDOWA DP NR 3213W PRZASNYSZ-KOBYLAKI-BRZEŃSKI KOŁAKI ORAZ ODC. DP NR 3234W STARA WIEŚ - CHORZELE - KRASNOSIELC		
OBIEKT BUDOWLANY	DROGA POWIATOWA NR 3213W ODCINEK OD KM 0+000 DO KM 24+373.02		
TYTUŁ RYSUNKU	PLAN ZAGOSPODAROWANIA TERENU		
STADIUM	PROJEKT BUDOWLANY		
Nr rys.	skala: 1:500	data: luty 2012	
2/6	Imię i nazwisko	Uprawnienia	Podpis
PROJEKTOWAŁ	tech. Wiktor Łysko	w spec.konst.-int. w zakr. drog. 153/93.03	
SPRAWDZIŁ	mgr inż. Lech Klicki	w specjalności drogowej MAZ/0008/POD/10	
PROJEKTOWAŁ	mgr inż. J. M. Pietrzak	w zakr.sieci i instalacji sanitarnych Cie-481	
ASYSTENT PROJEKTANTA	mgr inż. M. Witkowski		
SPRAWDZIŁ	mgr inż. M. Milewski	w zakr.sieci i instalacji sanitarnych MAZ/IS/2572/02	
ASYSTENT PROJEKTANTA	inż. Z. Malinowski		
PROJEKTOWAŁ	tech. A. Kulas	w zakr.telekomunikacji przewodowej 1447/99/U	
PROJEKTOWAŁ	inż. J. Kukliński	w zakr.sieci i instalacji i urządzeń elektrycznych i elektroenergetycznych - WAM/0068/PWOE/11	
ASYSTENT PROJEKTANTA	inż. P. Kulesza		
SPRAWDZIŁ	mgr inż. D. Naruszewicz	w zakr.sieci i instalacji i urządzeń elektrycznych i elektroenergetycznych - 107/01/OK	

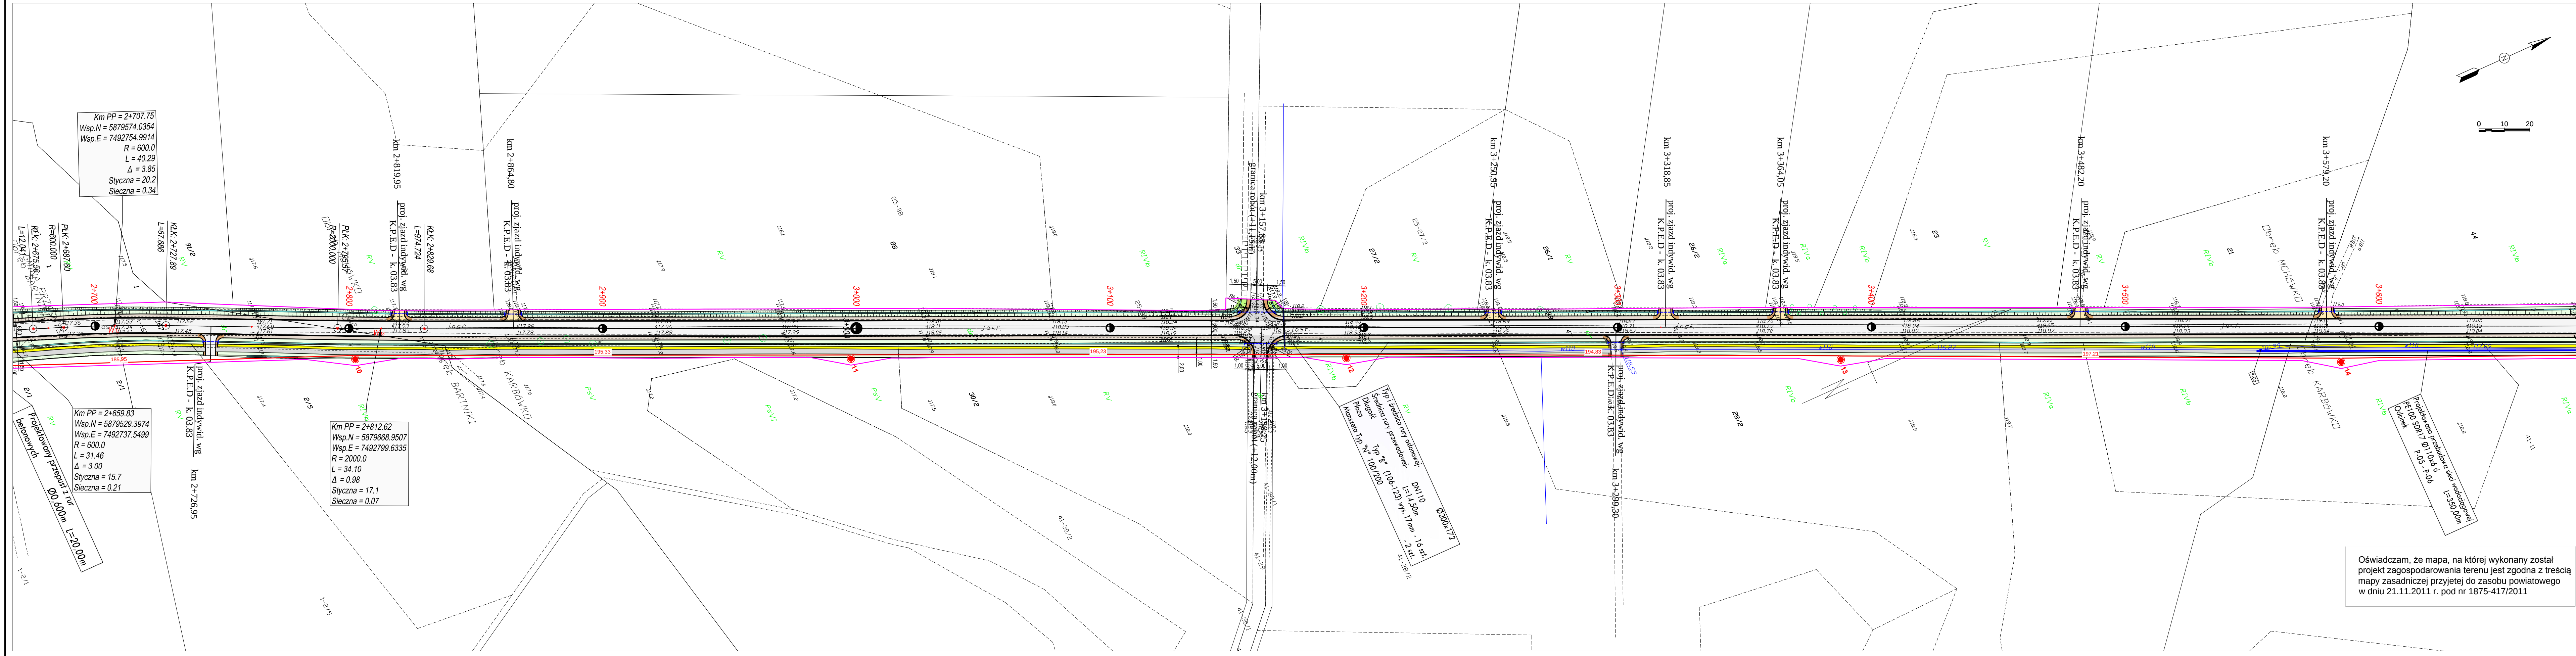


- LEGENDA**
- Branża drogowa:**
- proj. nakładka z betonu asfaltowego
 - proj. jezdnia z betonu asfaltowego
 - ścieżka rowerowa z betonu asfaltowego
 - nawierzchnia z kostki bet. gr. 8 cm
 - nawierzchnia z kostki bet. gr. 8 cm
 - jezdnia z kruszywa naturalnego
 - pobocza z kruszywa naturalnego
 - skarpy wykopu i nasypu
 - teren pod uzbrojenie obce
 - krawężnik wyniesiony 12 cm (15x30x75)
 - krawędź jezdni (przekrój szlakowy)
 - krawędź pobocza
 - opornik betonowy wtopiony (12x25)
 - obrzeże betonowe 8x30x75
 - proj. dno rowu
 - proj. przepust pod zjazdem (rury o śr. 40 cm)
- Branża sanitarna:**
- proj. przebudowa kan. deszczowej kd Dn 400 /500 z rur śr. 400 / 500 mm
 - proj. przebudowa kan. deszczowej kd Dn 400/500 z rur śr. 400 / 500 mm
 - proj. studnia kd Dn 1200 (ozn. np. D-12)
 - przykanalik z wpustem ulicznym (ozn. np. W-17) rury PVC SDR 34 śr. 200 mm
 - projektowana przebudowa sieci wodociągowej z rur PE 100 SDR 17 śr. 355 / 160 / 110
 - projektowana rura ochronna wodociągu
 - przykanalik z umocnionym wylotem (ozn. np. WB-17)
 - P-01 - projektowany węzeł połączeniowy
 - T-01 - projektowany trójnik
 - N-01 - obejmą do mocowania rur PE bez odciążenia + zasuwą z gwintem zewnętrznym oraz kielichem do rur PE
 - Hp-01 - projektowany hydrant naziemny/podziemny
 - Z-01 - zalamanie
 - U-01 - ugięcie
- Branża telekomunikacyjna:**
- proj. kabły telefoniczne
 - złącze kablowe rozdzielcze
 - złącze przelotowe
 - słupek kablowy rozdzielczy
 - rura ochronna HDPE
 - linia telefoniczna do likwidacji
- Branża elektryczna:**
- linia kablowa WN
 - linia napowietrzna WN z długością przęsła
 - słup linii napowietrznej WN
 - linia kablowa SN
 - linia napowietrzna SN
 - słup linii napowietrznej SN
 - stacja transformatorowa SN/nn
 - linia kablowa nn
 - linia napowietrzna nn
 - słup linii napowietrznej nn
 - słup z oświetleniem drogowym
 - granica zajętości terenu pod inwestycję

Oświadczam, że mapa, na której wykonany został projekt zagospodarowania terenu jest zgodna z treścią mapy zasadniczej przyjętej do zasobu powiatowego w dniu 21.11.2011 r. pod nr 1875-417/2011



INWESTOR	POWIAT PRZASNYSKI 06-300 Przasnysz, ul. Św. St. Kostki		
JEDNOSTKA PROJEKTOWA	WILECh Spółka Cywilna 06-400 Ciechanów, ul. Akacjowa 5		
ZAMIERZENIE BUDOWLANE	ROZBUDOWA DP NR 3213W PRZASNYSZ-KOBYLAKI-BRZESKI KOŁAKI ORAZ ODC. DP NR 3234W STARA WIEŚ - CHORZELE - KRASNOSIELC		
OBIEKT BUDOWLANY	DROGA POWIATOWA NR 3213W ODCINEK OD KM 0+000 DO KM 24+373.02		
TYTUŁ RYSUNKU	PLAN ZAGOSPODAROWANIA TERENU		
STADIUM	PROJEKT BUDOWLANY		
Nr rys.	skala: 1:1000	data: luty 2012	
2/7	Imię i nazwisko	Uprawnienia	Podpis
PROJEKTOWAŁ	tech. Wiktor Lysko	w spec.konst.inż.w zakr.droóg	
SPRAWDZIŁ	mgr inż. Lech Klicki	w specjalności drogowej MAZ/0008/POD/10	
PROJEKTOWAŁ	mgr inż. J. M. Pietrzak	w zakr.sieci i instalacji sanitarnych Cie-4:81	
ASYSTENT PROJEKTANTA	mgr inż. M. Witkowski		
SPRAWDZIŁ	mgr inż. M. Milewski	w zakr.sieci i instalacji sanitarnych MAZ/IS/2572/02	
ASYSTENT PROJEKTANTA	inż. Z. Malinowski		
PROJEKTOWAŁ	tech. A. Kulas	w zakr.telekomunikacji przewodowej 1447/99/U	
PROJEKTOWAŁ	inż. J. Kukliński	w zakr.sieci i instalacji i urządzeń elektrycznych i elektroenergetycznych - WAM/0068/PWOE/11	
ASYSTENT PROJEKTANTA	inż. P. Kulesza		
SPRAWDZIŁ	mgr inż. D. Naruszewicz	w zakr.sieci i instalacji i urządzeń elektrycznych i elektroenergetycznych - 107/01/OL	

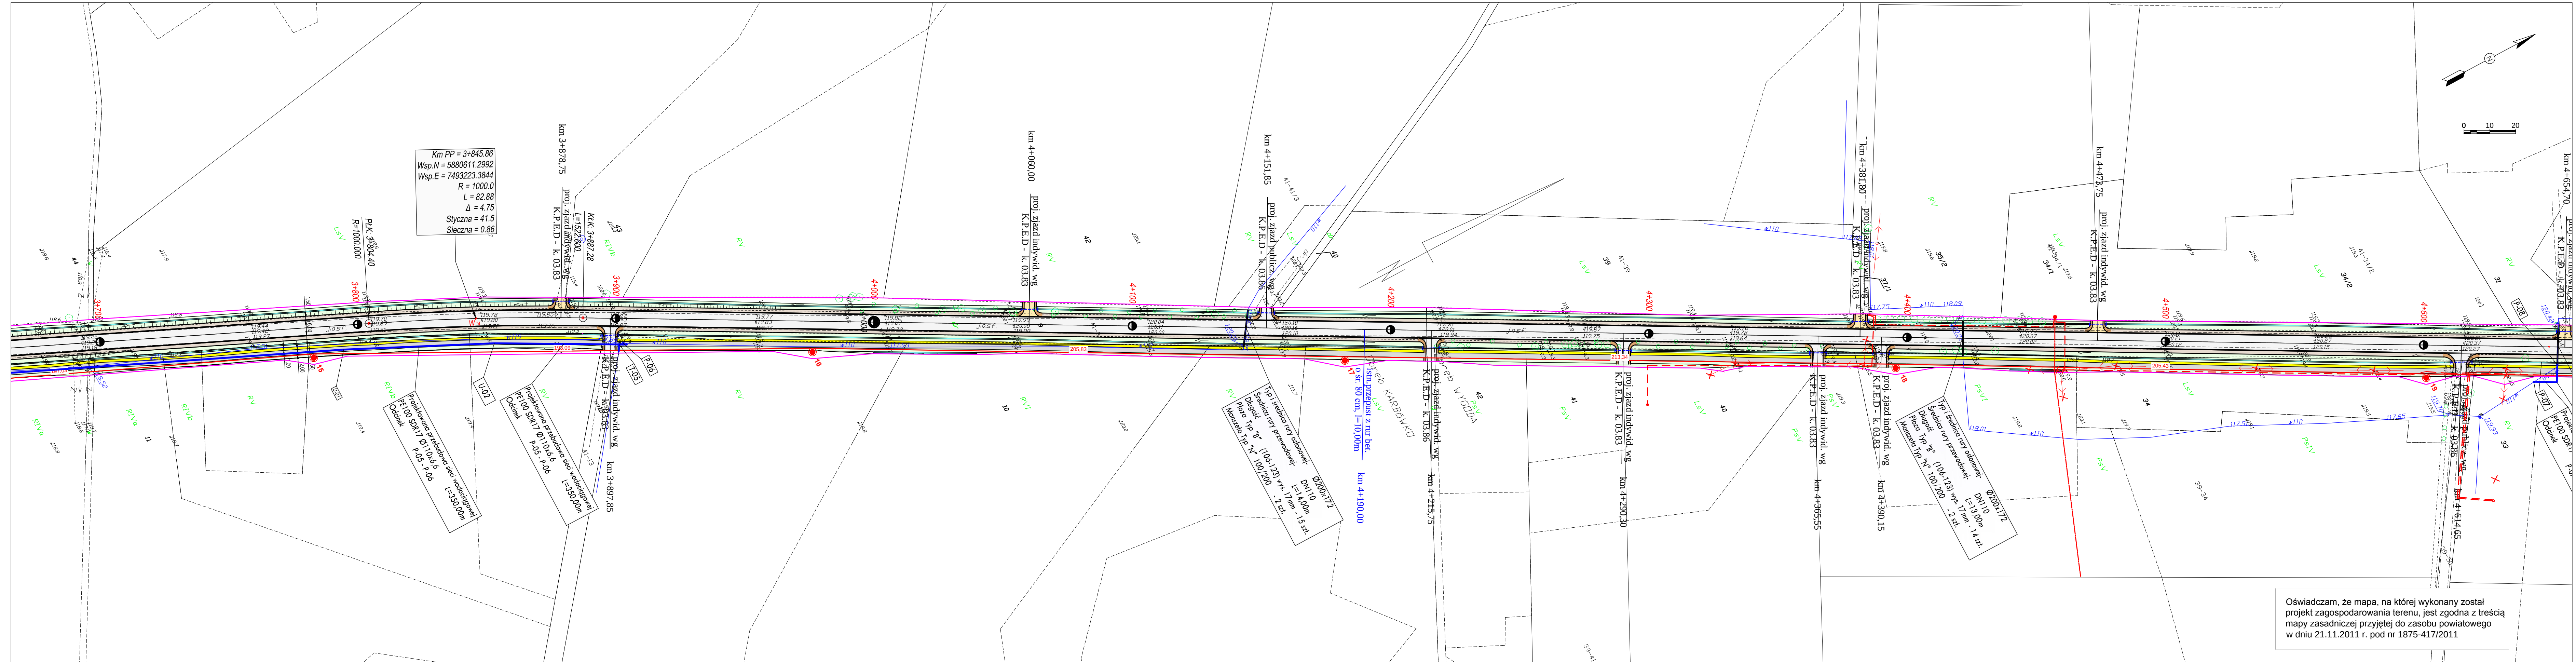

Oświadczam, że mapa, na której wykonany został projekt zagospodarowania terenu, jest zgodna z treścią mapy zasadniczej przyjętej do zasobu powiatowego w dniu 21.11.2011 r. pod nr 1875-417/2011

LEGENDA

proj. nakładka z betonu asfaltowego

proj. jezdnia z betonu asfaltowego

ścieżka rowerowa z betonu asfaltowego

nawierzchnia z kostki bet. gr. 8 cm

nawierzchnia z kostki bet. gr. 8 cm

jezdnia z kruszywa naturalnego

pobocza z kruszywa naturalnego

skarpy wykopu i nasypu

teren pod uzbrojenie obce

krawężnik wyniesiony 12 cm (15x30x75)

krawędź jezdni (przekrój szlakowy)

krawędź pobocza

opomnik betonowy wtopiony (12x25)

obrzeże betonowe 8x30x75

proj. dno rowu

proj. przepust pod zjazdem (rury o śr. 40 cm)

Branża sanitarna:

proj. przebudowa kan. deszczowej kd Dn 400 /500 z rur śr. 400 / 500 mm

proj. przebudowa kan. deszczowej kd Dn 400/500 z rur śr. 400 / 500 mm

proj. studnia kd Dn 1200 (ozn. np. D-12)

przykanalik z wpustem ulicznym (ozn. np. W-17)

rury PVC SDR 34 śr. 200 mm

projektowana przebudowa sieci wodociągowej z rur PE 100 SDR 17 śr. 355 / 160 / 110

projektowana rura ochronna wodociągu

przykanalik z umocnionym wylotem (ozn. np. WB-17)

P-01 - projektowany trójnik

T-01 - projektowany węzeł połączeniowy

N-01 - projektowany trójnik

N-01 - obejmą do mocowania rur PE bez odcięcia + zasuwa z gwintem zewnętrznym oraz kielichem do rur PE

Z-01 - załamanie

U-01 - ugięcie

Branża telekomunikacyjna:

proj. kable telefoniczne

złącze kablowe rozdzielcze

złącze przelotowe

słupek kablowy rozdzielczy

rura ochronna HDPE

linia telefoniczna do likwidacji

Branża elektryczna:

linia kablowa WN

linia napowietrzna WN z długością przęsła

słup linii napowietrznej WN

linia kablowa SN

linia napowietrzna SN

słup linii napowietrznej SN

stacja transformatorowa SN/nn

linia kablowa nn


linia napowietrzna nn

słup linii napowietrznej nn

słup z oświetleniem drogowym

granica zajętości terenu pod inwestycję

POWIAT PRZASNYSKI			
INWESTOR	06-300 Przasnysz, ul. Św. St. Kostki		
JEDNOSTKA PROJEKTOWA	WILECh Spółka Cywilna		
ZAMIERZENIE BUDOWLANE	ROZBUDOWA DP NR 3213W PRZASNYSZ-KOBYLAKI-BRZEŃSKI KOŁAKI ORAZ ODC. DP NR 3234W STARA WIEŚ - CHORZELE - KRASNOSIELC		
OBIEKT BUDOWLANY	DROGA POWIATOWA NR 3213W ODCINKI OD KM 0+000 DO KM 24+373.02		
TYTUŁ RYSUNKU	PLAN ZAGOSPODAROWANIA TERENU		
STADIUM	PROJEKT BUDOWLANY		
Nr rys.	skala: 1:1000	data: luty 2012	
2/8	Imię i nazwisko	Uprawnienia	Podpis
PROJEKTOWAŁ	tech. Wiktor Lysko	w spec.konstr.inż. w zakr. dróg 15395.03	
SPRAWDZIŁ	mgr inż. Lech Klicki	w specjalności drogowej MAZ/0008/P000/10	
PROJEKTOWAŁ	mgr inż. J. M. Pietrzak	w zakr.sieci i instalacji sanitarnych Cie-4/81	
ASYSTENT PROJEKTANTA	mgr inż. M. Witkowski		
SPRAWDZIŁ	mgr inż. M. Milewski	w zakr.sieci i instalacji sanitarnych MAZ/IS/2572/02	
ASYSTENT PROJEKTANTA	inż. Z. Malinowski		
PROJEKTOWAŁ	tech. A. Kulas	w zakr.telekomunikacji przewodowej 1447/99/U	
PROJEKTOWAŁ	inż. J. Kukliński	w zakr.sieci i instalacji i urządzeń elektrycznych i elektroenergetycznych - WAM/0068/PW0E/11	
ASYSTENT PROJEKTANTA	inż. P. Kulesza		
SPRAWDZIŁ	mgr inż. D. Naruszewicz	w zakr.sieci i instalacji i urządzeń elektrycznych i elektroenergetycznych - 107/01/OL	

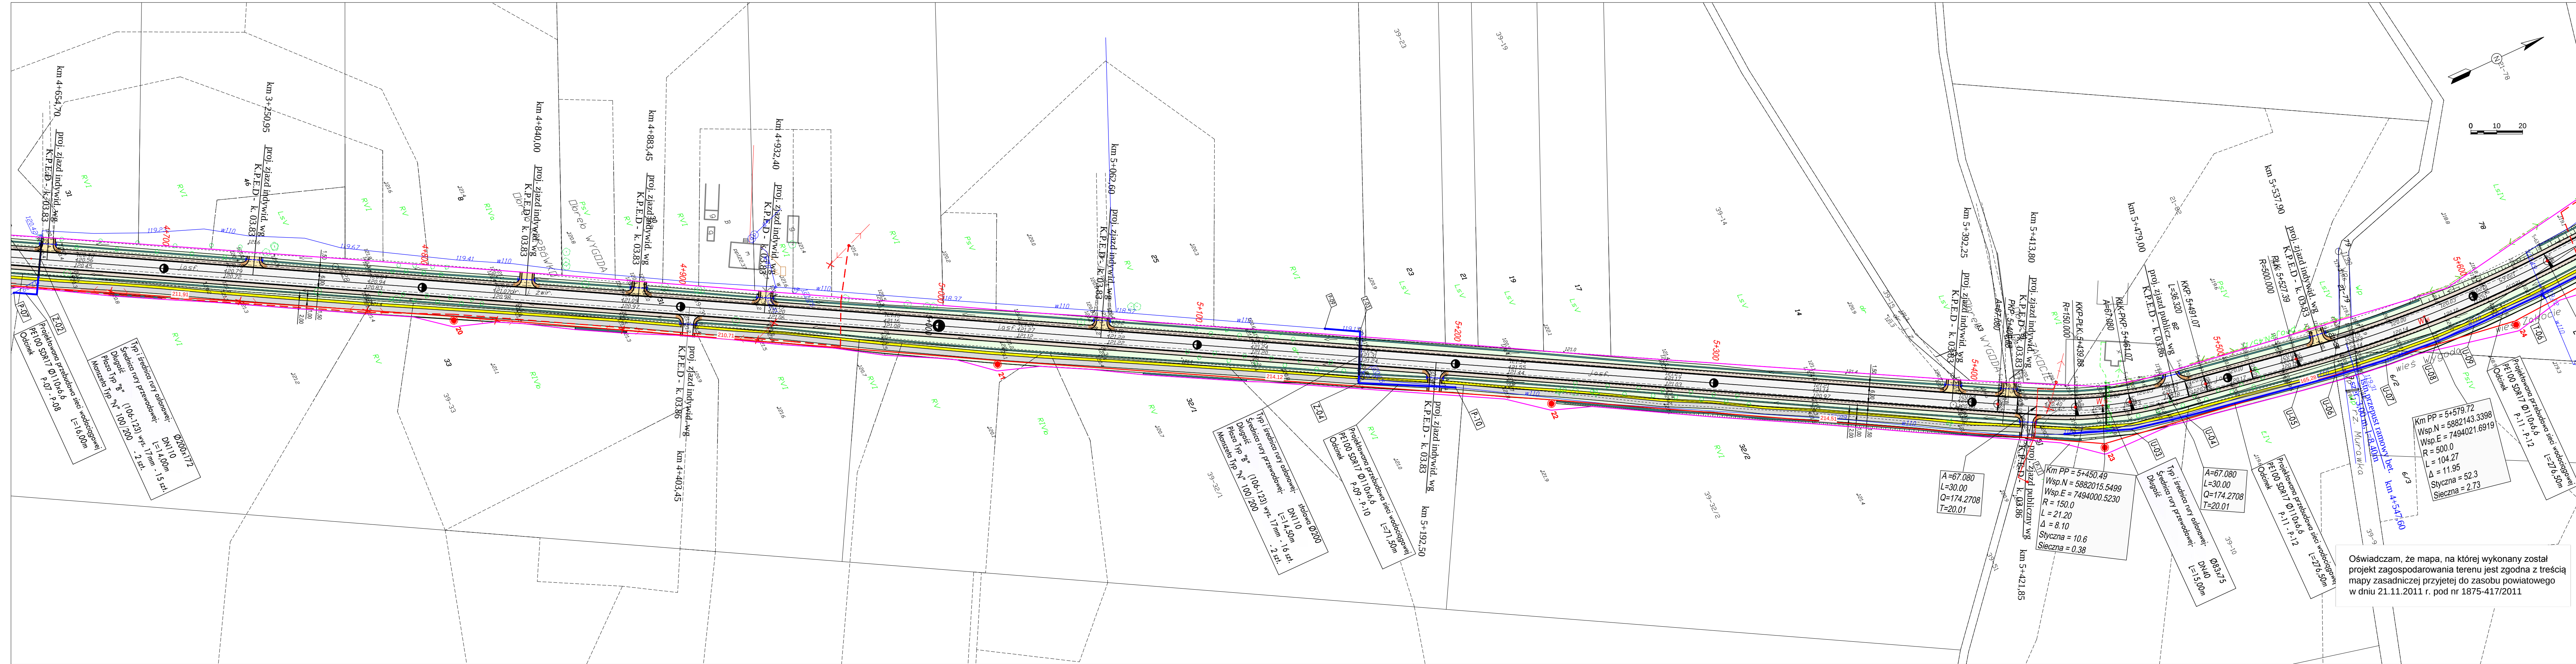

INWESTOR	POWIAT PRZASNYSKI 06-300 Przasnysz, ul. Św. St. Kostki		
JEDNOSTKA PROJEKTOWA	WILECh Spółka Cywilna 06-400 Ciechanów, ul. Akacjiowa 5		
ZAMIERZENIE BUDOWLANE	ROZBUDOWA DP NR 3213W PRZASNYSZ-KOBYLAKI-BRZESKI KOŁAKI ORAZ ODC. DP NR 3234W STARA WIEŚ - CHORZELE - KRASNOSIELC		
OBIEKT BUDOWLANY	DROGA POWIATOWA NR 3213W ODCINEK OD KM 0+000 DO KM 24+373.02		
TYTUŁ RYSUNKU	PLAN ZAGOSPODAROWANIA TERENU Arkusz 9 - Oś Dp3213W odc nr 1 (4+652.000 - 5+633.000)		
STADIUM	PROJEKT BUDOWLANY		
Nr rys.	skala: 1:1000	data: luty 2012	
2/9	Imię i nazwisko	Uprawnienia	Podpis
PROJEKTOWAŁ	tech. Wiktor Lysko	w spec.konst.inz. w zakr. dróg 15393.03	
SPRAWDZIŁ	mgr inż. Lech Klicki	w specjalności drogowej MAZ/0008/PD/010	
PROJEKTOWAŁ	mgr inż. J. M. Pietrzak	w zakr.sieci i instalacji sanitarnych Cie-4/81	
ASYSTENT PROJEKTANTA	mgr inż. M. Witkowski		
SPRAWDZIŁ	mgr inż. M. Milewski	w zakr.sieci i instalacji sanitarnych MAZ/IS/2572/02	
ASYSTENT PROJEKTANTA	inż. Z. Malinowski		
PROJEKTOWAŁ	tech. A. Kulas	w zakr.telekomunikacji przewodowej 1447/99/U	
PROJEKTOWAŁ	inż. J. Kukliński	w zakr.sieci i instalacji i urządzeń elektrycznych i urządzeń elektroenergetycznych - WAM/0068/PW/0211	
ASYSTENT PROJEKTANTA	inż. P. Kulesza		
SPRAWDZIŁ	mgr inż. D. Naruszewicz	w zakr.sieci i instalacji i urządzeń elektrycznych i elektroenergetycznych - 107/01/OL	



- LEGENDA**
- Branża drogowa:**
- proj. nakładka z betonu asfaltowego
 - proj. jezdnia z betonu asfaltowego
 - ścieżka rowerowa z betonu asfaltowego
 - nawierzchnia z kostki bet. gr. 8 cm
 - nawierzchnia z kostki bet. gr. 8 cm
 - jezdnia z kruszywa naturalnego
 - pobocza z kruszywa naturalnego
 - skarpki wykopu i nasypu
 - teren pod uzbrojenie obce
 - krawężnik wyniesiony 12 cm (15x30x75)
 - krawędź jezdni (przekrój szlakowy)
 - krawędź pobocza
 - opornik betonowy wtopiony (12x25)
 - obrzeże betonowe 8x30x75
 - proj. dno rowu
 - proj. przepust pod zjazdem (rury o śr. 40 cm)

- Branża sanitarna:**
- proj. przebudowa kan. deszczowej kłd Dn 400 / 500 z rur śr. 400 / 500 mm
 - proj. przebudowa kan. deszczowej kłd Dn 400/500 z rur śr. 400 / 500 mm
 - proj. studnia kłd Dn 1200 (ozn. np. D-12)
 - przykanalik z wpustem ulicznym (ozn. np. W-17)
 - rury PVC SDR 34 śr. 200 mm
 - projektowana przebudowa sieci wodociągowej z rur PE 100 SDR 17 śr. 355 / 160 / 110
 - przykanalik z umocnionym wylotem (ozn. np. WB-17)
 - P-01 - projektowany węzeł połączeniowy
 - T-01 - projektowany trójnik
 - N-01 - obejma do mocowania rur PE bez odcięcia + zasuwa z gwintem zewnętrznym oraz kielichem do rur PE
 - Hp-01 - projektowany hydrant naziemny/podziemny
 - Z-01 - załamanie
 - U-01 - ugięcie


- Branża telekomunikacyjna:**
- proj. kabie telefoniczne
 - złącze kablowe rozdzielcze
 - złącze przelotowe
 - słupek kablowy rozdzielczy
 - rura ochronna HDPE
 - linia telefoniczna do likwidacji

- Branża elektryczna:**
- linia kablowa WN
 - linia napowietrzna WN z długością przęsła
 - słup linii napowietrznej WN
 - linia kablowa SN
 - linia napowietrzna SN
 - słup linii napowietrznej SN
 - stacja transformatorowa SN/nn
 - linia kablowa nn
 - linia napowietrzna nn
 - słup linii napowietrznej nn
 - słup z oświetleniem drogowym
 - granica zajętości terenu pod inwestycję




INWESTOR	POWIAT PRZASNYSKI 06-300 Przasnysz, ul. Św. St. Kostki		
JEDNOSTKA PROJEKTOWA	WILECh Spółka Cywilna 06-400 Ciechanów, ul. Akacjowa 5		
ZAMIERZENIE BUDOWLANE	ROZBUDOWA DP NR 3213W PRZASNYSZ-KOBYLAKI-BRZESKI KOŁAKI ORAZ ODC. DP NR 3234W STARA WIEŚ - CHORZELE - KRASNOSIELC		
OBIEKT BUDOWLANY	DROGA POWIATOWA NR 3213W ODCINEK OD KM 0+000 DO KM 24+373.02		
TYTUŁ RYSUNKU	PLAN ZAGOSPODAROWANIA TERENU Arkusz 10 - Oś Dp3213W odc nr 1 (5+633.000 - 6+614.000)		
STADIUM	PROJEKT BUDOWLANY		
Nr rys.	skala: 1:1000	data: luty 2012	
2/10	Imię i nazwisko	Uprawnienia	Podpis
PROJEKTOWAŁ	tech. Wiktor Łysko	w spec.konst.inz. w zakr. dróg	
SPRAWDZIŁ	mgr inż. Lech Klicki	w specjalności drogowej MAZ/0008/POD/10	
PROJEKTOWAŁ	mgr inż. J. M. Pietrzak	w zakr.sieci i instalacji sanitarnych Cie-4/81	
ASYSTENT PROJEKTANTA	mgr inż. M. Witkowski		
SPRAWDZIŁ	mgr inż. M. Milewski	w zakr.sieci i instalacji sanitarnych MAZ/IS/2572/02	
ASYSTENT PROJEKTANTA	inż. Z. Malinowski		
PROJEKTOWAŁ	tech. A. Kulas	w zakr.telekomunikacji przewodowej 1447/99/U	
PROJEKTOWAŁ	inż. J. Kukliński	w zakr.sieci i instalacji i urządzeń elektrycznych i urządzeń elektroenergetycznych - WAM/0068/PWC/211	
ASYSTENT PROJEKTANTA	inż. P. Kulesza		
SPRAWDZIŁ	mgr inż. D. Naruszewicz	w zakr.sieci i instalacji i urządzeń elektrycznych i urządzeń elektroenergetycznych - 107/01/OL	

Oświadczam, że mapa, na której wykonany został projekt zagospodarowania terenu jest zgodna z treścią mapy zasadniczej przyjętej do zasobu powiatowego w dniu 21.11.2011 r. pod nr 1875-417/2011

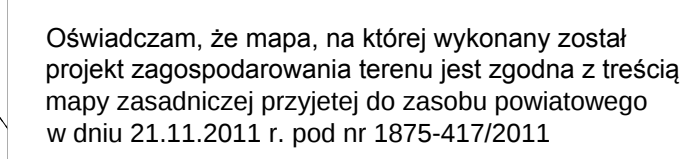

LEGENDA	
Brzoza drogowa:	
	proj. nakładka z betonu asfaltowego
	proj. jezdnia z betonu asfaltowego
	ścieżka rowerowa z betonu asfaltowego
	nawierzchnia z kostki bet. gr 6 cm
	nawierzchnia z kostki bet. gr 8 cm
	jezdnia z kruszywa naturalnego
	pobocza z kruszywa naturalnego
	skarpy wykupu i nasypu
	teren pod uzbrojenie obce
	krawężnik wyniesiony 12 cm (15x30x75)
	krawędź jezdni (przekrój szlakowy)
	krawędź pobocza
	opornik betonowy wtopiony (12x25)
	obrzeże betonowe 8x30x75
	proj. dno rowu
	proj. przepust pod jazdem (rury o śr. 40 cm)
Brzoza sanitarna:	
	proj. przebudowa kan. deszczowej kd Dn 400/500 z rur śr. 400 / 500 mm
	proj. przebudowa kan. deszczowej kd Dn 400/500 z rur śr. 400 / 500 mm
	proj. studnia kd Dn 1200 (ozn. np. D-12)
	przykanalik z wpustem ulicznym (ozn. np. W-17) rury PVC SDR 34 śr. 200 mm
	projektowana przebudowa sieci wodociągowej z rur PE 100 SDR 17 śr. 355 / 160 / 110
	projektowana rura ochronna wodociągu
	przykanalik z umocnionym wylotem (ozn. np. WB-17)
P-01	- projektowany węzeł połączeniowy
T-01	- projektowany trójnik
N-01	- objęcia do mocowania rur PE bez odciążenia + zasuwa z gwintem zewnętrznym oraz kielichem do rur PE
Hp-01	- projektowany hydrant naziemny/podziemny
Z-01	- zalamanie
U-01	- ugięcie
Brzoza telekomunikacyjna:	
	proj. kable telefoniczne
	złącze kablowe rozdzielcze
	złącze przelotowe
	słupek kablowy rozdzielczy
	rura ochronna HDPE
	linia telefoniczna do likwidacji
Brzoza elektryczna:	
	linia kablowa WN
	linia napowietrzna WN z długością przęsła
	słup linii napowietrznej WN
	linia kablowa SN
	linia napowietrzna SN
	słup linii napowietrznej SN
	stacja transformatorowa SN/nn
	linia kablowa nn
	linia napowietrzna nn
	słup linii napowietrznej nn
	słup z oświetleniem drogowym
	granica zażycia terenu pod inwestycję

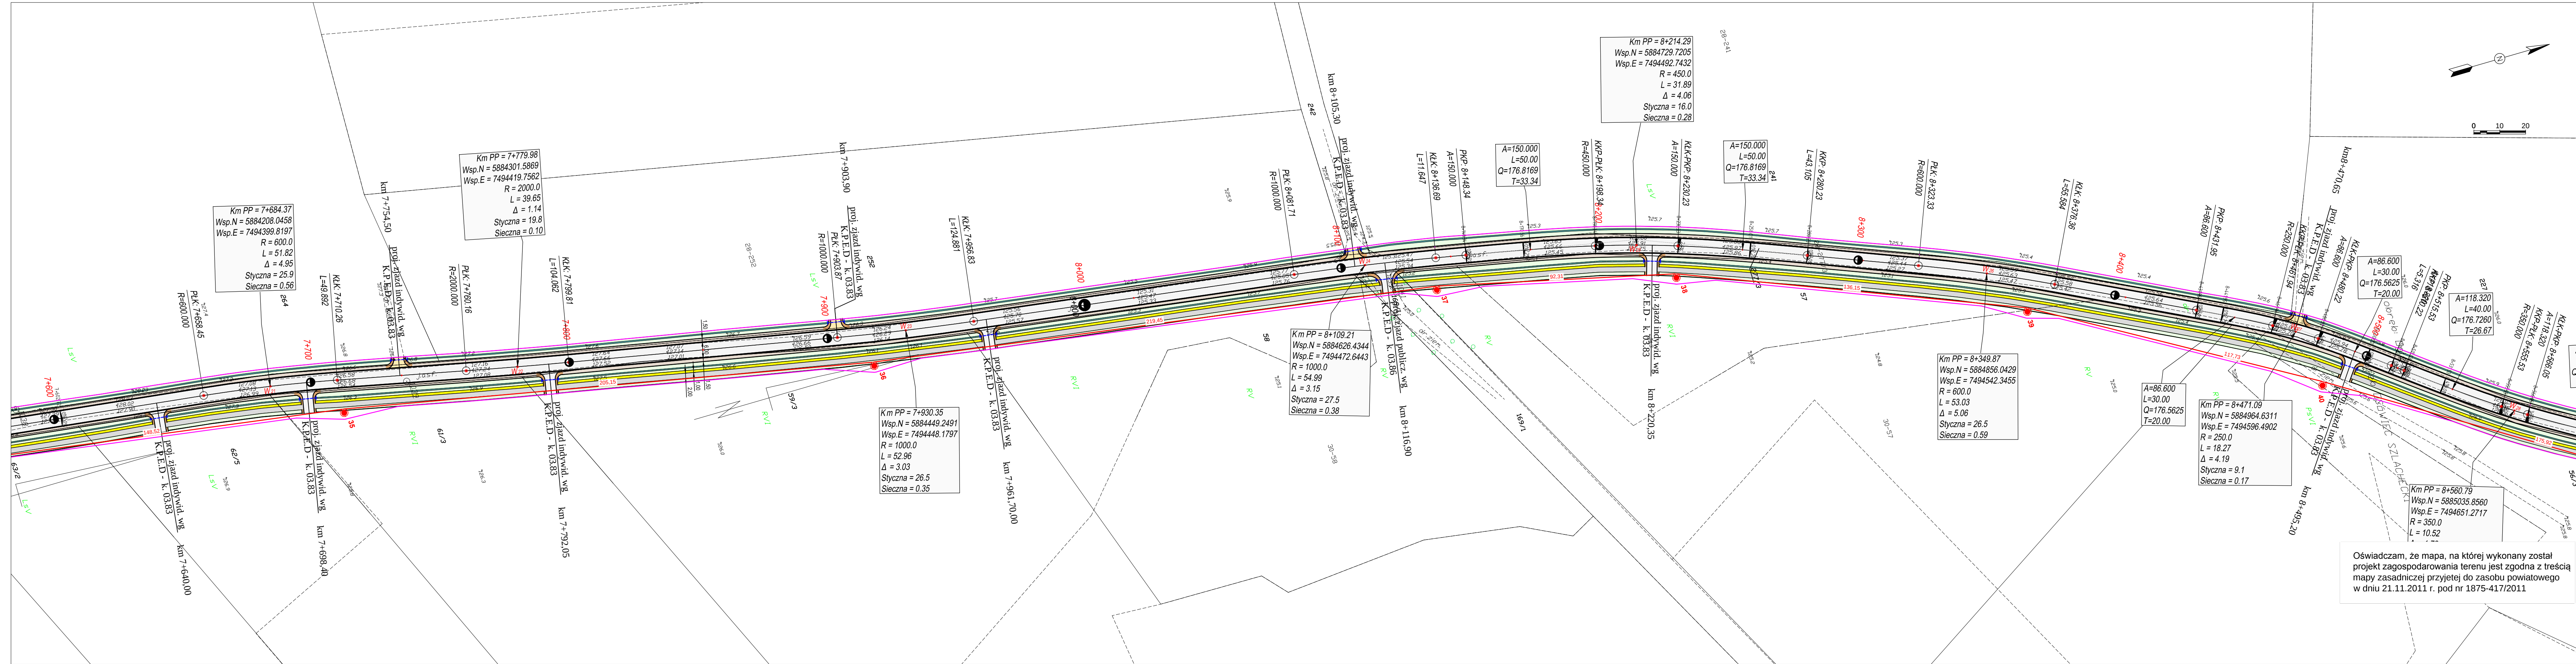

- LEGENDA**
- Branża drogowa:**
- proj. nakładka z betonu asfaltowego
 - proj. jezdnia z betonu asfaltowego
 - ścieżka rowerowa z betonu asfaltowego
 - nawierzchnia z kostki bet. gr. 8 cm
 - nawierzchnia z kostki bet. gr. 8 cm
 - jezdnia z kruszywa naturalnego
 - pobocza z kruszywa naturalnego
 - skarpy wykopu i nasypu
 - teren pod uzbrojenie obce
 - krawężnik wyniesiony 12 cm (15x30x75)
 - krawędź jezdni (przekrój szlaku)
 - krawędź pobocza
 - opomnik betonowy wtopiony (12x25)
 - obrzeże betonowe 8x30x75
 - proj. dno rowu
 - proj. przepust pod zjazdem (rury o śr. 40 cm)

- Branża sanitarna:**
- proj. przebudowa kan. deszczowej kd Dn 400 / 500 z rur śr. 400 / 500 mm
 - proj. przebudowa kan. deszczowej kd Dn 400/500 z rur śr. 400 / 500 mm
 - proj. studnia kd Dn 1200 (ozn. np. D-12)
 - przykanalik z wpustem ulicznym (ozn. np. W-17)
 - rury PVC SDR 34 śr. 200 mm
 - projektowana przebudowa sieci wodociągowej z rur PE 100 SDR 17 śr. 355 / 160 / 110
 - projektowana rura ochronna wodociągu
 - przykanalik z umocnionym wylotem (ozn. np. WB-17)
 - P-01 - projektowany węzeł połączeniowy
 - T-01 - projektowany trójnik
 - N-01 - obejmą do mocowania rur PE bez odcięcia + zasuwą z gwintem zewnętrznym oraz kielichem do rur PE
 - Hp-01 - projektowany hydrant naziemny/podziemny
 - Z-01 - załamanie
 - U-01 - ugięcie

- Branża telekomunikacyjna:**
- proj. kable telefoniczne
 - złącze kablowe rozdzielcze
 - złącze przelotowe
 - słupek kablowy rozdzielczy
 - rura ochronna HDPE
 - linia telefoniczna do likwidacji

- Branża elektryczna:**
- linia kablowa WN
 - linia napowietrzna WN z długością przęsła
 - słup linii napowietrznej WN
 - linia kablowa SN
 - linia napowietrzna SN
 - słup linii napowietrznej SN
 - stacja transformatorowa SN/nn
 - linia kablowa nn
 - linia napowietrzna nn
 - słup linii napowietrznej nn
 - słup z oświetleniem drogowym
 - granica zajętości terenu pod inwestycję



INWESTOR	POWIAT PRZASNYSKI 06-300 Przasnysz, ul. Św. St. Kostki		
JEDNOSTKA PROJEKTOWA	WILECh Spółka Cywilna 06-400 Ciechanów, ul. Akacjowa 5		
ZAMIERZENIE BUDOWLANE	ROZBUDOWA DP NR 3213W PRZASNYSZ-KOBYLAKI-BRZESKI KOŁAKI ORAZ ODC. DP NR 3234W STARA WIEŚ - CHORZELE - KRASNOSIELC		
OBIEKT BUDOWLANY	DROGA POWIATOWA NR 3213W ODCINEK OD KM 0+000 DO KM 24+373.02		
TYTUŁ RYSUNKU	PLAN ZAGOSPODAROWANIA TERENU Arkusz 12 - Oś Dp3213W odc nr 1 (7+595.000 - 8+576.000)		
STADIUM	PROJEKT BUDOWLANY		
Nr rys.	skala: 1:1000	data: luty 2012	
2/12	Imię i nazwisko	Uprawnienia	Podpis
PROJEKTOWAŁ	tech. Wiktor Lysko	w spec.konst.inz. w zakr. dróg	
SPRAWDZIŁ	mgr inż. Lech Klicki	w specjalności drogowej MAZ/0008/P000/10	
PROJEKTOWAŁ	mgr inż. J. M. Pietrzak	w zakr.sieci i instalacji sanitarnych Cie-4/81	
ASYSTENT PROJEKTANTA	mgr inż. M. Witkowski		
SPRAWDZIŁ	mgr inż. M. Milewski	w zakr.sieci i instalacji sanitarnych MAZ/IS/2572/02	
ASYSTENT PROJEKTANTA	inż. Z. Malinowski		
PROJEKTOWAŁ	tech. A. Kulas	w zakr.telekomunikacji przewodowej 1447/99/U	
PROJEKTOWAŁ	inż. J. Kukliński	w zakr.sieci i instalacji i urządzeń elektrycznych i elektroenergetycznych - WAM/0068/PW02/11	
ASYSTENT PROJEKTANTA	inż. P. Kulesza		
SPRAWDZIŁ	mgr inż. D. Naruszewicz	w zakr.sieci i instalacji i urządzeń elektrycznych i elektroenergetycznych - 107/01/OL	



LEGENDA

Branża drogowa:

- proj. nakładka z betonu asfaltowego
- proj. jezdnia z betonu asfaltowego
- ścieżka rowerowa z betonu asfaltowego
- nawierzchnia z kostki bet. gr. 8 cm
- nawierzchnia z kostki bet. gr. 8 cm
- jezdnia z kruszywa naturalnego
- pobocza z kruszywa naturalnego
- skarpy wykopu i nasypu
- teren pod ubrojenie obce
- krawężnik wyniesiony 12 cm (15x30x75)
- krawędź jezdni (przekrój szlakowy)
- krawędź pobocza
- opornik betonowy wtopiony (12x25)
- obrzeże betonowe 8x30x75
- proj. dno rowu
- proj. przepust pod zjazdem (rury o śr. 40 cm)

Branża sanitarna:

- proj. przebudowa kan. deszczowej kł Dn 400 / 500 z rur śr. 400 / 500 mm
- proj. przebudowa kan. deszczowej kł Dn 400/500 z rur śr. 400 / 500 mm
- proj. studnia kł Dn 1200 (ozn. np. D-12)
- przykanalik z wpustem ulicznym (ozn. np. W-17)
- rury PVC SDR 34 śr. 200 mm
- projektowana przebudowa sieci wodociągowej z rur PE 100 SDR 17 śr. 355 / 160 / 110
- projektowana rura ochronna wodociągu
- przykanalik z umocnionym wylotem (ozn. np. WB-17)
- P-01 - projektowany węzeł połączeniowy
- T-01 - projektowany trójnik
- N-01 - obejma do mocowania rur PE bez odciążenia + zasuwa z gwintem zewnętrznym oraz kielichem do rur PE
- Hp-01 - projektowany hydrant naziemny/podziemny
- Z-01 - załamanie
- U-01 - ugięcie

Branża telekomunikacyjna:

- proj. kable telefoniczne
- złącze kablowe rozdzielcze
- złącze przelotowe
- słupek kablowy rozdzielczy
- rura ochronna HDPE
- linia telefoniczna do likwidacji

Branża elektryczna:

- linia kablowa WN
- linia napowietrzna WN z długością przęsła
- słup linii napowietrznej WN
- linia kablowa SN
- linia napowietrzna SN
- słup linii napowietrznej SN
- stacja transformatorowa SN/nn
- linia kablowa nn
- linia napowietrzna nn
- słup linii napowietrznej nn
- słup z oświetleniem drogowym
- granica zajętości terenu pod inwestycję

Oświadczam, że mapa, na której wykonany został projekt zagospodarowania terenu jest zgodna z treścią mapy zasadniczej przyjętej do zasobu powiatowego w dniu 21.11.2011 r. pod nr 1875-417/2011



INWESTOR	POWIAT PRZASNYSKI 06-300 Przasnysz, ul. Św. St. Kostki		
JEDNOSTKA PROJEKTOWA	WILECh Spółka Cywilna 06-400 Ciechanów, ul. Akacjowa 5		
ZAMIERZENIE BUDOWLANE	ROZBUDOWA DP NR 3213W PRZASNYSZ-KOBYLAKI-BRZESKI KOŁAKI ORAZ ODC. DP NR 3234W STARA WIEŚ - CHORZELE - KRASNOSIELC		
OBIEKT BUDOWLANY	DROGA POWIATOWA NR 3213W ODCINEK OD KM 0+000 DO KM 24+373.02		
TYTUŁ RYSUNKU	PLAN ZAGOSPODAROWANIA TERENU Arkusze 13 - Oś Dp3213W odc nr 1 (8+576.000 - 9+557.000)		
STADIUM	PROJEKT BUDOWLANY		
Nr rys.	skala: 1:1000	data: luty 2012	
2/13	Imię i nazwisko	Uprawnienia	Podpis
PROJEKTOWAŁ	tech. Wiktor Lysko	w spec.konst.inz. w zakr. dróg 15399/03	
SPRAWDZIŁ	mgr inż. Lech Klicki	w specjalności drogowej MAZ/0008/POD/10	
PROJEKTOWAŁ	mgr inż. J. M. Pietrzak	w zakr.sieci i instalacji sanitarnych Cie-4/81	
ASYSTENT PROJEKTANTA	mgr inż. M. Witkowski		
SPRAWDZIŁ	mgr inż. M. Milewski	w zakr.sieci i instalacji sanitarnych MAZ/IS/2572/02	
ASYSTENT PROJEKTANTA	inż. Z. Malinowski		
PROJEKTOWAŁ	tech. A. Kulas	w zakr.telekomunikacji przewodowej 1447/99/U	
PROJEKTOWAŁ	inż. J. Kukliński	w zakr.sieci i instalacji i urządzeń elektrycznych i urządzeń elektroenergetycznych - WAM/0068/PWCE/11	
ASYSTENT PROJEKTANTA	inż. P. Kulesza		
SPRAWDZIŁ	mgr inż. D. Naruszewicz	w zakr.sieci i instalacji i urządzeń elektrycznych i urządzeń elektroenergetycznych - 107/01/OL	



LEGENDA

Branża drogowa:

- proj. nakładka z betonu asfaltowego
- proj. jezdnia z betonu asfaltowego
- ścieżka rowerowa z betonu asfaltowego
- nawierzchnia z kostki bet. gr. 8 cm
- nawierzchnia z kostki bet. gr. 8 cm
- jezdnia z kruszywa naturalnego
- pobocza z kruszywa naturalnego
- skarpy wykopu i nasypu
- teren pod uzbrojenie obce
- krawężnik wyniesiony 12 cm (15x30x75)
- krawędź jezdni (przekrój szlakowy)
- krawędź pobocza
- opornik betonowy wtopiony (12x25)
- proj. obrzeże betonowe 8x30x75
- proj. dno rowu
- proj. przepust pod zjazdem (rury o śr. 40 cm)

Branża sanitarna:

- proj. przebudowa kan. deszczowej kD Dn 400 / 500 z rur śr. 400 / 500 mm
- proj. przebudowa kan. deszczowej kD Dn 400/500 z rur śr. 400 / 500 mm
- proj. studnia kD Dn 1200 (ozn. np. D-12)
- przykanalik z wpułem ulicznym (ozn. np. W-17)
- rury PVC SDR 34 śr. 200 mm
- projektowana przebudowa sieci wodociągowej z rur PE 100 SDR 17 śr. 355 / 160 / 110
- projektowana rura ochronna wodociągu
- przykanalik z umocnionym wylotem (ozn. np. WB-17)
- P-01 - projektowany węzeł połączeniowy
- T-01 - projektowany trójnik
- N-01 - obejma do mocowania rur PE bez odciążenia + zasuwa z gwintem zewnętrznym oraz kielichem do rur PE
- Z-01 - załamanie
- U-01 - ugięcie

Branża telekomunikacyjna:

- proj. kabie telefoniczne
- złącze kablowe rozdzielcze
- złącze przelotowe
- słupek kablowy rozdzielczy
- rura ochronna HDPE
- linia telefoniczna do likwidacji

Branża elektryczna:

- linia kablowa WN
- linia napowietrzna WN z długością przęsla
- słup linii napowietrznej WN
- linia kablowa SN
- linia napowietrzna SN
- słup linii napowietrznej SN
- stacja transformatorowa SN/nn
- linia kablowa nn
- linia napowietrzna nn
- słup linii napowietrznej nn
- słup z oświetleniem drogowym
- granica zajętości terenu pod inwestycję



INWESTOR	POWIAT PRZASNYSKI 06-300 Przasnysz, ul. Św. St. Kostki		
JEDNOSTKA PROJEKTOWA	WILECh Spółka Cywilna 06-400 Ciechanów, ul. Akacjiowa 5		
ZAMIERZENIE BUDOWLANE	ROZBUDOWA DP NR 3213W PRZASNYSZ-KOBYLAKI-BRZEŃSKI KOŁAKI ORAZ ODC. DP NR 3234W STARA WIEŚ - CHORZELE - KRASNOSIELC		
OBIEKT BUDOWLANY	DROGA POWIATOWA NR 3213W ODCINEK OD KM 0+000 DO KM 24+373.02		
TYTUŁ RYSUNKU	PLAN ZAGOSPODAROWANIA TERENU Arkusz 15 - Oś Dp3213W odc nr 1 (10+538.000 - 11+519.000)		
STADIUM	PROJEKT BUDOWLANY		
Nr rys.	skala: 1:1000	data: luty 2012	
2/15	Imię i nazwisko	Uprawnienia	Podpis
PROJEKTOWAŁ	tech. Wiktor Lyśko	w spec.konst.inż. w zakr. dróg 15399/O3	
SPRAWDZIŁ	mgr inż. Lech Klicki	w specjalności drogowej MAZ/0008/POD/10	
PROJEKTOWAŁ	mgr inż. J. M. Pietrzak	w zakr.siec. i instalacji sanitarnych Cie-4/81	
ASYSTENT PROJEKTANTA	mgr inż. M. Witkowski		
SPRAWDZIŁ	mgr inż. M. Milewski	w zakr.siec. i instalacji sanitarnych MAZ/IS/2572/02	
ASYSTENT PROJEKTANTA	inż. Z. Malinowski		
PROJEKTOWAŁ	tech. A. Kulas	w zakr.telekomunikacji przewodowej 1447/99/U	
PROJEKTOWAŁ	inż. J. Kukliński	w zakr.siec. i instalacji i urządzeń elektrycznych i urządzeń elektroenergetycznych - WAM/0068/PWCE/11	
ASYSTENT PROJEKTANTA	inż. P. Kulesza		
SPRAWDZIŁ	mgr inż. D. Naruszewicz	w zakr.siec. i instalacji i urządzeń elektrycznych i elektroenergetycznych - 107/01/OL	