

LEGENDA

Branża drogowa:

- proj. nakładka z betonu asfaltowego
- proj. jezdnia z betonu asfaltowego
- ścieżka rowerowa z betonu asfaltowego
- nawierzchnia z kostki bet. gr 6 cm
- nawierzchnia z kostki bet. gr 8 cm
- jezdnia z kruszywa naturalnego
- pobocza z kruszywa naturalnego
- skarpy wykopu i nasypu
- teren pod uzbromienie obce
- krawężnik wyniesiony 12 cm (15x30x75)
- krawędź jezdni (przekrój szlakowy)
- krawędź pobocza
- opornik betonowy wtopiony (12x25)
- obrzeże betonowe 8x30x75
- proj. dno rowu
- proj. przepust pod jazdem (rury o śr. 40 cm)

Branża sanitarna:

- proj. przebudowa kan. deszczowej kd Dn 400 /500 z rur śr. 400 / 500 mm
- proj. przebudowa kan. deszczowej kd Dn 400/500 z rur śr. 400 / 500 mm
- proj. studnia kd Dn 1200 (ozn. np. D-12)
- przykanalik z wpuštěm ulicznym (ozn. np. W-17) rury PVC SDR 34 śr. 200 mm
- projektowana przebudowa sieci wodociągowej z rur PE 100 SDR 17 śr. 355 / 160 / 110
- projektowana rura ochronna wodociągu
- przykanalik z umocnionym wylotem (ozn. np. WB-17)
- P-01 - projektowany węzeł połączeniowy
- T-01 - projektowany trójnik
- N-01 - obejma do mocowania rur PE bez odciąża + zasuwa z gwintem zewnętrznym oraz kielichem do rur PE
- Hp-01 - zalamanie
- Z-01 - zalamanie
- U-01 - ugięcie

Branża telekomunikacyjna:



- proj. kable telekomunikacyjne
- łącze kablowe rozdzielcze
- łącze przelotowe
- rurek kablowy rozdzielczy
- sznur ochronna HDPE
- linia telefoniczna do likwidacji

Branża elektryczna:

- linia kablowa WN
- linia napowietrzna WN z długością przęsla
- słup linii napowietrznej WN
- linia kablowa SN
- linia napowietrzna SN
- słup linii napowietrznej SN
- stacja transformatorowa SN/nn
- linia kablowa nn
- linia napowietrzna nn
- słup linii napowietrznej nn
- słup z oświetleniem drogowym
- granica zajętości terenu pod inwestycje




POWIAT PRZASNYSKI 06-300 Przasnysz, ul. Św. St. Kostki			
INWESTOR	WILECh Spółka Cywilna 06-400 Ciechanów, ul. Akacjowa 5		
JEDNOSTKA PROJEKTOWA	WILECh		
ZAMIERZENIE BUDOWLANE	ROZBUDOWA DP NR 3213W PRZASNYSZ-KOBYLAKI-BRZEŃSKI KOŁAKI ORAZ ODC. DP NR 3234W STARA WIEŚ - CHORZELE - KRASNOŚCIELC		
OBJEKT BUDOWLANY	DROGA POWIATOWA NR 3213W ODCINEK OD KM 0+000 DO KM 24+373.02		
TYTUŁ RYSUNKU	PLAN ZAGOSPODAROWANIA TERENU Arkus 29 - OŚ DP 3213W odc nr 2 (23+341.000 - 24+322.000)		

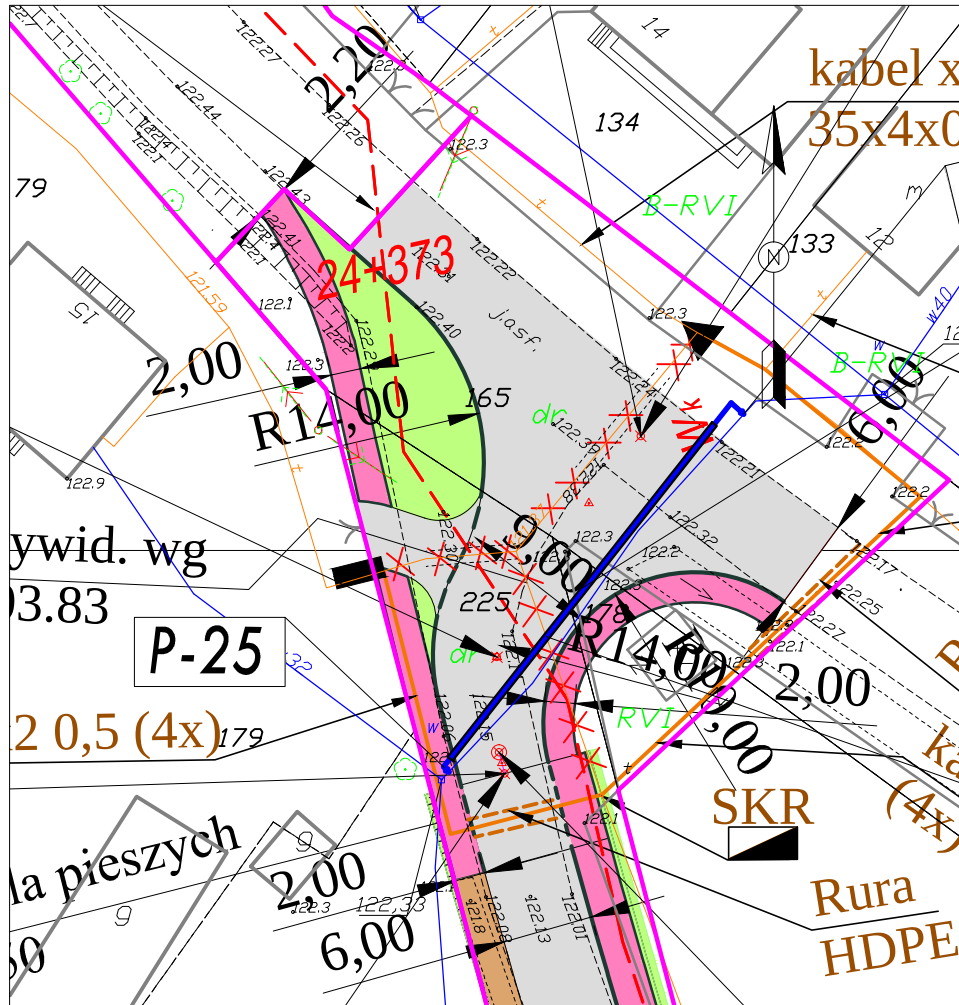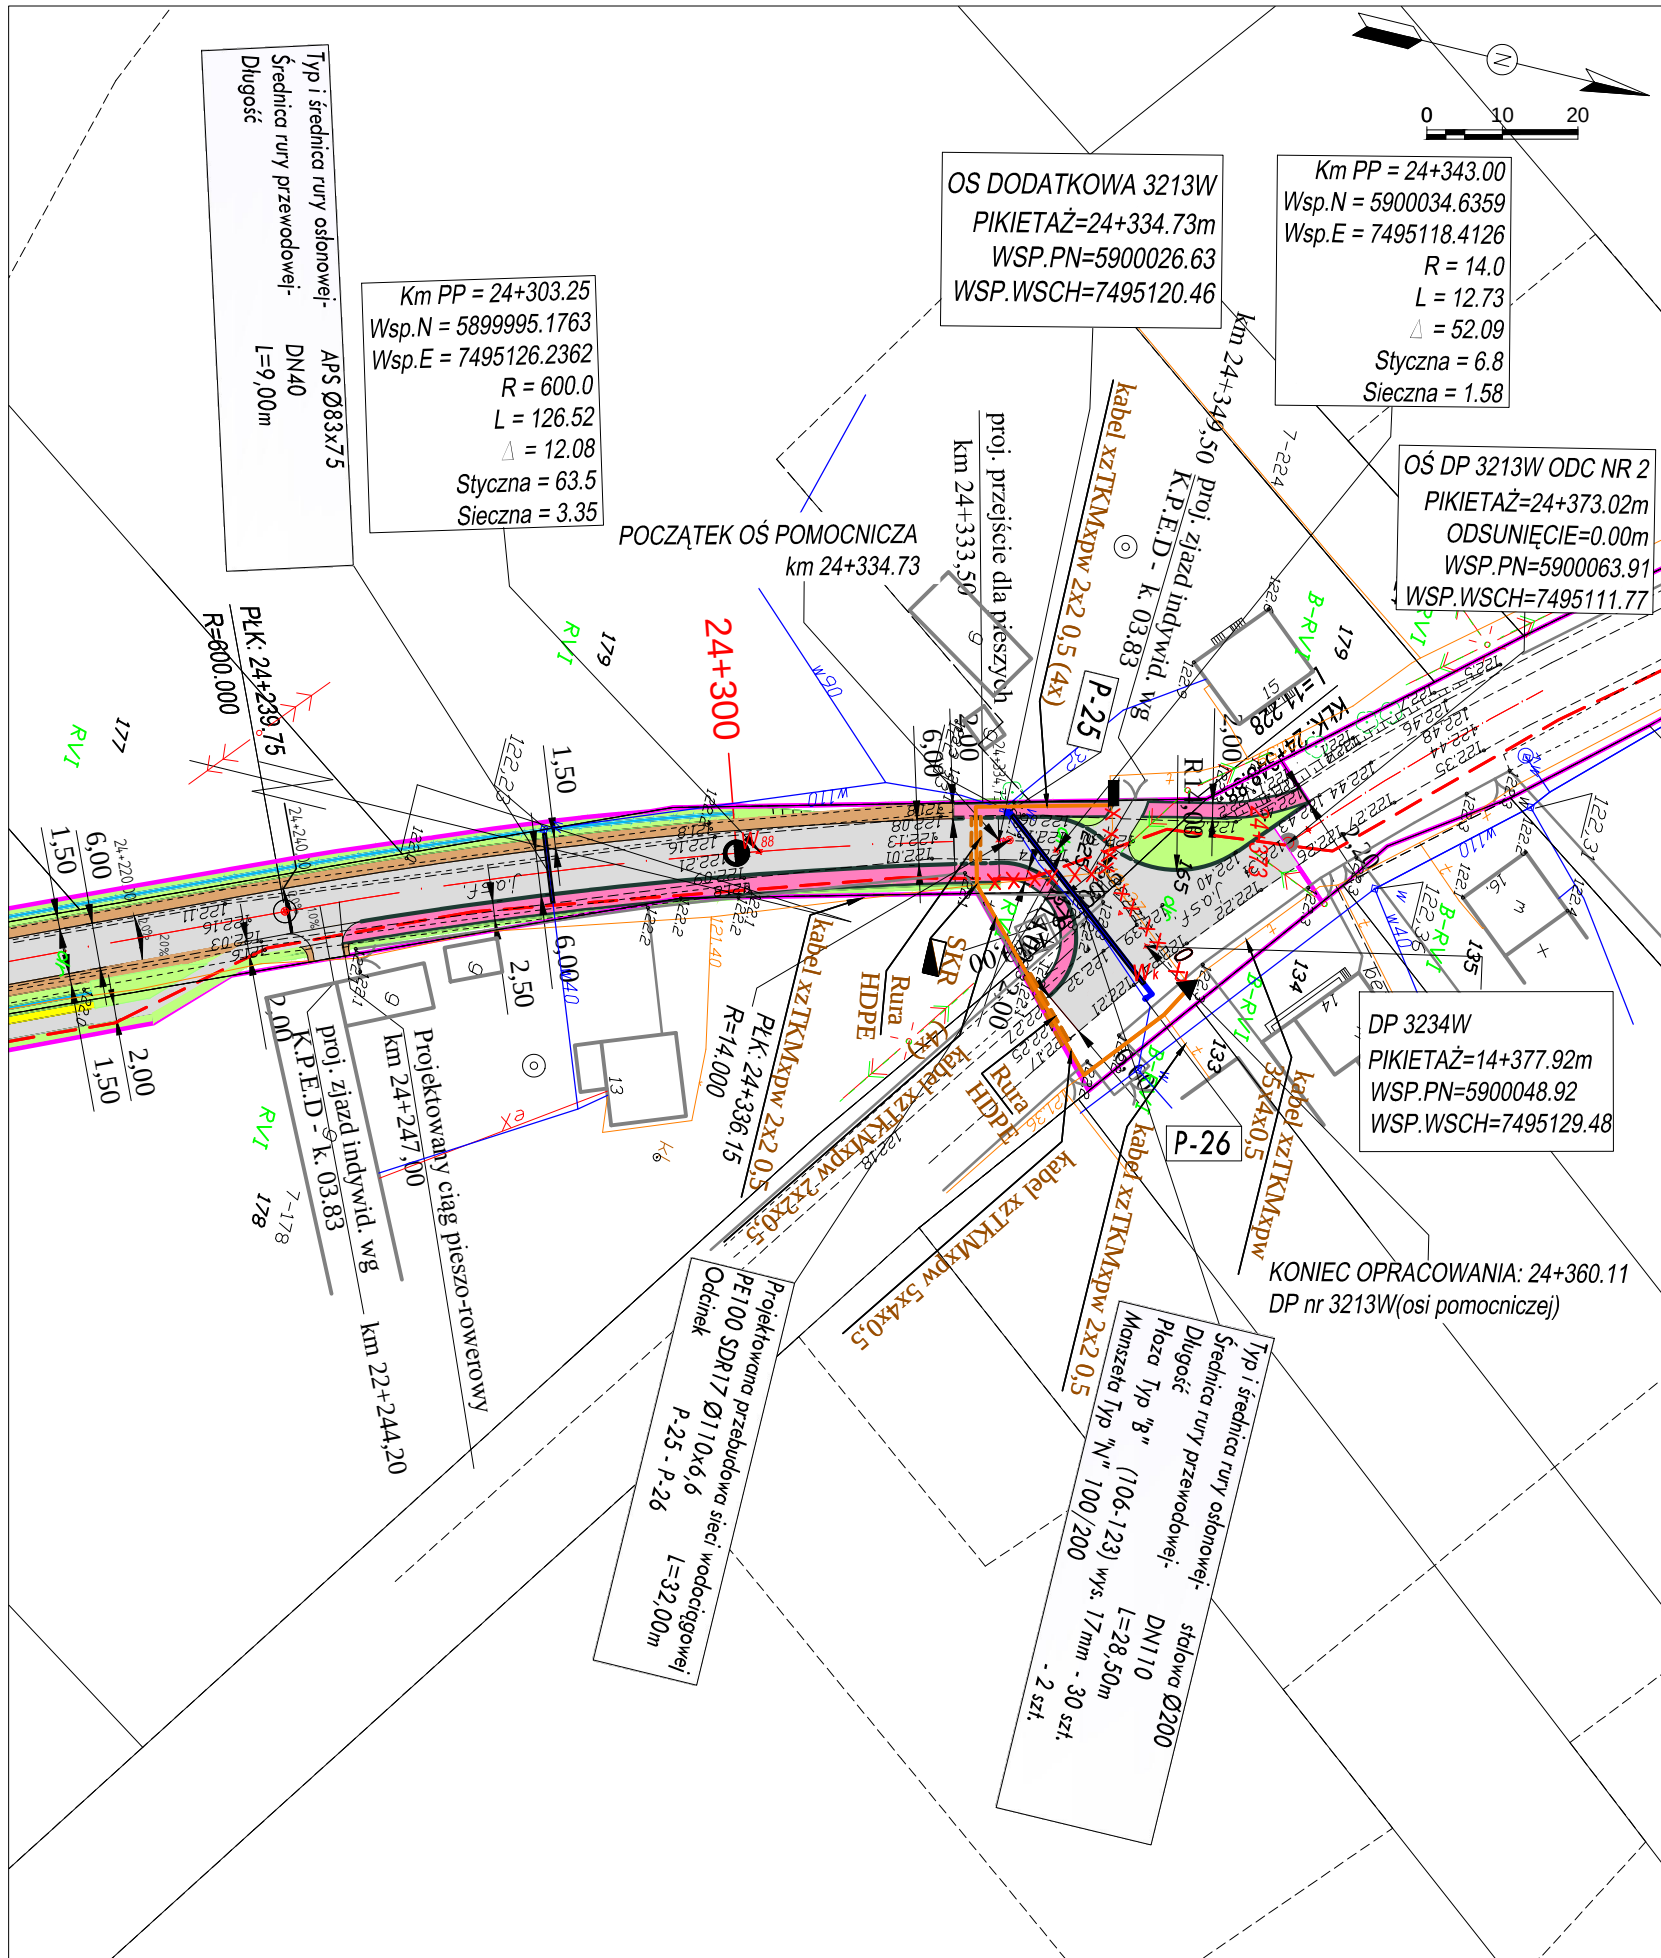

skala: 1:500

Oświadczam, że mapa na której wykonany został projekt zagospodarowania terenu jest zgodna z treścią mapy zasadniczej przyjętej do zasobu powiatowego w dniu 21.11.2011r. pod nr 1875-417/2011

LEGENDA

Branża drogowa:

- proj. nakładka z betonu asfaltowego
- proj. jezdnia z betonu asfaltowego
- ścieżka rowerowa z betonu asfaltowego
- nawierzchnia z kostki bet. gr 6 cm
- nawierzchnia z kostki bet. gr. 8 cm
- jezdni z kruszywa naturalnego
- pobocza z kruszywa naturalnego
- skarpy wykopu i nasypu
- teren pod uzbrojenie obce
- krawężnik wyniesiony 12 cm (15x30x75)
- krawędź jezdni (przekrój szlakowy)
- krawędź pobocza
- opornik betonowy wtopiony (12x25)
- obrzeże betonowe 8x30x75
- proj. dno rowu
- proj. przepust pod zjazdem (rury o śr. 40 cm)

Branża sanitarna:

- proj. przebudowa kan. deszczowej kd Dn 400 / 500 z rur śr. 400 / 500 mm
- proj. przebudowa kan. deszczowej kd Dn 400/500 z rur śr. 400 / 500 mm
- proj. studnia kd Dn 1200 (ozn. np. D-12)
- przykanalik z wpustem ulicznym (ozn. np. W-17)
- rury PVC SDR 34 śr. 200 mm
- projektowana przebudowa sieci wodociągowej z rur PE 100 SDR 17 śr. 355 / 160 / 110
- projektowana rura ochronna wodociągu
- przykanalik z umocnionym wylotem (ozn. np. WB-17)
- P-01 - projektowany węzeł połączeniowy
- T-01 - projektowany trójnik
- N-01 - obejma do mocowania rur PE bez odcięcia + zasuwa z gwintem zewnętrznym oraz kielichem do rur PE
- Hp-01 - projektowany hydrant naziemny/podziemny
- Z-01 - załamanie
- U-01 - ugięcie

Branża telekomunikacyjna:


- proj. kable telefoniczne
- złącze kablowe rozdzielcze
- złącze przelotowe
- ślupek kablowy rozdzielczy
- rura ochronna HDPE
- linia telefoniczna do likwidacji

Branża elektryczna:

- linia kablowa WN
- linia napowietrzna WN z długością przęsła
- słup linii napowietrznej WN
- linia kablowa SN
- linia napowietrzna SN
- słup linii napowietrznej SN
- stacja transformatorowa SN/nn
- linia kablowa nn
- linia napowietrzna nn
- słup linii napowietrznej nn
- słup z oświetleniem drogowym
- granica zajętości terenu pod inwestycje



INWESTOR	POWIAT PRZASNYSKI 06-300 Przasnysz, ul. Św. St. Kostki		
JEDNOSTKA PROJEKTOWA	WILECh Spółka Cywilna 06-400 Ciechanów, ul. Akacyjowa 5		
ZAMIERZENIE BUDOWLANE	ROZBUDOWA DP NR 3213W PRZASNYSZ-KOBYLAKI-BRZESKI KOŁAKI ORAZ ODC. DP NR 3234W STARA WIEŚ - CHORZELE - KRASNOSIELC		
OBIEKT BUDOWLANY	DROGA POWIATOWA DP NR 3213W ODCINEK OD KM 0+000 DO KM 24+373.02		
TYTUŁ RYSUNKU	PLAN ZAGOSPODAROWANIA TERENU Arkusz 30 - Oś DP 3213W odc nr 2 (24+322.000 - 24+373.021)		
STADIUM	PROJEKT BUDOWLANY		
Nr rys. 2/30	skala: 1:1000	data: luty 2012	
	Imię i nazwisko	Uprawnienia	Podpis
PROJEKTOWAŁ	tech. Wiktor Łysko	w spec.konst.-inż. w zakr. dróg 153/93 /Os	
SPRAWDZIŁ	mgr inż. Lech Klicki	w specjalności drogowej MAZ/0008/POOD/10	
PROJEKTOWAŁ	mgr inż. J. M. Pietrzak	w zakr.sieci i instalacji sanitarnych Cie-4/81	
ASYSTENT PROJEKTANTA	mgr inż. M. Witkowski		
SPRAWDZIŁ	mgr inż. M. Milewski	w zakr.sieci i instalacji sanitarnych MAZ/IS/2572/02	
ASYSTENT PROJEKTANTA	inż. Z. Malinowski	w zakr.telekomunikacji przewodowej	
PROJEKTOWAŁ	tech. A. Kulas	w zakr.telekomunikacji przewodowej 1447/99/U	
PROJEKTOWAŁ	inż. J. Kukliński	w zakr.sieci i instalacji i urządzeń elektrycznych i elektroenergetycznych - WAM/0068/PWOE/11	
ASYSTENT PROJEKTANTA	inż. P. Kulesza		
SPRAWDZIŁ	mgr inż. D. Naruszewicz	w zakr.sieci i instalacji i urządzeń elektrycznych i elektroenergetycznych - 107/01/OL	

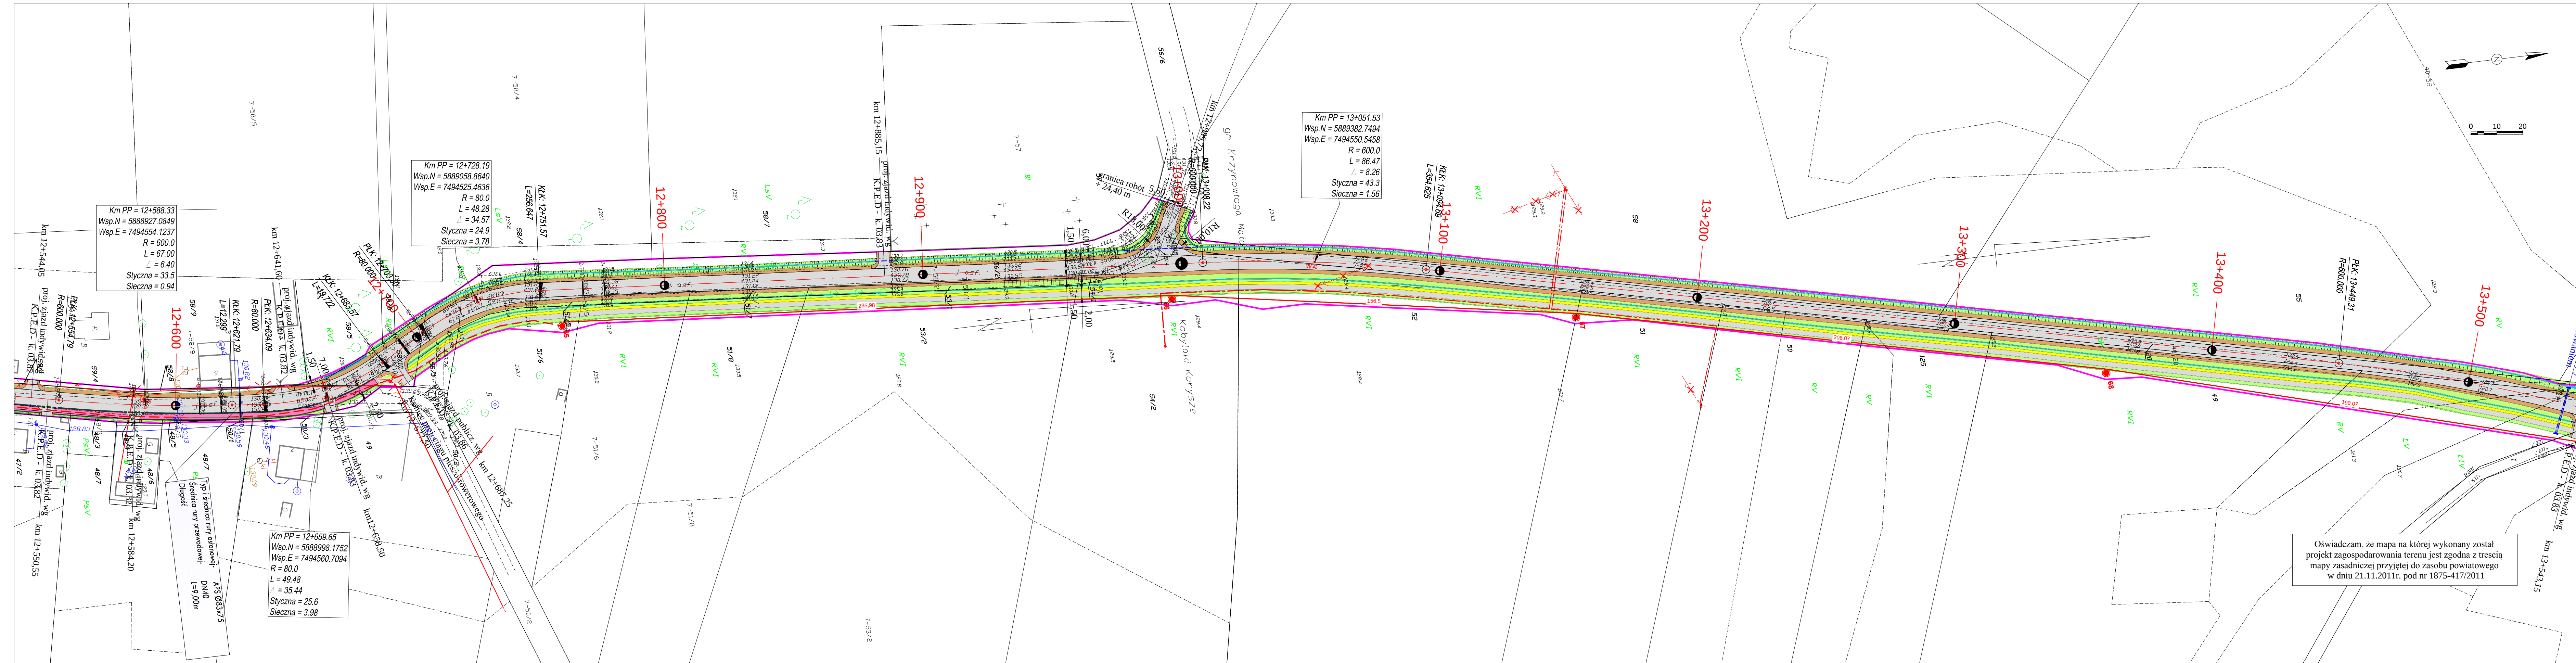

LEGENDA

Branża drogowa:

- proj. nakładka z betonu asfaltowego
- proj. jezdnia z betonu asfaltowego
- ścieżka rowerowa z betonu asfaltowego
- nawierzchnia z kostki bet. gr. 6 cm
- nawierzchnia z kostki bet. gr. 8 cm
- jezdnia z kruszywa naturalnego
- pobocza z kruszywa naturalnego
- skarpy wykopu i nasypu
- teren pod uzbrojenie obce
- krawężnik wyniesiony 12 cm (15x30x75)
- krawędź jezdni (przekrój szlakowy)
- krawędź pobocza
- opornik betonowy wtopiony (12x25)
- obrzeże betonowe 8x30x75
- proj. dno rowu
- proj. przepust pod zjazdem (rury o śr. 40 cm)

Branża sanitarna:

- proj. przebudowa kan. deszczowej kd Dn 400 / 500 z rur śr. 400 / 500 mm
- proj. przebudowa kan. deszczowej kd Dn 400/500 z rur śr. 400 / 500 mm
- proj. studnia kd Dn 1200 (ozn. np. D-12)
- przykanalik z wpustem ulicznym (ozn. np. W-17)
- rury PVC SDR 34 śr. 200 mm
- projektowana przebudowa sieci wodociągowej z rur PE 100 SDR 17 śr. 355 / 160 / 110
- projektowana rura ochronna wodociągu
- przykanalik z umocnionym wylotem (ozn. np. WB-17)
- P-01 - projektowany węzeł połączeniowy
- T-01 - projektowany trójnik
- N-01 - obejma do mocowania rur PE bez odciążenia + zasawa z gwintem zewnętrznym oraz kielichem do rur PE
- Hp-01 - projektowany hydrant naziemny/podziemny
- Z-01 - załamanie
- U-01 - ugięcie


Branża telekomunikacyjna:

- proj. kable telefoniczne
- złącze kablowe rozdzielcze
- złącze przelotowe
- słupek kablowy rozdzielczy
- rura ochronna HDPE
- linia telefoniczna do likwidacji

Branża elektryczna:

- linia kablowa WN
- linia napowietrzna WN z długością przęsła
- słup linii napowietrznej WN
- linia kablowa SN
- linia napowietrzna SN
- słup linii napowietrznej SN
- stacja transformatorowa SN/nn
- linia kablowa nn
- linia napowietrzna nn
- słup linii napowietrznej nn
- słup z oświetleniem drogowym
- granica zajętości terenu pod inwestycje

			
INWESTOR	POWIAT PRZASNYSKI 06-300 Przasnysz, ul. Św. St. Kostki		
JEDNOSTKA PROJEKTOWA	WILECh Spółka Cywilna 06-400 Ciechanów, ul. Akacjowa 5		
ZAMIERZENIE BUDOWLANE	ROZBUDOWA DP NR 3213W PRZASNYSZ-KOBYLAKI-BRZESKI KOŁAKI ORAZ ODC. DP NR 3234W STARA WIEŚ - CHORZELE - KRASNOSIELC		
OBIEKT BUDOWLANY	DROGA POWIATOWA NR 3213W ODCINEK OD KM 0+000 DO KM 24+373.02		
TYTUŁ RYSUNKU	PLAN ZAGOSPODAROWANIA TERENU Arkusze 18 - Oś DP 3213W odc nr 2 (12+550.000 - 13+531.000)		
STADIUM	PROJEKT BUDOWLANY		
Nr rys.	skala: 1:1000	data: luty 2012	
2/18	Imię i nazwisko	Uprawnienia	Podpis
PROJEKTOWAŁ	tech. Wiktor Lysko	w spec.konst.inż. w zakr. dróg 15395/Os	
SPRAWDZIŁ	mgr inż. Lech Klicki	w specjalności drogowej MAZ/0008/POOD/10	
PROJEKTOWAŁ	mgr inż. J. M. Pietrzak	w zakr.sieci i instalacji sanitarnych Cie-4/81	
PROJEKTANTA	mgr inż. M. Witkowski		
SPRAWDZIŁ	mgr inż. M. Milewski	w zakr.sieci i instalacji sanitarnych MAZ/IS/2572/02	
PROJEKTANTA	inż. Z. Malinowski	w zakr.telekomunikacji przewodowej	
PROJEKTOWAŁ	tech. A. Kulas	w zakr.telekomunikacji przewodowej 1447/99/U	
PROJEKTOWAŁ	inż. J. Kukliński	w zakr.sieci i instalacji i urządzeń elektrycznych i elektroenergetycznych - WAM/0068/PW02/11	
PROJEKTANTA	inż. P. Kulesza		
SPRAWDZIŁ	mgr inż. D. Naruszewicz	w zakr.sieci i instalacji i urządzeń elektrycznych i elektroenergetycznych - 107/01/Os	

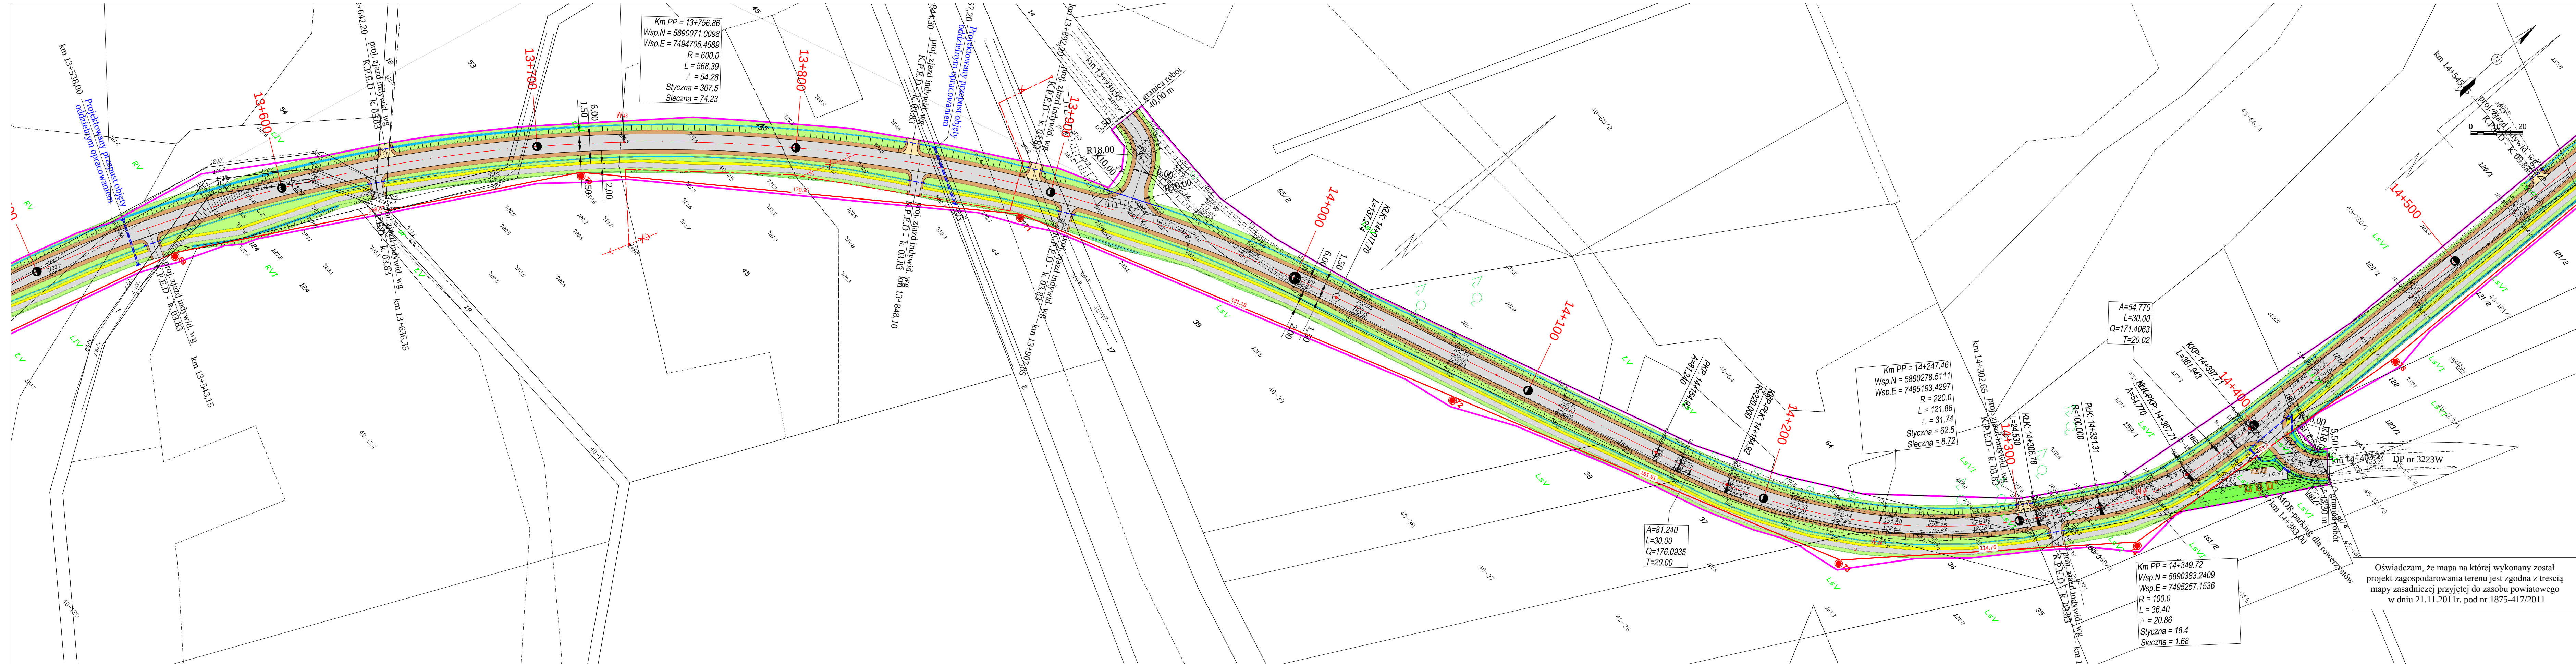

LEGENDA

Branża drogowa:

- proj. nakładka z betonu asfaltowego
- proj. jezdnia z betonu asfaltowego
- ścieżka rowerowa z betonu asfaltowego
- nawierzchnia z kostki bet. gr 6 cm
- nawierzchnia z kostki bet. gr. 8 cm
- jezdnia z kruszywa naturalnego
- pobocza z kruszywa naturalnego
- skarpy wykopu i nasypu
- teren pod uzbrojenie obce
- krawężnik wyniesiony 12 cm (15x30x75)
- krawędź jezdni (przekrój szlakowy)
- krawędź pobocza
- opornik betonowy wtopiony (12x25)
- obrzeże betonowe 8x30x75
- proj. dno rowu
- proj. przepust pod zjazdem (rury o śr. 40 cm)

Branża sanitarna:

- proj. przebudowa kan. deszczowej kł Dn 400 / 500 z rur śr. 400 / 500 mm
- proj. przebudowa kan. deszczowej kł Dn 400/500 z rur śr. 400 / 500 mm
- proj. studnia kł Dn 1200 (ozn. np. D-12)
- przykanalik z wpułem ulicznym (ozn. np. W-17)
- rury PVC SDR 34 śr. 200 mm
- projektowana przebudowa sieci wodociągowej z rur PE 100 SDR 17 śr. 355 / 160 / 110
- przykanalik z umocnionym wylotem (ozn. np. WB-17)
- P-01 - projektowany węzeł połączeniowy
- T-01 - projektowany trójnik
- N-01 - obejma do mocowania rur PE bez odcięcia + zasawa z gwintem zewnętrznym oraz kielichem do rur PE
- Hp-01 - projektowany hydrant naziemny/podziemny
- Z-01 - załamanie
- U-01 - ugęcie


Branża telekomunikacyjna:

- proj. kabły telefoniczne
- złącze kablowe rozdzielcze
- złącze przelotowe
- słupek kablowy rozdzielczy
- rura ochronna HDPE
- linia telefoniczna do likwidacji


Branża elektryczna:

- linia kablowa WN
- linia napowietrzna WN z długością przęsła
- słup linii napowietrznej WN
- linia kablowa SN
- linia napowietrzna SN
- słup linii napowietrznej SN
- stacja transformatorowa SN/nn
- linia kablowa nn
- linia napowietrzna nn
- słup linii napowietrznej nn
- słup z oświetleniem drogowym
- granica zajętości terenu pod inwestycje

Oświadczam, że mapa na której wykonany został projekt zagospodarowania terenu jest zgodna z treścią mapy zasadniczej przyjętej do zasobu powiatowego w dniu 21.11.2011r. pod nr 1875-417/2011

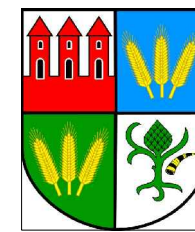

INWESTOR	POWIAT PRZASNYSKI 06-300 Przasnysz, ul. Św. St. Kostki		
JEDNOSTKA PROJEKTOWA	WILECh Spółka Cywilna 06-400 Ciechanów, ul. Akacjowa 5		
ZAMIERZENIE BUDOWLANE	ROZBUDOWA DP NR 3213W PRZASNYSZ-KOBYLAKI-BRZESKI KOŁAKI ORAZ ODC. DP NR 3234W STARA WIEŚ - CHORZELE - KRASNOSIELC		
OBIEKT BUDOWLANY	DROGA POWIATOWA NR 3213W ODCINEK OD KM 0+000 DO KM 24+373.02		
TYTUŁ RYSUNKU	PLAN ZAGOSPODAROWANIA TERENU Arkusze 19 - Oś DP 3213W odc nr 2 (13+531.000 - 14+512.000)		
STADIUM	PROJEKT BUDOWLANY		
Nr rys.	skala: 1:1000	data: luty 2012	
2/19	Imię i nazwisko	Uprawnienia	Podpis
PROJEKTOWAŁ	tech. Wiktor Lysko	w spec.konst.-inz. w zakr. dróg 15393.03	
SPRAWDZIŁ	mgr inż. Lech Klicki	w specjalności drogowej MAZ/0008/POD/10	
PROJEKTOWAŁ	mgr inż. J. M. Pietrzak	w zakr. sieci i instalacji sanitarnych Cie-4/81	
ASYSTENT PROJEKTANTA	mgr inż. M. Witkowski		
SPRAWDZIŁ	mgr inż. M. Milewski	w zakr. sieci i instalacji sanitarnych MAZ/IS/2572/02	
ASYSTENT PROJEKTANTA	inż. Z. Malinowski	w zakr. telekomunikacji przewodowej	
PROJEKTOWAŁ	tech. A. Kulas	w zakr. telekomunikacji 1447/99/U	
PROJEKTOWAŁ	inż. J. Kukliński	w zakr. sieci i instalacji i urządzeń elektrycznych i elektroenergetycznych - WAM/0068/PWCE/11	
ASYSTENT PROJEKTANTA	inż. P. Kulesza		
SPRAWDZIŁ	mgr inż. D. Naruszewicz	w zakr. sieci i instalacji i urządzeń elektrycznych i elektroenergetycznych - 107/01/OI.	

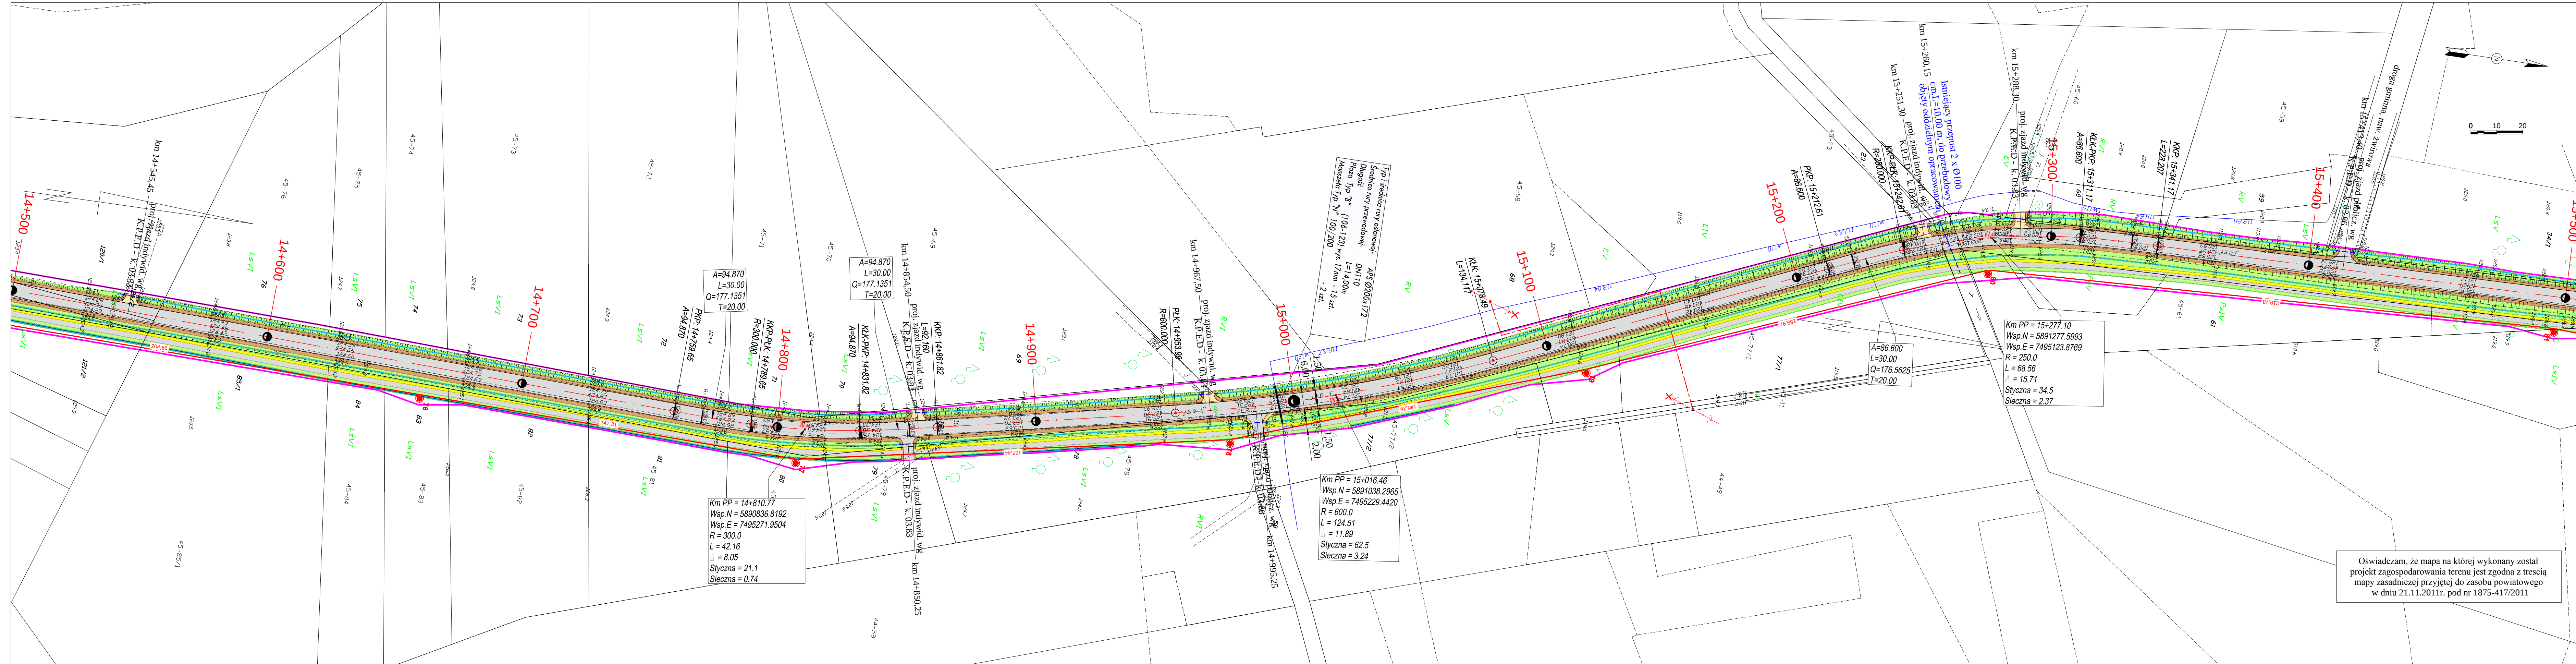

LEGENDA

Branża drogowa:

- proj. nakładka z betonu asfaltowego
- proj. jezdnia z betonu asfaltowego
- ścieżka rowerowa z betonu asfaltowego
- nawierzchnia z kostki bet. gr. 6 cm
- nawierzchnia z kostki bet. gr. 8 cm
- jezdnia z kruszywa naturalnego
- pobocza z kruszywa naturalnego
- skarpy wykopu i nasypu
- teren pod ubrojenie obce
- krawężnik wyniesiony 12 cm (15x30x75)
- krawędź jezdni (przekrój szlakowy)
- krawędź pobocza
- opornik betonowy wtopiony (12x25)
- obrzeże betonowe 8x30x75
- proj. dno rowu
- proj. przepust pod zjazdem (rury o śr. 40 cm)

Branża sanitarna:

- proj. przebudowa kan. deszczowej kd Dn 400 / 500 z rur śr. 400 / 500 mm
- proj. przebudowa kan. deszczowej kd Dn 400/500 z rur śr. 400 / 500 mm
- proj. studnia kd Dn 1200 (ozn. np. D-12)
- przykanalik z wpułem ulicznym (ozn. np. W-17)
- rury PVC SDR 34 śr. 200 mm
- projektowana przebudowa sieci wodociągowej z rur PE 100 SDR 17 śr. 355 / 160 / 110
- przykanalik z umocnionym wylotem (ozn. np. WB-17)
- P-01 - projektowany węzeł połączeniowy
- T-01 - projektowany trójnik
- N-01 - obejma do mocowania rur PE bez odcięcia + zasuwka z gwintem zewnętrznym oraz kielichem do rur PE
- Hp-01 - projektowany hydrant naziemny/podziemny
- Z-01 - załamanie
- U-01 - ugięcie


Branża telekomunikacyjna:

- proj. kabły telefoniczne
- złącze kablowe rozdzielcze
- złącze przelotowe
- słupek kablowy rozdzielczy
- rura ochronna HDPE
- linia telefoniczna do likwidacji


Branża elektryczna:

- linia kablowa WN
- linia napowietrzna WN z długością przęsła
- słup linii napowietrznej WN
- linia kablowa SN
- linia napowietrzna SN
- słup linii napowietrznej SN
- stacja transformatorowa SN/nn
- linia kablowa nn
- linia napowietrzna nn
- słup linii napowietrznej nn
- słup z oświetleniem drogowym
- granica zajętości terenu pod inwestycje

Oświadczam, że mapa na której wykonany został projekt zagospodarowania terenu jest zgodna z treścią mapy zasadniczej przyjętej do zasobu powiatowego w dniu 21.11.2011r. pod nr 1875-417/2011

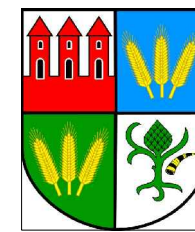

INWESTOR	POWIAT PRZASNYSKI 06-300 Przasnysz, ul. Św. St. Kostki		
JEDNOSTKA PROJEKTOWA	WILECh Spółka Cywilna 06-400 Ciechanów, ul. Akacjowa 5		
ZAMIERZENIE BUDOWLANE	ROZBUDOWA DP NR 3213W PRZASNYSZ-KOBYLAKI-BRZESKI KOŁAKI ORAZ ODC. DP NR 3234W STARA WIEŚ - CHORZELE - KRASNOSIELC		
OBIEKT BUDOWLANY	DROGA POWIATOWA NR 3213W ODCINEK OD KM 0+000 DO KM 24+373.02		
TYTUŁ RYSUNKU	PLAN ZAGOSPODAROWANIA TERENU Arkusze 20 - Oś DP 3213W odc nr 2 (14+512.000 - 15+493.000)		
STADIUM	PROJEKT BUDOWLANY		
Nr rys.	skala: 1:1000	data: luty 2012	
2/20	Imię i nazwisko	Uprawnienia	Podpis
PROJEKTOWAŁ	tech. Wiktor Lysko	w spec.konst.-inz. w zakr. dróg	
SPRAWDZIŁ	mgr inż. Lech Klicki	w spec.konst.-inz. w zakr. dróg	
PROJEKTOWAŁ	mgr inż. J. M. Pietrzak	w zakr.sieci i instalacji sanitarnych	
PROJEKTANTA	mgr inż. M. Witkowski	MAZ/0008/POOD/10	
SPRAWDZIŁ	mgr inż. M. Milewski	w zakr.sieci i instalacji sanitarnych	
PROJEKTANTA	mgr inż. M. Milewski	MAZ/IS/2572/02	
SPRAWDZIŁ	inż. Z. Malinowski	w zakr.telekomunikacji	
PROJEKTANTA	inż. Z. Malinowski	przewodowej	
SPRAWDZIŁ	tech. A. Kulas	w zakr.sieci i instalacji w urządzeniach	
PROJEKTOWAŁ	inż. J. Kukliński	elektrycznych i elektroenergetycznych -	
PROJEKTANTA	inż. J. Kukliński	WAM/0068/PW02/11	
SPRAWDZIŁ	mgr inż. D. Naruszewicz	w zakr.sieci i instalacji w urządzeniach	
PROJEKTOWAŁ	mgr inż. D. Naruszewicz	elektrycznych i elektroenergetycznych -	
PROJEKTANTA	mgr inż. D. Naruszewicz	107/01/OL	

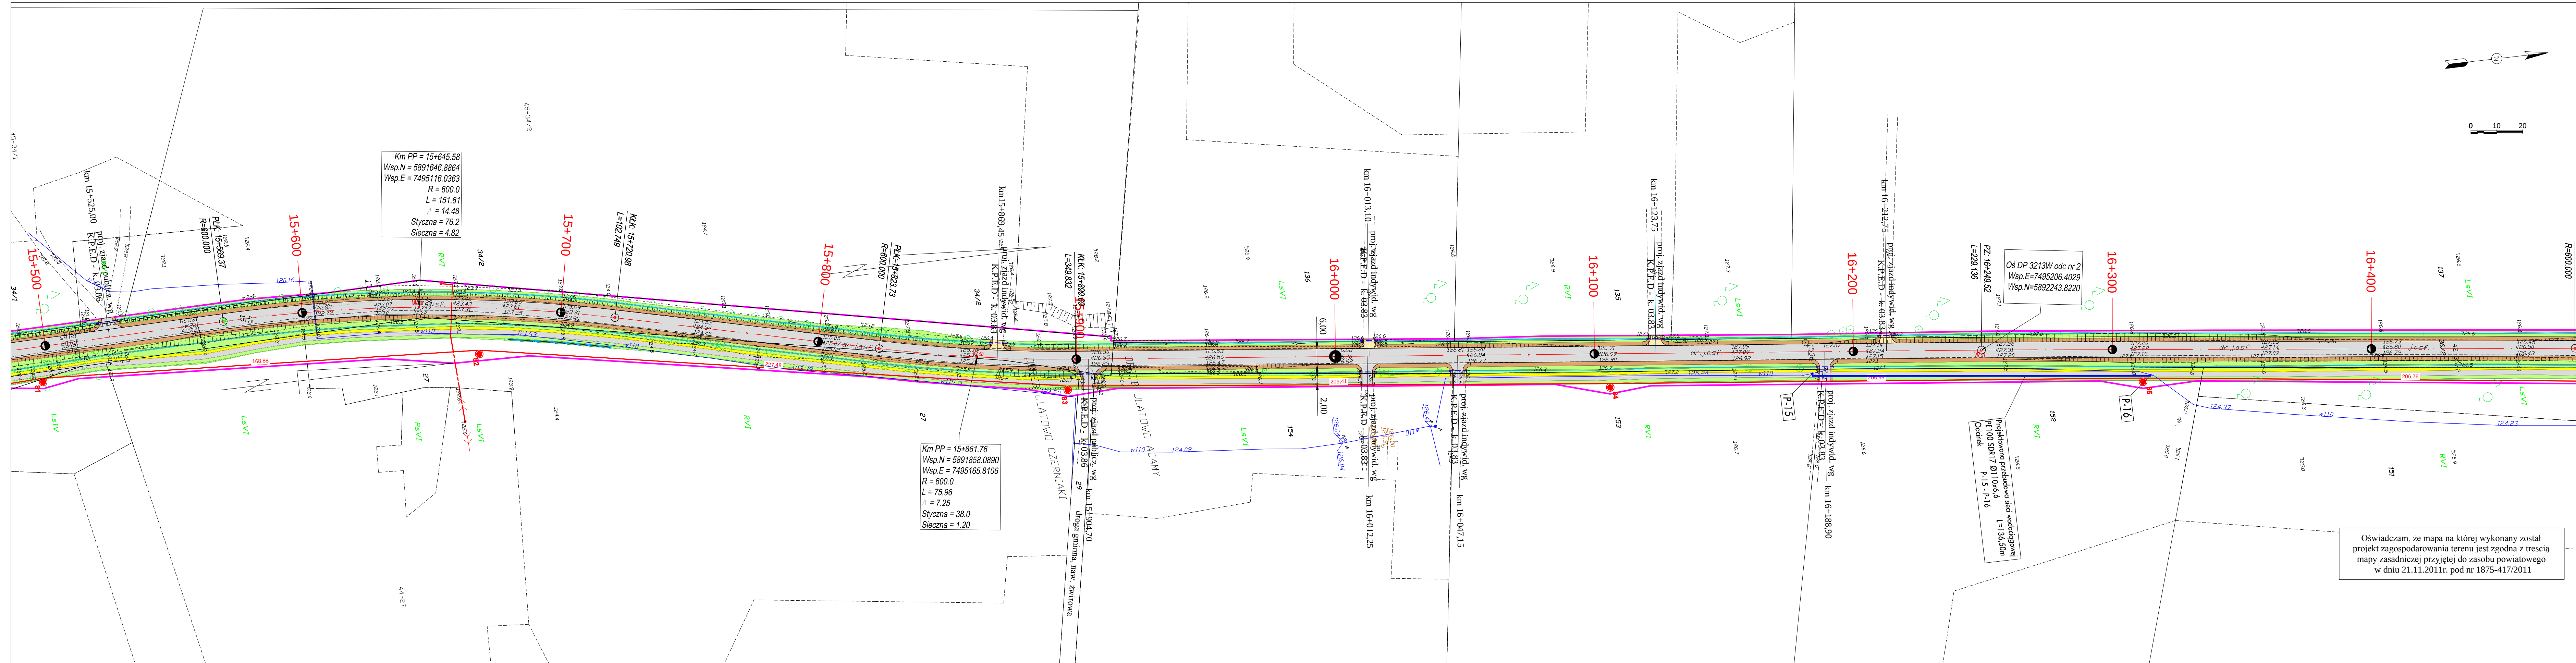

LEGENDA

Branża drogowa:

- proj. nakładka z betonu asfaltowego
- proj. jezdnia z betonu asfaltowego
- ścieżka rowerowa z betonu asfaltowego
- nawierzchnia z kostki bet. gr. 6 cm
- nawierzchnia z kostki bet. gr. 8 cm
- jezdnia z kruszywa naturalnego
- pobocza z kruszywa naturalnego
- skarpy wykopu i nasypu
- teren pod uzbrojenie obce
- krawężnik wyniesiony 12 cm (15x30x75)
- krawędź jezdni (przekrój szlakowy)
- krawędź pobocza
- opornik betonowy wtopiony (12x25)
- obrzeże betonowe 8x30x75
- proj. dno rowu
- proj. przepust pod zjazdem (rury o śr. 40 cm)

Branża sanitarna:

- proj. przebudowa kan. deszczowej kd Dn 400 / 500 z rur śr. 400 / 500 mm
- proj. przebudowa kan. deszczowej kd Dn 400/500 z rur śr. 400 / 500 mm
- proj. studnia kd Dn 1200 (ozn. np. D-12)
- przykanalik z wpułem ulicznym (ozn. np. W-17)
- rury PVC SDR 34 śr. 200 mm
- projektowana przebudowa sieci wodociągowej z rur PE 100 SDR 17 śr. 355 / 160 / 110
- projektowana rura ochronna wodociągu
- przykanalik z umocnionym wylotem (ozn. np. WB-17)
- P-01 - projektowany węzeł połączeniowy
- T-01 - projektowany trójnik
- N-01 - obejma do mocowania rur PE bez odcięcia + zasuwą z gwintem zewnętrznym oraz kielichem do rur PE
- Hp-01 - projektowany hydrant naziemny/podziemny
- Z-01 - zalamanie
- U-01 - ugięcie

Branża telekomunikacyjna:


- proj. kabły telefoniczne
- złącze kablowe rozdzielcze
- złącze przelotowe
- słupek kablowy rozdzielczy
- rura ochronna HDPE
- linia telefoniczna do likwidacji

Branża elektryczna:

- linia kablowa WN
- linia napowietrzna WN z długością przęsła
- słup linii napowietrznej WN
- linia kablowa SN
- linia napowietrzna SN
- słup linii napowietrznej SN
- stacja transformatorowa SN/nn
- linia kablowa nn
- linia napowietrzna nn
- słup linii napowietrznej nn
- słup z oświetleniem drogowym
- granica zajętości terenu pod inwestycje



INWESTOR	POWIAT PRZASNYSKI 06-300 Przasnysz, ul. Św. St. Kostki		
JEDNOSTKA PROJEKTOWA	WILECh Spółka Cywilna 06-400 Ciechanów, ul. Akacjowa 5		
ZAMIERZENIE BUDOWLANE	ROZBUDOWA DP NR 3213W PRZASNYSZ-KOBYLAKI-BRZESKI KOŁAKI ORAZ ODC. DP NR 3234W STARA WIEŚ - CHORZELE - KRASNOSIELC		
OBIEKT BUDOWLANY	DROGA POWIATOWA NR 3213W ODCINEK OD KM 0+000 DO KM 24+373.02		
TYTUŁ RYSUNKU	PLAN ZAGOSPODAROWANIA TERENU Arkusz 21 - Oś DP 3213W odc nr 2 (15+493.000 - 16+474.000)		
STADIUM	PROJEKT BUDOWLANY		
Nr rys.	skala: 1:1000	data: luty 2012	
2/21	Imię i nazwisko	Uprawnienia	Podpis
PROJEKTOWAŁ	tech. Wiktor Lysko	w spec.konst.inz. w zakr. dróg 153903.03	
SPRAWDZIŁ	mgr inż. Lech Klicki	w spec.jedności drogowej MAZ/0008/POOD/10	
PROJEKTOWAŁ	mgr inż. J. M. Pietrzak	w zakr.sieci i instalacji sanitarnych Cie-481	
ASYSTENT PROJEKTANTA	mgr inż. M. Witkowski		
SPRAWDZIŁ	mgr inż. M. Milewski	w zakr.sieci i instalacji sanitarnych MAZ/IS/257202	
ASYSTENT PROJEKTANTA	inż. Z. Malinowski	w zakr.telekomunikacji przewodowej	
PROJEKTOWAŁ	tech. A. Kulas	w zakr.telekomunikacji przewodowej 1447/99/U	
PROJEKTOWAŁ	inż. J. Kukliński	w zakr.sieci i instalacji i urządzeń elektrycznych i elektroenergetycznych - WAM/0068/PWOE/11	
ASYSTENT PROJEKTANTA	inż. P. Kulesza		
SPRAWDZIŁ	mgr inż. D. Naruszewicz	w zakr.sieci i instalacji i urządzeń elektrycznych i elektroenergetycznych - 107/01/OL	

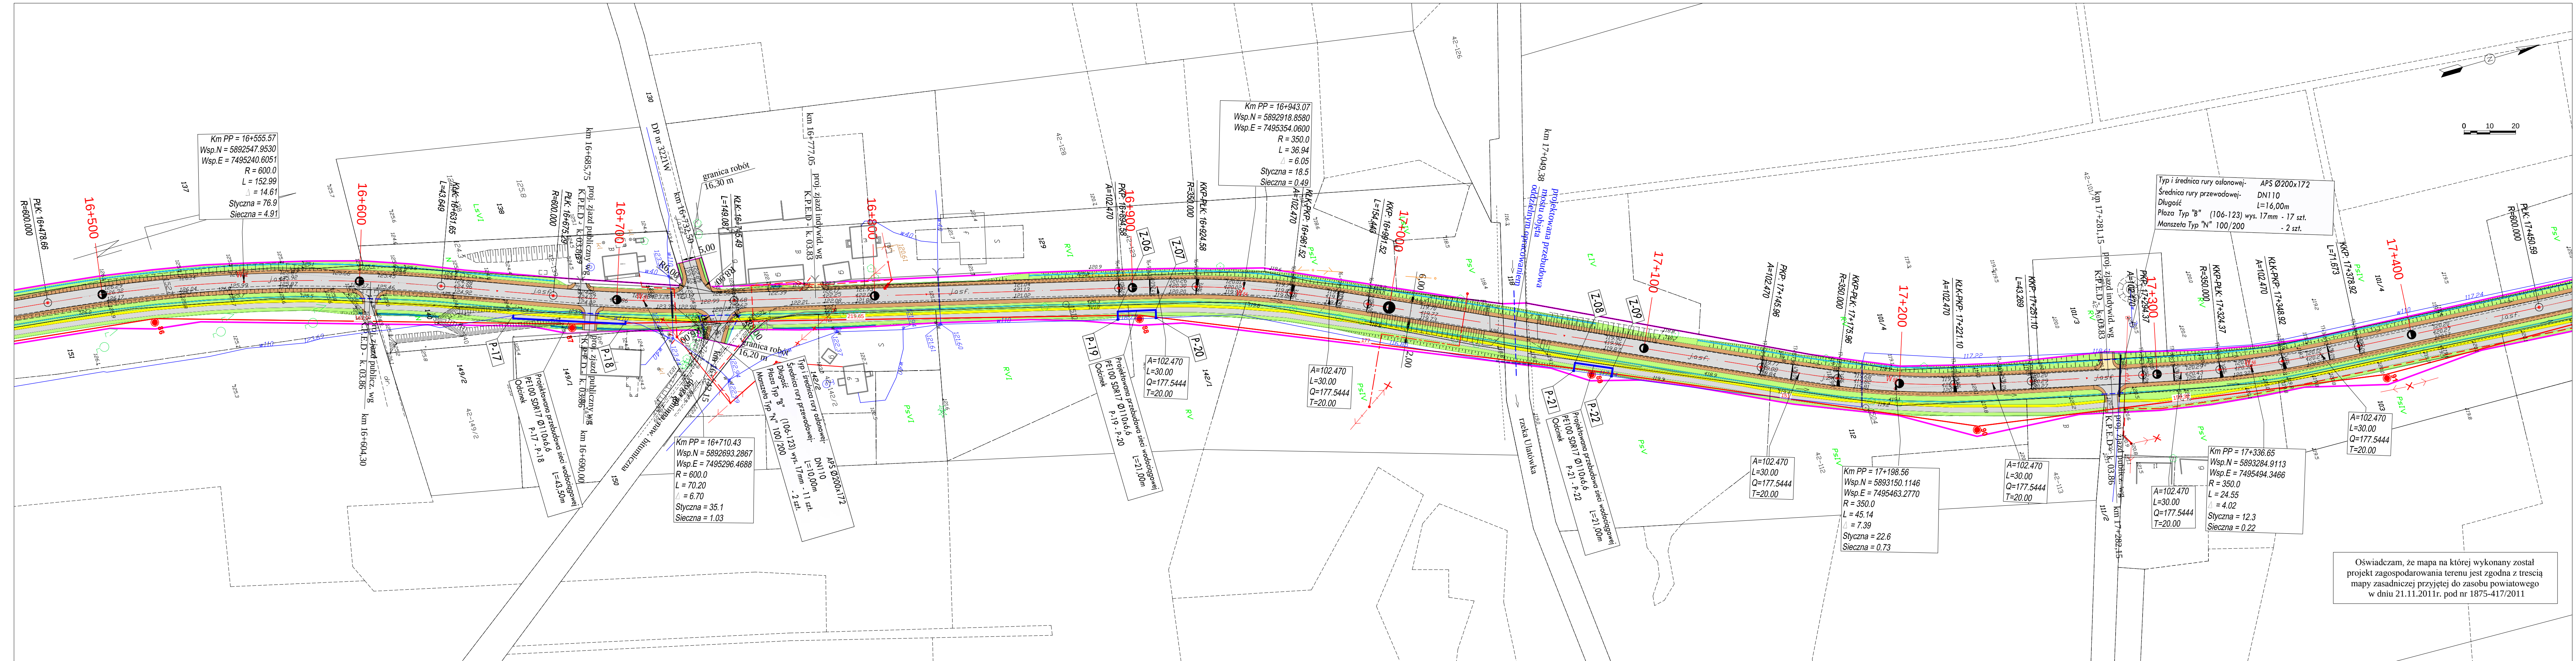

LEGENDA

Branża drogowa:

- proj. nakładka z betonu asfaltowego
- proj. jezdnia z betonu asfaltowego
- ścieżka rowerowa z betonu asfaltowego
- nawierzchnia z kostki bet. gr. 6 cm
- nawierzchnia z kostki bet. gr. 8 cm
- jezdni z kruszywa naturalnego
- pobocza z kruszywa naturalnego
- skarpy wykopu i nasypu
- teren pod uzbrojenie obce
- krawężnik wyniesiony 12 cm (15x30x75)
- krawędź jezdni (przekrój szlakowy)
- krawędź pobocza
- opornik betonowy wtopiony (12x25)
- obrzeże betonowe 8x30x75
- proj. dno rowu
- proj. przepust pod zjazdem (rury o śr. 40 cm)

Branża sanitarna:

- proj. przebudowa kan. deszczowej kd Dn 400 / 500 z rur śr. 400 / 500 mm
- proj. przebudowa kan. deszczowej kd Dn 400/500 z rur śr. 400 / 500 mm
- proj. studnia kd Dn 1200 (ozn. np. D-12)
- przykanalik z wstępem ulicznym (ozn. np. W-17) rury PVC SDR 34 śr. 200 mm
- projektowana przebudowa sieci wodociągowej z rur PE 100 SDR 17 śr. 355 / 160 / 110
- projektowana rura ochronna wodociągu
- przykanalik z umocnionym wylotem (ozn. np. WB-17)
- P-01 - projektowany węzeł połączeniowy
- T-01 - projektowany trójnik
- N-01 - obejma do mocowania rur PE bez odciążenia + zasuwka z gwintem zewnętrznym oraz kielichem do rur PE
- Hp-01 - projektowany hydrant naziemny/podziemny
- Z-01 - załamanie
- U-01 - ugięcie


Branża telekomunikacyjna:

- proj. kable telefoniczne
- złącze kablowe rozdzielcze
- złącze przelotowe
- słupek kablowy rozdzielczy
- rura ochronna HDPE
- linia telefoniczna do likwidacji

Branża elektryczna:

- linia kablowa WN
- linia napowietrzna WN z długością przęsła
- słup linii napowietrznej WN
- linia kablowa SN
- linia napowietrzna SN
- słup linii napowietrznej SN
- stacja transformatorowa SN/nn
- linia kablowa nn
- linia napowietrzna nn
- słup linii napowietrznej nn
- słup z oświetleniem drogowym
- granica zajętości terenu pod inwestycje

			
INWESTOR		POWIAT PRZASNYSKI 06-300 Przasnysz, ul. Św. St. Kostki	
JEDNOSTKA PROJEKTOWA		WILECh Spółka Cywilna 06-400 Ciechanów, ul. Akacjowa 5	
ZAMIERZENIE BUDOWLANE		ROZBUDOWA DP NR 3213W PRZASNYSZ-KOBYLAKI-BRZESKI KOŁAKI ORAZ ODC. DP NR 3234W STARA WIEŚ - CHORZELE - KRASNOSIELC	
OBIEKT BUDOWLANY		DROGA POWIATOWA NR 3213W ODCINEK OD KM 0+000 DO KM 24+373.02	
TYTUŁ RYSUNKU		PLAN ZAGOSPODAROWANIA TERENU Arkusz 22 - Oś DP 3213W odc nr 2 (16+474.000 - 17+455.000)	
STADIUM		PROJEKT BUDOWLANY	
Nr rys.		skala: 1:1000	
2/22		data: luty 2012	
PROJEKTOWAŁ		Imię i nazwisko tech. Wiktor Lysko	
SPRAWDZIŁ		Uprawnienia w spec.konst.inż. w zakr. dróg 15393.03 w specjalności drogowej MAZ/0008/POOD/10	
PROJEKTOWAŁ		Podpis mgr inż. Lech Klicki	
PROJEKTOWAŁ		w zakr.sieci i instalacji sanitarnych Cie-4/81	
ASYSTENT PROJEKTANTA		mgr inż. J. M. Pietrzak	
SPRAWDZIŁ		mgr inż. M. Witkowski	
PROJEKTOWAŁ		w zakr.sieci i instalacji sanitarnych MAZ/IS/2572/02	
ASYSTENT PROJEKTANTA		mgr inż. M. Milewski	
PROJEKTOWAŁ		w zakr.telekomunikacji przewodowej	
PROJEKTOWAŁ		inż. Z. Malinowski	
PROJEKTOWAŁ		w zakr.telekomunikacji przewodowej 1447/99/U	
PROJEKTOWAŁ		tech. A. Kulas	
PROJEKTOWAŁ		w zakr.sieci i instalacji w urządzeniach elektrycznych i elektroenergetycznych - WAM/0068/PW02/11	
PROJEKTOWAŁ		inż. J. Kukliński	
PROJEKTOWAŁ		inż. P. Kulesza	
PROJEKTOWAŁ		w zakr.sieci i instalacji w urządzeniach elektrycznych i elektroenergetycznych - 107/01/OI.	
PROJEKTOWAŁ		mgr inż. D. Naruszewicz	

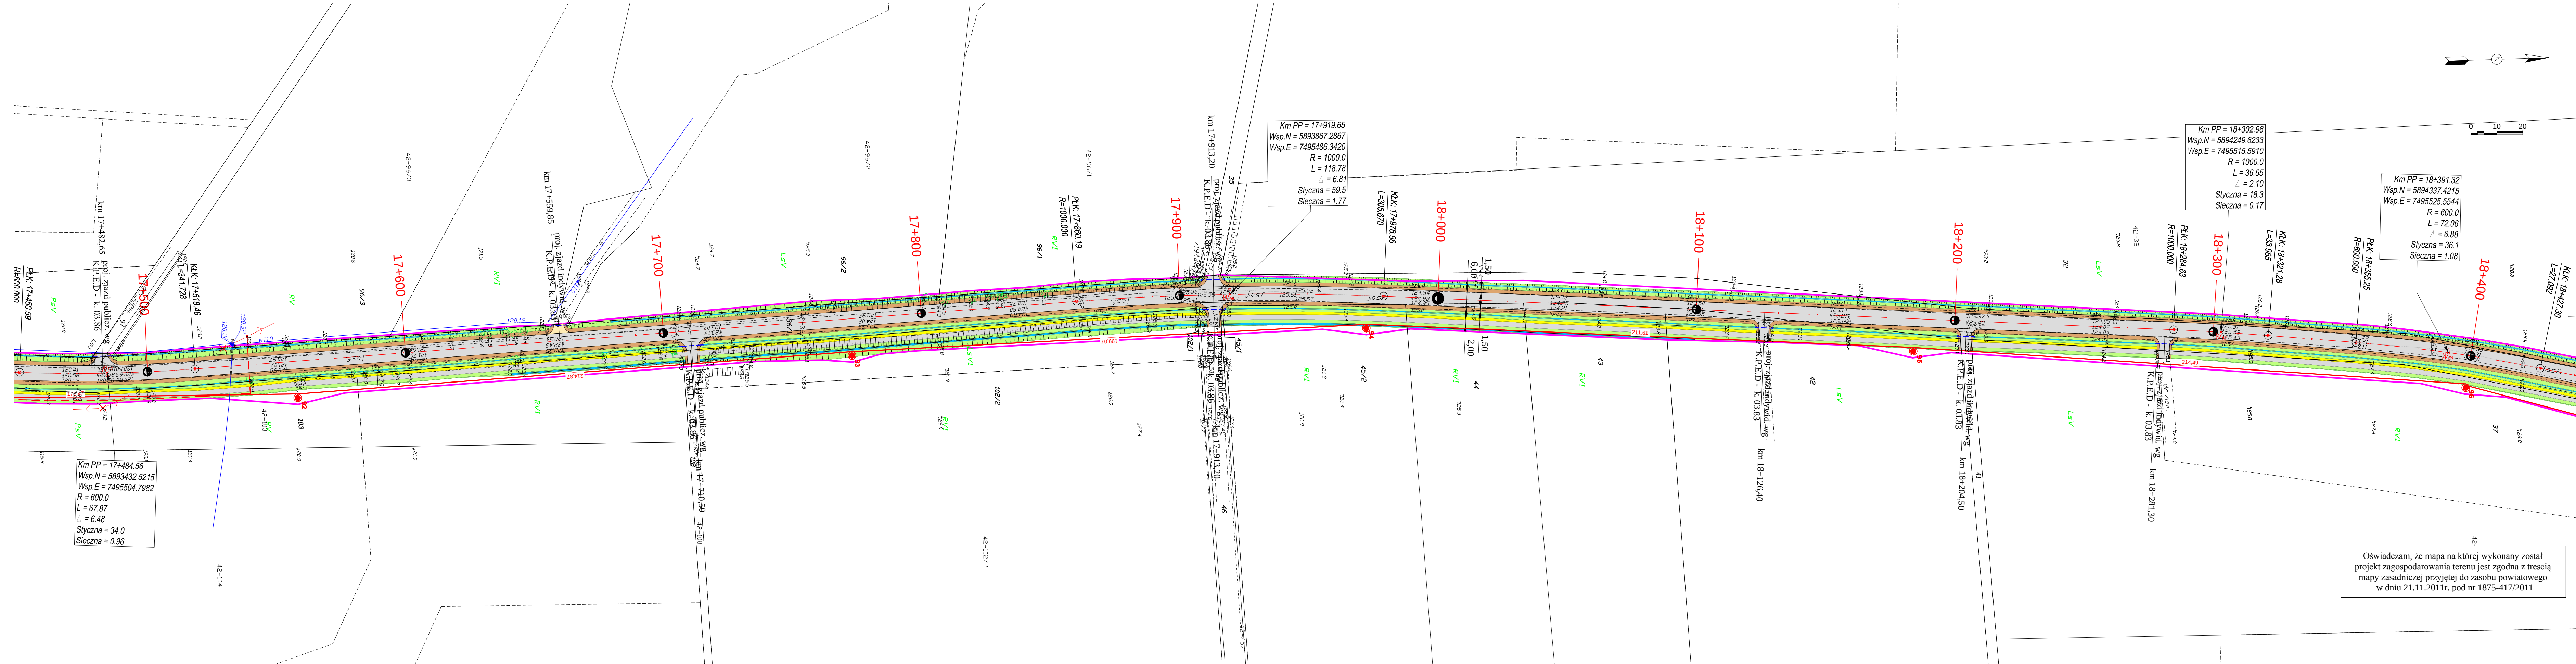

LEGENDA

Branża drogowa:

- proj. nakładka z betonu asfaltowego
- proj. jezdnia z betonu asfaltowego
- ścieżka rowerowa z betonu asfaltowego
- nawierzchnia z kostki bet. gr 6 cm
- nawierzchnia z kostki bet. gr. 8 cm
- jezdnia z kruszywa naturalnego
- pobocza z kruszywa naturalnego
- skarpy wykopu i nasypu
- teren pod uzbromienie obce
- krawężnik wyniesiony 12 cm (15x30x75)
- krawędź jezdni (przekrój szlakowy)
- krawędź pobocza
- opornik betonowy wtopiony (12x25)
- obrzeże betonowe 8x30x75
- proj. dno rowu
- proj. przepust pod zjazdem (rury o śr. 40 cm)

Branża sanitarna:

- proj. przebudowa kan. deszczowej kd Dn 400 /500 z rur śr. 400 / 500 mm
- proj. przebudowa kan. deszczowej kd Dn 400/500 z rur śr. 400 / 500 mm
- proj. studnia kd Dn 1200 (ozn. np. D-12)
- przykanalik z wstępem ulicznym (ozn. np. W-17)
- rury PVC SDR 34 śr. 200 mm
- projektowana przebudowa sieci wodociągowej z rur PE 100 SDR 17 śr. 355 / 160 / 110
- projektowana rura ochronna wodociągu
- przykanalik z umocnionym wylotem (ozn. np. WB-17)
- P-01 - projektowany węzeł połączeniowy
- T-01 - projektowany trójnik
- N-01 - obejma do mocowania rur PE bez odcięcia + zasuwka z gwintem zewnętrznym oraz kielichem do rur PE
- Hp-01 - projektowany hydrant naziemny/podziemny
- Z-01 - załamanie
- U-01 - ugięcie


Branża telekomunikacyjna:

- proj. kable telefoniczne
- złącze kablowe rozdzielcze
- złącze przelotowe
- słupek kablowy rozdzielczy
- rura ochronna HDPE
- linia telefoniczna do likwidacji


Branża elektryczna:

- linia kablowa WN
- linia napowietrzna WN z długością przęsła
- słup linii napowietrznej WN
- linia kablowa SN
- linia napowietrzna SN
- słup linii napowietrznej SN
- stacja transformatorowa SN/nn
- linia kablowa nn
- linia napowietrzna nn
- słup linii napowietrznej nn
- słup z oświetleniem drogowym
- granica zajętości terenu pod inwestycje

Oświadczam, że mapa na której wykonany został projekt zagospodarowania terenu jest zgodna z treścią mapy zasadniczej przyjętej do zasobu powiatowego w dniu 21.11.2011r. pod nr 1875-417/2011

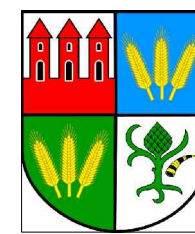

INWESTOR	POWIAT PRZASNYSKI 06-300 Przasnysz, ul. Św. St. Kostki		
JEDNOSTKA PROJEKTOWA	WILECh Spółka Cywilna 06-400 Ciechanów, ul. Akacjowa 5		
ZAMIERZENIE BUDOWLANE	ROZBUDOWA DP NR 3213W PRZASNYSZ-KOBYLAKI-BRZESKI KOŁAKI ORAZ ODC. DP NR 3234W STARA WIEŚ - CHORZELE - KRASNOSIELC		
OBIEKT BUDOWLANY	DROGA POWIATOWA NR 3213W ODCINEK OD KM 0+000 DO KM 24+373.02		
TYTUŁ RYSUNKU	PLAN ZAGOSPODAROWANIA TERENU Arkusze 23 - Oś DP 3213W odc nr 2 (17+455.000 - 18+436.000)		
STADIUM	PROJEKT BUDOWLANY		
Nr rys.	skala: 1:1000	data: luty 2012	
2/23	Imię i nazwisko	Uprawnienia	Podpis
PROJEKTOWAŁ	tech. Wiktor Lysko	w spec.konst.-inz. w zakr. dróg	
SPRAWDZIŁ	mgr inż. Lech Klicki	w specjalności drogowej MAZ/0008/POOD/10	
PROJEKTOWAŁ	mgr inż. J. M. Pietrzak	w zakr.sieci i instalacji sanitarnych Cie-4/81	
ASYSTENT PROJEKTANTA	mgr inż. M. Witkowski		
SPRAWDZIŁ	mgr inż. M. Milewski	w zakr.sieci i instalacji sanitarnych MAZ/IS/2572/02	
ASYSTENT PROJEKTANTA	inż. Z. Malinowski	w zakr.relekomunikacji przewodowej	
PROJEKTOWAŁ	tech. A. Kulas	w zakr.relekomunikacji 1447/99/U	
PROJEKTOWAŁ	inż. J. Kukliński	w zakr.sieci i instalacji i urządzeń elektrycznych i elektroenergetycznych - WAM/0068/PW02/11	
ASYSTENT PROJEKTANTA	inż. P. Kulesza		
SPRAWDZIŁ	mgr inż. D. Naruszewicz	w zakr.sieci i instalacji i urządzeń elektrycznych i elektroenergetycznych - 107/01/OI.	

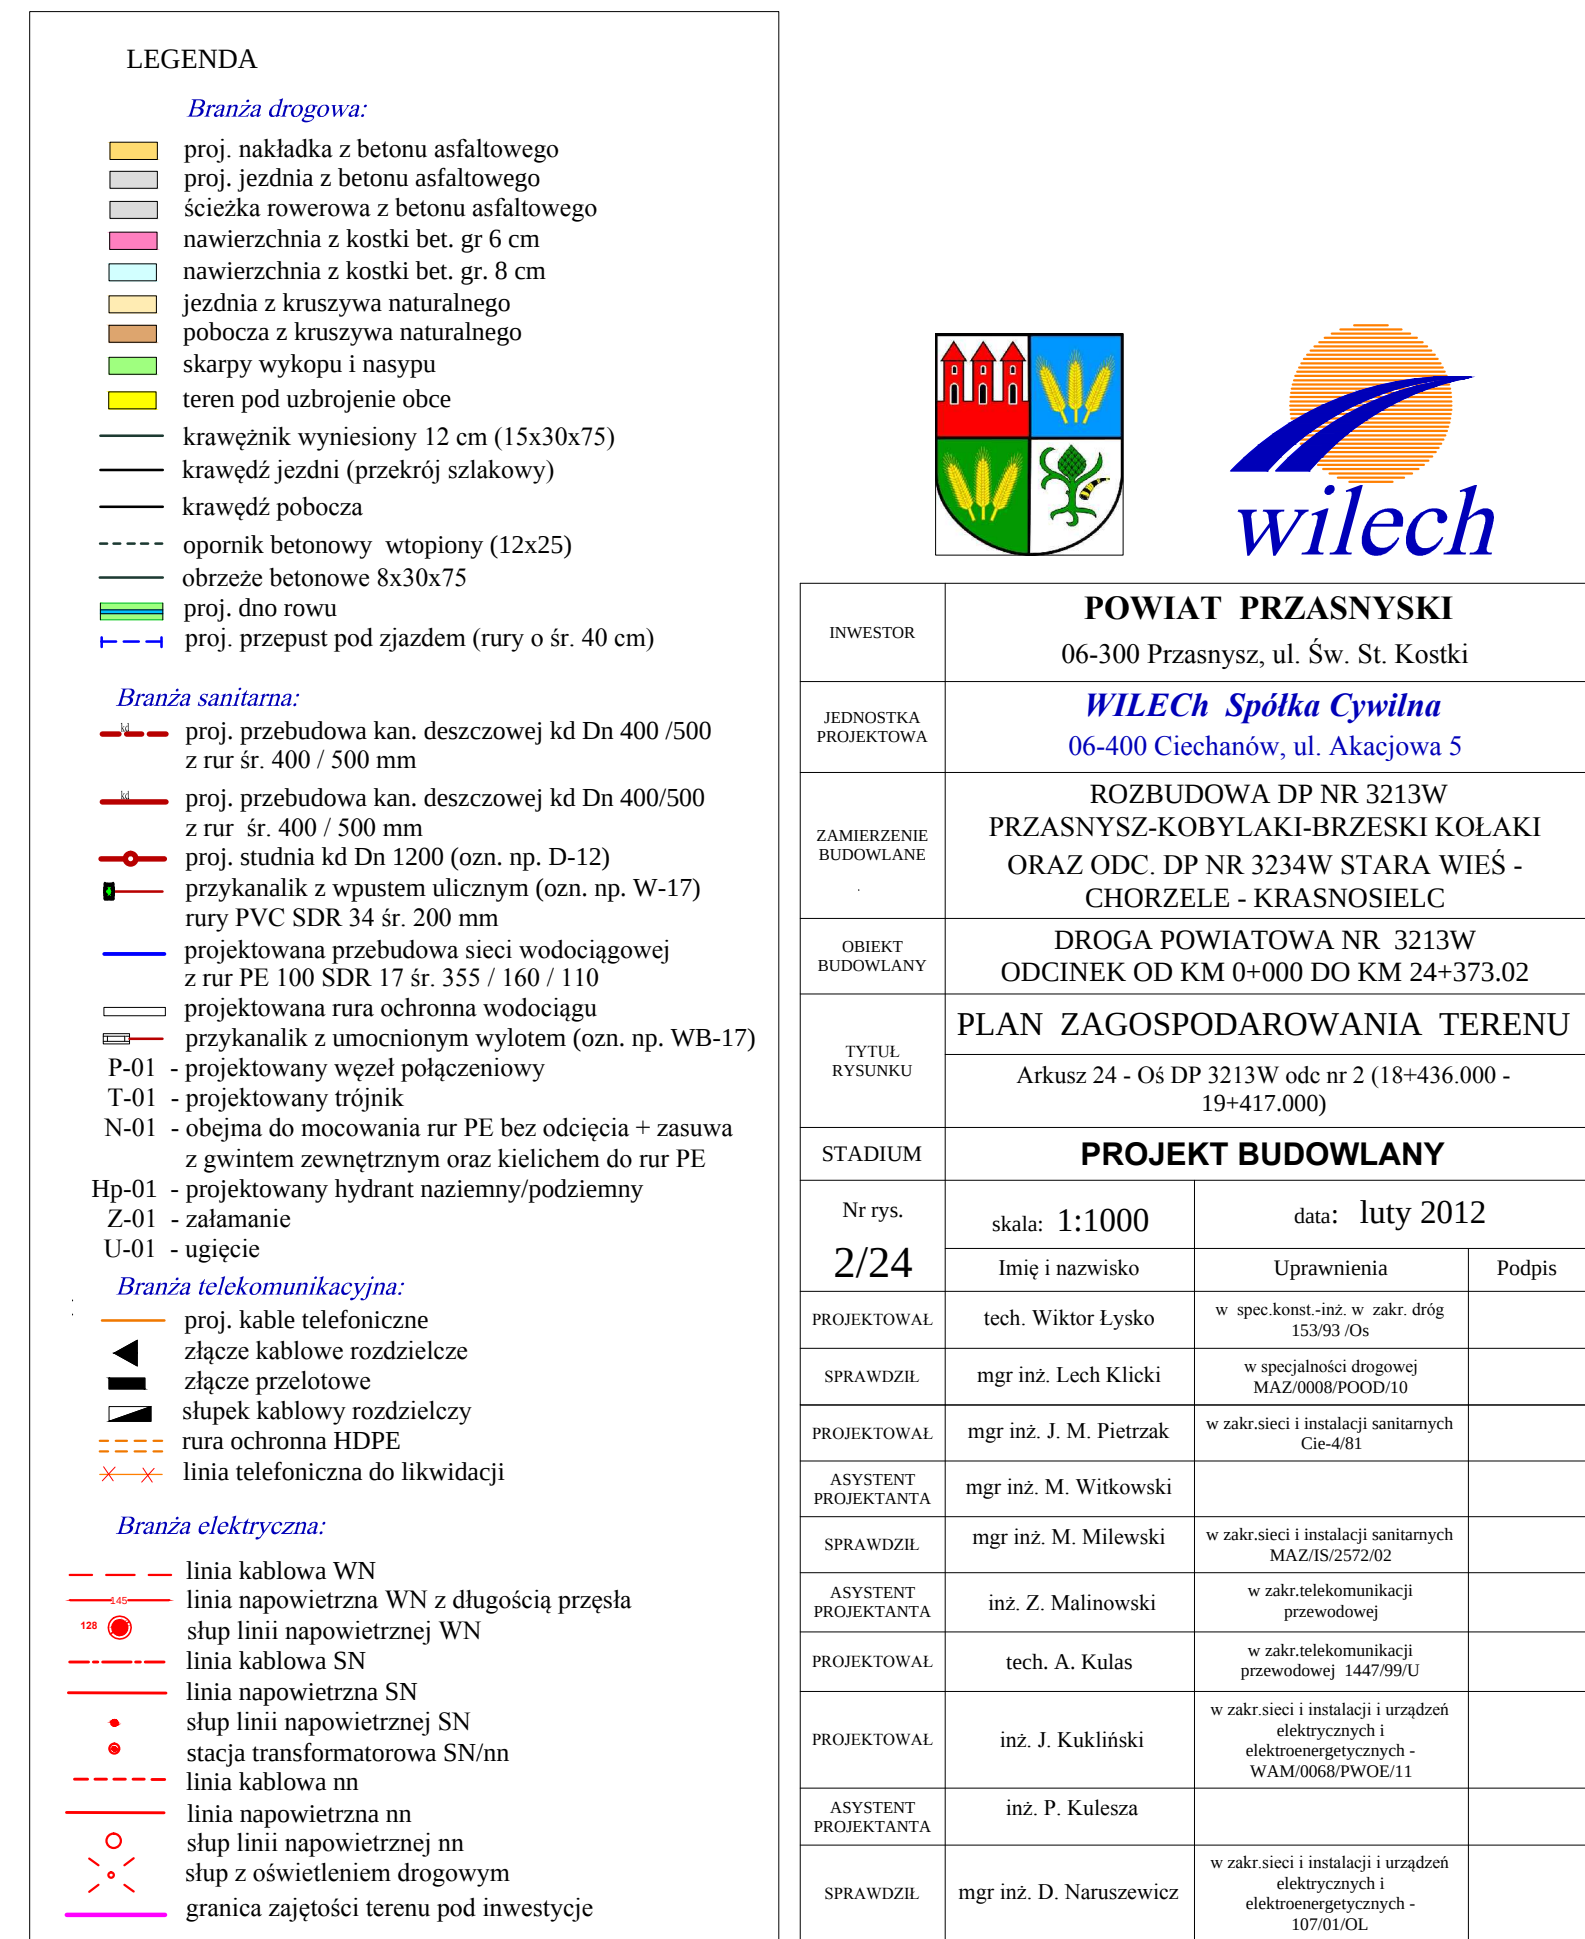



LEGENDA

Branża drogowa:

- proj. nakładka z betonu asfaltowego
- proj. jezdnia z betonu asfaltowego
- ścieżka rowerowa z betonu asfaltowego
- nawierzchnia z kostki bet. gr. 6 cm
- nawierzchnia z kostki bet. gr. 8 cm
- jezdni z kruszywa naturalnego
- pobocza z kruszywa naturalnego
- skarpy wykopu i nasypu
- teren pod ubrojenie obce
- krawężnik wyniesiony 12 cm (15x30x75)
- krawędź jezdni (przekrój szlakowy)
- krawędź pobocza
- opornik betonowy wtopiony (12x25)
- obrzeże betonowe 8x30x75
- proj. dno rowu
- proj. przepust pod zjazdem (rury o śr. 40 cm)

Branża sanitarna:

- proj. przebudowa kan. deszczowej kd Dn 400 / 500 z rur śr. 400 / 500 mm
- proj. przebudowa kan. deszczowej kd Dn 400/500 z rur śr. 400 / 500 mm
- proj. studnia kd Dn 1200 (ozn. np. D-12)
- przykanalik z wpułem ulicznym (ozn. np. W-17)
- rury PVC SDR 34 śr. 200 mm
- projektowana przebudowa sieci wodociągowej z rur PE 100 SDR 17 śr. 355 / 160 / 110
- projektowana rura ochronna wodociągu
- przykanalik z umocnionym wylotem (ozn. np. WB-17)
- P-01 - projektowany węzeł połączeniowy
- T-01 - projektowany trójnik
- N-01 - obejma do mocowania rur PE bez odcięcia + zaszuwa z gwintem zewnętrznym oraz kielichem do rur PE
- Hp-01 - projektowany hydrant naziemny/podziemny
- Z-01 - załamanie
- U-01 - ugięcie

Branża telekomunikacyjna:


- proj. kabły telefoniczne
- złącze kablowe rozdzielcze
- złącze przelotowe
- słup kablowy rozdzielczy
- rura ochronna HDPE
- linia telefoniczna do likwidacji

Branża elektryczna:

- linia kablowa WN
- linia napowietrzna WN z długością przęsła
- słup linii napowietrznej WN
- linia kablowa SN
- linia napowietrzna SN
- słup linii napowietrznej SN
- stacja transformatorowa SN/nn
- linia kablowa nn
- linia napowietrzna nn
- słup linii napowietrznej nn
- słup z oświetleniem drogowym
- granica zajętości terenu pod inwestycje



INWESTOR	POWIAT PRZASNYSKI 06-300 Przasnysz, ul. Św. St. Kostki		
JEDNOSTKA PROJEKTOWA	WILECh Spółka Cywilna 06-400 Ciechanów, ul. Akacjowa 5		
ZAMIERZENIE BUDOWLANE	ROZBUDOWA DP NR 3213W PRZASNYSZ-KOBYLAKI-BRZESKI KOŁAKI ORAZ ODC. DP NR 3234W STARA WIEŚ - CHORZELE - KRASNOSIELC		
OBIEKT BUDOWLANY	DROGA POWIATOWA NR 3213W ODCINEK OD KM 0+000 DO KM 24+373.02		
TYTUŁ RYSUNKU	PLAN ZAGOSPODAROWANIA TERENU		
STADIUM	PROJEKT BUDOWLANY		
Nr rys.	skala: 1:1000	data: luty 2012	
2/25	Imię i nazwisko	Uprawnienia	Podpis
PROJEKTOWAŁ	tech. Wiktor Lysko	w spec.konst.-inz. w zakr. dróg 15395/O3	
SPRAWDZIŁ	mgr inż. Lech Klicki	w specjalności drogowej MAZ/0008/POOD/10	
PROJEKTOWAŁ	mgr inż. J. M. Pietrzak	w zakr.sieci i instalacji sanitarnych Cie-481	
PROJEKTANTA	mgr inż. M. Witkowski		
SPRAWDZIŁ	mgr inż. M. Milewski	w zakr.sieci i instalacji sanitarnych MAZ/IS/2572/02	
PROJEKTANTA	inż. Z. Malinowski	w zakr.telekomunikacji przewodowej	
SPRAWDZIŁ	tech. A. Kulas	w zakr.telekomunikacji przewodowej 1447/99/U	
PROJEKTOWAŁ	inż. J. Kukliński	w zakr.sieci i instalacji i urządzeń elektrycznych i elektroenergetycznych - WAM/0068/PW02/11	
PROJEKTANTA	inż. P. Kulesza		
SPRAWDZIŁ	mgr inż. D. Naruszewicz	w zakr.sieci i instalacji i urządzeń elektrycznych i elektroenergetycznych - 107/01/OI.	

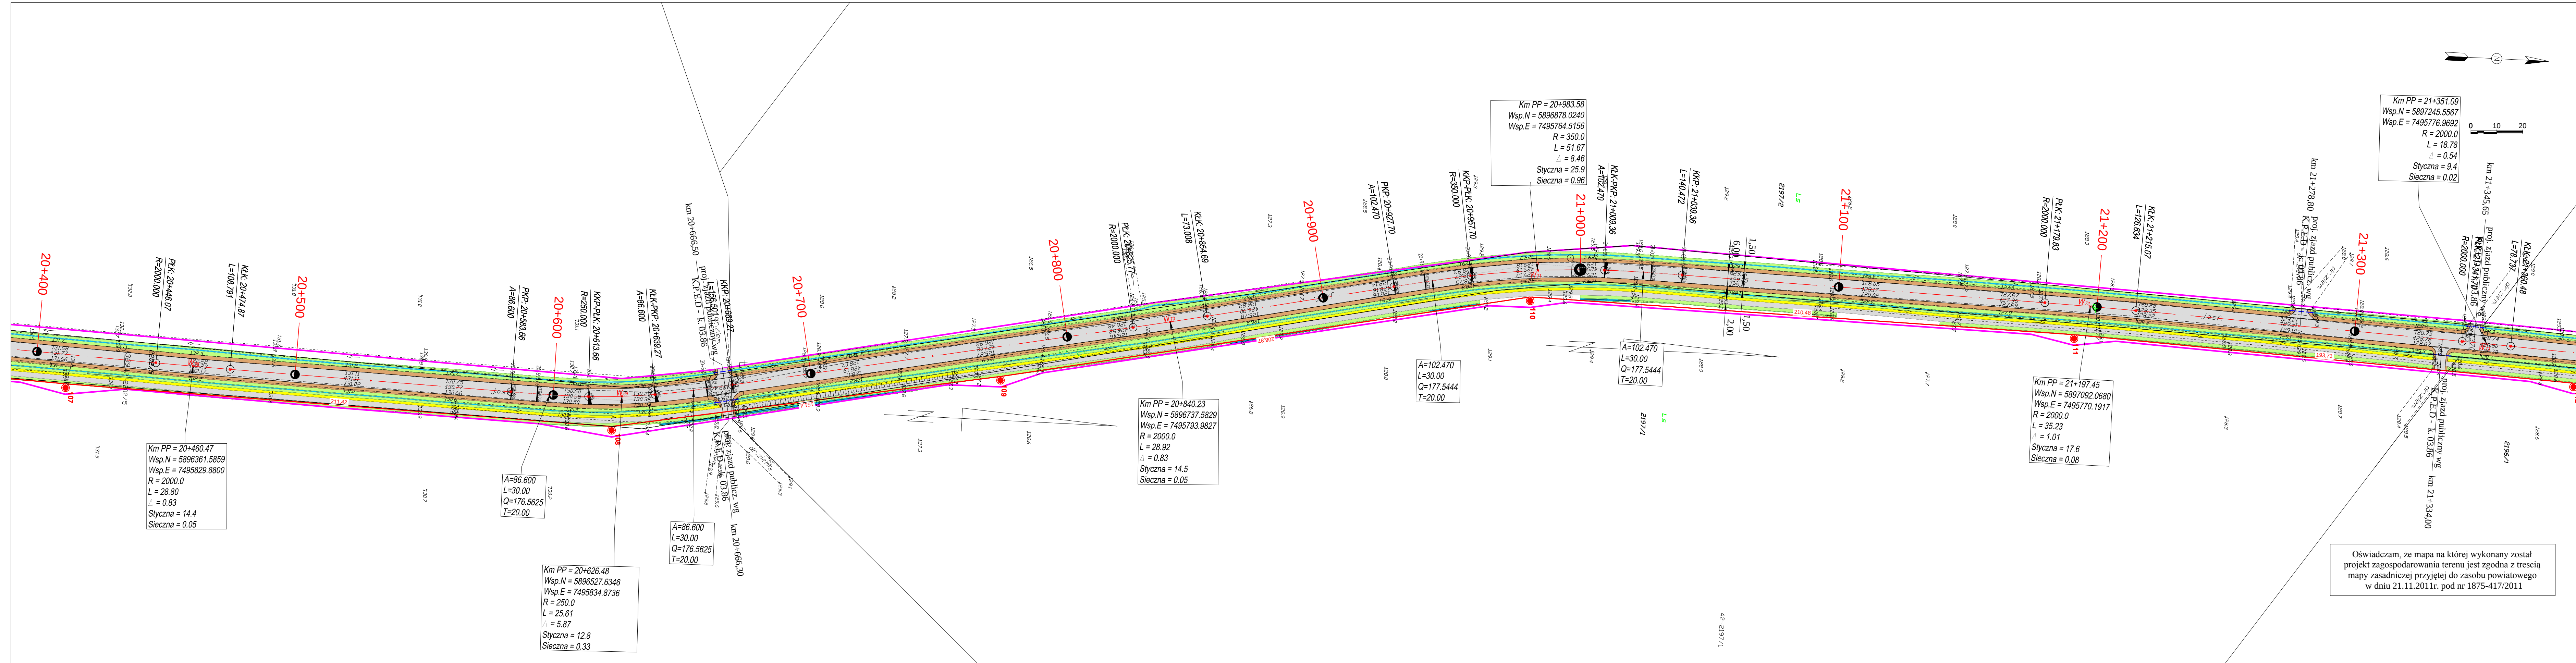

LEGENDA

Branża drogowa:

- proj. nakładka z betonu asfaltowego
- proj. jezdnia z betonu asfaltowego
- ścieżka rowerowa z betonu asfaltowego
- nawierzchnia z kostki bet. gr. 6 cm
- nawierzchnia z kostki bet. gr. 8 cm
- jezdnia z kruszywa naturalnego
- pobocza z kruszywa naturalnego
- skarpy wykopu i nasypu
- teren pod uzbrowienie obce
- krawężnik wyniesiony 12 cm (15x30x75)
- krawędź jezdni (przekrój szlakowy)
- krawędź pobocza
- opornik betonowy wtopiony (12x25)
- obrzeże betonowe 8x30x75
- proj. dno rowu
- proj. przepust pod zjazdem (rury o śr. 40 cm)

Branża sanitarna:


- proj. przebudowa kan. deszczowej kd Dn 400 / 500 z rur śr. 400 / 500 mm
- proj. przebudowa kan. deszczowej kd Dn 400/500 z rur śr. 400 / 500 mm
- proj. studnia kd Dn 1200 (ozn. np. D-12)
- przykanalik z wstępem ulicznym (ozn. np. W-17)
- rury PVC SDR 34 śr. 200 mm
- projektowana przebudowa sieci wodociągowej z rur PE 100 SDR 17 śr. 355 / 160 / 110
- projektowana rura ochronna wodociągu
- przykanalik z umocnionym wylotem (ozn. np. WB-17)
- P-01 - projektowany węzeł połączeniowy
- T-01 - projektowany trójnik
- N-01 - obejma do mocowania rur PE bez odcięcia + zasawa z gwintem zewnętrznym oraz kielichem do rur PE
- Hp-01 - projektowany hydrant naziemny/podziemny
- Z-01 - załamanie
- U-01 - ugięcie

Branża telekomunikacyjna:

- proj. kabie telefoniczne
- złącze kablowe rozdzielcze
- złącze przelotowe
- słupek kablowy rozdzielczy
- rura ochronna HDPE
- linia telefoniczna do likwidacji

Branża elektryczna:

- linia kablowa WN
- linia napowietrzna WN z długością przęsła
- słup linii napowietrznej WN
- linia kablowa SN
- linia napowietrzna SN
- słup linii napowietrznej SN
- stacja transformatorowa SN/nn
- linia kablowa nn
- linia napowietrzna nn
- słup linii napowietrznej nn
- słup z oświetleniem drogowym
- granica zajęcia terenu pod inwestycje

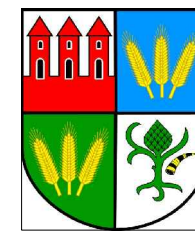

INWESTOR	POWIAT PRZASNYSKI 06-300 Przasnysz, ul. Św. St. Kostki		
JEDNOSTKA PROJEKTOWA	WILECh Spółka Cywilna 06-400 Ciechanów, ul. Akacjowa 5		
ZAMIERZENIE BUDOWLANE	ROZBUDOWA DP NR 3213W PRZASNYSZ-KOBYLAKI-BRZESKI KOŁAKI ORAZ ODC. DP NR 3234W STARA WIEŚ - CHORZELE - KRASNOSIELC		
OBIEKT BUDOWLANY	DROGA POWIATOWA NR 3213W ODCINEK OD KM 0+000 DO KM 24+373.02		
TYTUŁ RYSUNKU	PLAN ZAGOSPODAROWANIA TERENU Arkusze 26 - Oś DP 3213W odc nr 2 (20+398.000 - 21+379.000)		
STADIUM	PROJEKT BUDOWLANY		
Nr rys.	skala: 1:1000	data: luty 2012	
2/26	Imię i nazwisko	Uprawnienia	Podpis
PROJEKTOWAŁ	tech. Wiktor Lysko	w spec.konst.-inz w zakr. dróg 15395/O	
SPRAWDZIŁ	mgr inż. Lech Klicki	w specjałności drogowej MAZ/0008/POOD/10	
PROJEKTOWAŁ	mgr inż. J. M. Pietrzak	w zakr.sieci i instalacji sanitarnych Cie-4/81	
PROJEKTANTA	mgr inż. M. Witkowski		
SPRAWDZIŁ	mgr inż. M. Milewski	w zakr.sieci i instalacji sanitarnych MAZ/IS/2572/02	
PROJEKTANTA	inż. Z. Malinowski	w zakr.relekomunikacji przewodowej	
PROJEKTOWAŁ	tech. A. Kulas	w zakr.relekomunikacji 1447/99/U	
PROJEKTOWAŁ	inż. J. Kukliński	w zakr.sieci i instalacji i urządzeń elektrycznych i elektroenergetycznych - WAM/0068/PWC/11	
PROJEKTANTA	inż. P. Kulesza		
SPRAWDZIŁ	mgr inż. D. Naruszewicz	w zakr.sieci i instalacji i urządzeń elektrycznych i elektroenergetycznych - 107/01/O	

Oświadczam, że mapa na której wykonany został projekt zagospodarowania terenu jest zgodna z treścią mapy zasadniczej przyjętej do zasobu powiatowego w dniu 21.11.2011r. pod nr 1875-417/2011



LEGENDA

Branża drogowa:

- proj. nakładka z betonu asfaltowego
- proj. jezdnia z betonu asfaltowego
- ścieżka rowerowa z betonu asfaltowego
- nawierzchnia z kostki bet. gr. 6 cm
- nawierzchnia z kostki bet. gr. 8 cm
- jezdnia z kruszywa naturalnego
- pobocza z kruszywa naturalnego
- skarpy wykopu i nasypu
- teren pod uzbrowienie obce
- krawężnik wyniesiony 12 cm (15x30x75)
- krawędź jezdni (przekrój szlakowy)
- krawędź pobocza
- opornik betonowy wtopiony (12x25)
- obrzeże betonowe 8x30x75
- proj. dno rowu
- proj. przepust pod zjazdem (rury o śr. 40 cm)

Branża sanitarna:

- proj. przebudowa kan. deszczowej kd Dn 400 /500 z rur śr. 400 / 500 mm
- proj. przebudowa kan. deszczowej kd Dn 400/500 z rur śr. 400 / 500 mm
- proj. studnia kd Dn 1200 (ozn. np. D-12)
- przykanalik z wstępem ulicznym (ozn. np. W-17) rury PVC SDR 34 śr. 200 mm
- projektowana przebudowa sieci wodociągowej z rur PE 100 SDR 17 śr. 355 / 160 / 110
- projektowana rura ochronna wodociągu
- przykanalik z umocnionym wylotem (ozn. np. WB-17)
- P-01 - projektowany węzeł połączeniowy
- T-01 - projektowany trójnik
- N-01 - obejma do mocowania rur PE bez odcięcia + zasawa z gwintem zewnętrznym oraz kielichem do rur PE
- projektowany hydrant naziemny/podziemny
- U-01 - ugięcie

Branża telekomunikacyjna:

- proj. kable telefoniczne
- złącze kablowe rozdzielcze
- złącze przelotowe
- słupek kablowy rozdzielczy
- rura ochronna HDPE
- linia telefoniczna do likwidacji

Branża elektryczna:

- linia kablowa WN
- linia napowietrzna WN z długością przęsła
- słup linii napowietrznej WN
- linia kablowa SN
- linia napowietrzna SN
- słup linii napowietrznej SN
- stacja transformatorowa SN/nn
- linia kablowa nn
- linia napowietrzna nn
- słup linii napowietrznej nn
- słup z oświetleniem drogowym
- granica zajętości terenu pod inwestycje

Oświadczam, że mapa na której wykonany został projekt zagospodarowania terenu jest zgodna z treścią mapy zasadniczej przyjętej do zasobu powiatowego w dniu 21.11.2011r. pod nr 1875-417/2011



INWESTOR	POWIAT PRZASNYSKI 06-300 Przasnysz, ul. Św. St. Kostki		
JEDNOSTKA PROJEKTOWA	WILECh Spółka Cywilna 06-400 Ciechanów, ul. Akacjiowa 5		
ZAMIERZENIE BUDOWLANE	ROZBUDOWA DP NR 3213W PRZASNYSZ-KOBYLAKI-BRZESKI KOŁAKI ORAZ ODC. DP NR 3234W STARA WIEŚ - CHORZELE - KRASNOSIELC		
OBIEKT BUDOWLANY	DROGA POWIATOWA NR 3213W ODCINEK OD KM 0+000 DO KM 24+373.02		
TYTUŁ RYSUNKU	PLAN ZAGOSPODAROWANIA TERENU		
STADIUM	PROJEKT BUDOWLANY		
Nr rys.	skala: 1:1000	data: luty 2012	
2/27	Imię i nazwisko	Uprawnienia	Podpis
PROJEKTOWAŁ	tech. Wiktor Lysko	w spec.konst.-inz. w zakr. dróg	
SPRAWDZIŁ	mgr inż. Lech Klicki	w specjalności drogowej MAZ/0008/POOD/10	
PROJEKTOWAŁ	mgr inż. J. M. Pietrzak	w zakr.sieci i instalacji sanitarnych Cie-4/81	
ASYSTENT PROJEKTANTA	mgr inż. M. Witkowski		
SPRAWDZIŁ	mgr inż. M. Milewski	w zakr.sieci i instalacji sanitarnych MAZ/IS/2572/02	
ASYSTENT PROJEKTANTA	inż. Z. Malinowski	w zakr.telekomunikacji przewodowej	
PROJEKTOWAŁ	tech. A. Kulas	w zakr.telekomunikacji przewodowej 1447/99/U	
PROJEKTOWAŁ	inż. J. Kukliński	w zakr.sieci i instalacji i urządzeń elektrycznych i elektroenergetycznych - WAM/0068/PW02/11	
ASYSTENT PROJEKTANTA	inż. P. Kulesza		
SPRAWDZIŁ	mgr inż. D. Naruszewicz	w zakr.sieci i instalacji i urządzeń elektrycznych i elektroenergetycznych - 107/01/OI.	



LEGENDA

Branża drogowa:

- proj. nakładka z betonu asfaltowego
- proj. jezdnia z betonu asfaltowego
- ścieżka rowerowa z betonu asfaltowego
- nawierzchnia z kostki bet. gr 6 cm
- nawierzchnia z kostki bet. gr. 8 cm
- jezdni z kruszywa naturalnego
- pobocza z kruszywa naturalnego
- skarpy wykopu i nasypu
- teren pod uzbrowienie obce
- krawężnik wyniesiony 12 cm (15x30x75)
- krawędź jezdni (przekrój szlakowy)
- krawędź pobocza
- opornik betonowy wtopiony (12x25)
- obrzeże betonowe 8x30x75
- proj. dno rowu
- proj. przepust pod zjazdem (rury o śr. 40 cm)

Branża sanitarna:

- proj. przebudowa kan. deszczowej kd Dn 400 /500 z rur śr. 400 / 500 mm
- proj. przebudowa kan. deszczowej kd Dn 400/500 z rur śr. 400 / 500 mm
- proj. studnia kd Dn 1200 (ozn. np. D-12)
- przekanalik z wstępem ulicznym (ozn. np. W-17)
- rury PVC SDR 34 śr. 200 mm
- projektowana przebudowa sieci wodociągowej z rur PE 100 SDR 17 śr. 355 / 160 / 110
- projektowana rura ochronna wodociągu
- przekanalik z umocnionym wylotem (ozn. np. WB-17)
- P-01 - projektowany węzeł połączeniowy
- T-01 - projektowany trójnik
- N-01 - obejma do mocowania rur PE bez odcięcia + zasuwka z gwintem zewnętrznym oraz kielichem do rur PE
- Hp-01 - projektowany hydrant naziemny/podziemny
- Z-01 - załamanie
- U-01 - ugięcie

Branża telekomunikacyjna:

- proj. kabie telefoniczne
- złącze kablowe rozdzielcze
- złącze przelotowe
- słupek kablowy rozdzielczy
- rura ochronna HDPE
- linia telefoniczna do likwidacji

Branża elektryczna:

- linia kablowa WN
- linia napowietrzna WN z długością przęsła
- słup linii napowietrznej WN
- linia kablowa SN
- linia napowietrzna SN
- słup linii napowietrznej SN
- stacja transformatorowa SN/nn
- linia kablowa nn
- linia napowietrzna nn
- słup linii napowietrznej nn
- słup z oświetleniem drogowym
- granica zajętości terenu pod inwestycje

Oświadczam, że mapa na której wykonany został projekt zagospodarowania terenu jest zgodna z treścią mapy zasadniczej przyjętej do zasobu powiatowego w dniu 21.11.2011r. pod nr 1875-417/2011



INWESTOR	POWIAT PRZASNYSKI 06-300 Przasnysz, ul. Św. St. Kostki		
JEDNOSTKA PROJEKTOWA	WILECh Spółka Cywilna 06-400 Ciechanów, ul. Akacjowa 5		
ZAMIERZENIE BUDOWLANE	ROZBUDOWA DP NR 3213W PRZASNYSZ-KOBYLAKI-BRZESKI KOŁAKI ORAZ ODC. DP NR 3234W STARA WIEŚ - CHORZELE - KRASNOSIELC		
OBIEKT BUDOWLANY	DROGA POWIATOWA NR 3213W ODCINEK OD KM 0+000 DO KM 24+373.02		
TYTUŁ RYSUNKU	PLAN ZAGOSPODAROWANIA TERENU Arkusze 28 - Oś DP 3213W odc nr 2 (22+360.000 - 23+341.000)		
STADIUM	PROJEKT BUDOWLANY		
Nr rys.	skala: 1:1000	data: luty 2012	
2/28	Imię i nazwisko	Uprawnienia	Podpis
PROJEKTOWAŁ	tech. Wiktor Łysko	w spec.konst.-inz. w zakr. dróg 153/05/O	
SPRAWDZIŁ	mgr inż. Lech Klicki	w specjałności drogowej MAZ/0008/POOD/10	
PROJEKTOWAŁ	mgr inż. J. M. Pietrzak	w zakr.sieci i instalacji sanitarnych Cie-4/81	
ASYSTENT PROJEKTANTA	mgr inż. M. Witkowski		
SPRAWDZIŁ	mgr inż. M. Milewski	w zakr.sieci i instalacji sanitarnych MAZ/IS/2572/02	
ASYSTENT PROJEKTANTA	inż. Z. Malinowski	w zakr.telekomunikacji przewodowej	
PROJEKTOWAŁ	tech. A. Kulas	w zakr.telekomunikacji przewodowej 1447/99/U	
PROJEKTOWAŁ	inż. J. Kukliński	w zakr.sieci i instalacji i urządzeń elektrycznych i elektroenergetycznych - WAM/0068/PW02/11	
ASYSTENT PROJEKTANTA	inż. P. Kulesza		
SPRAWDZIŁ	mgr inż. D. Naruszewicz	w zakr.sieci i instalacji i urządzeń elektrycznych i elektroenergetycznych - 107/01/OI.	